



防災施設構造図(調整池工) (1)

S=1/50 (A3)

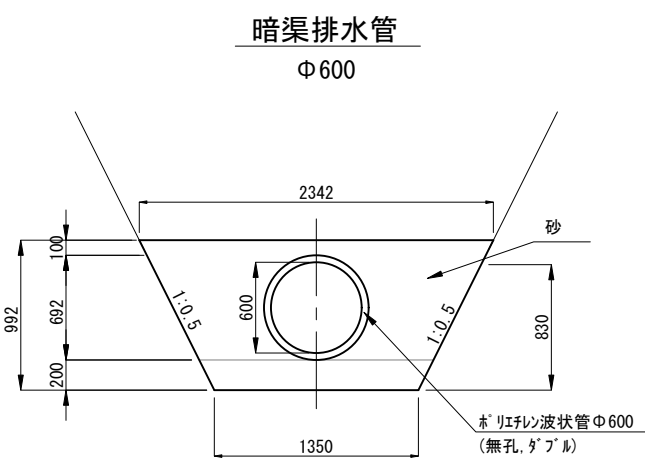

コルゲートフリームA型 (参考)

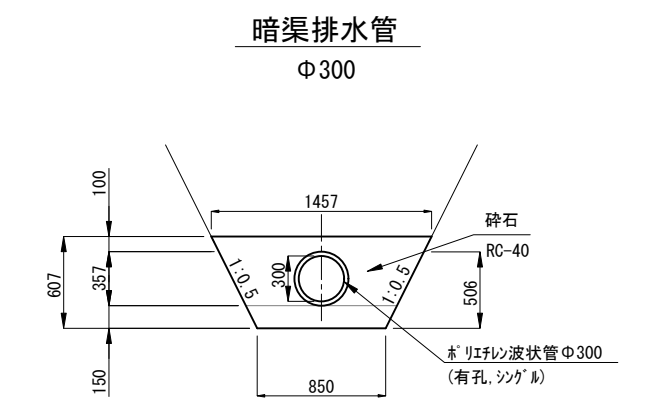

コルゲートフリームB型 (参考)



事業名	最終処分場整備事業
工事名	防災調整池設置工事
図面名	防災施設構造図(調整池工) (1)
縮尺	1/50 (A3) 図面番号 8-5
事業主体	京丹後市


防災施設構造図(本体工) (2)

S=1/50 (A3)


板柵樹 A

(1500×1500×1000)

平面図

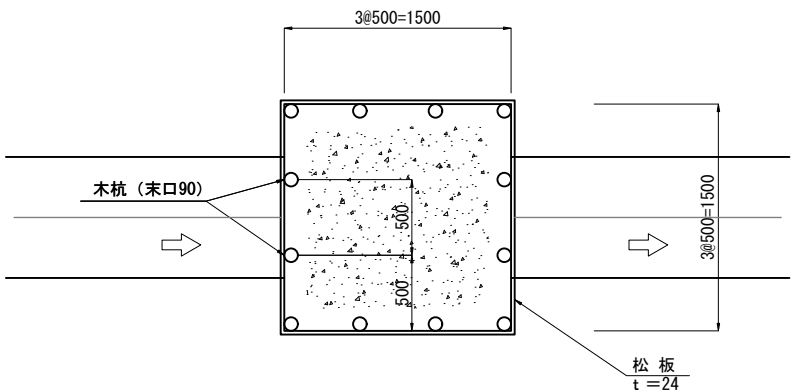


断面図

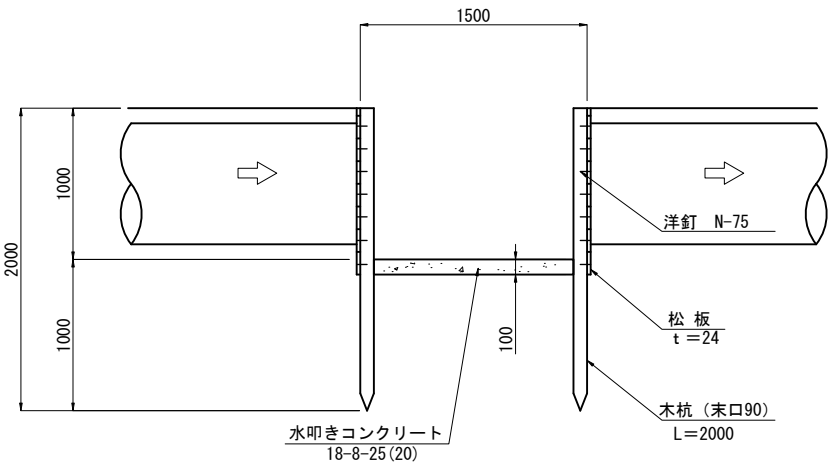


板柵樹 B

(2000×2000×1000)

平面図

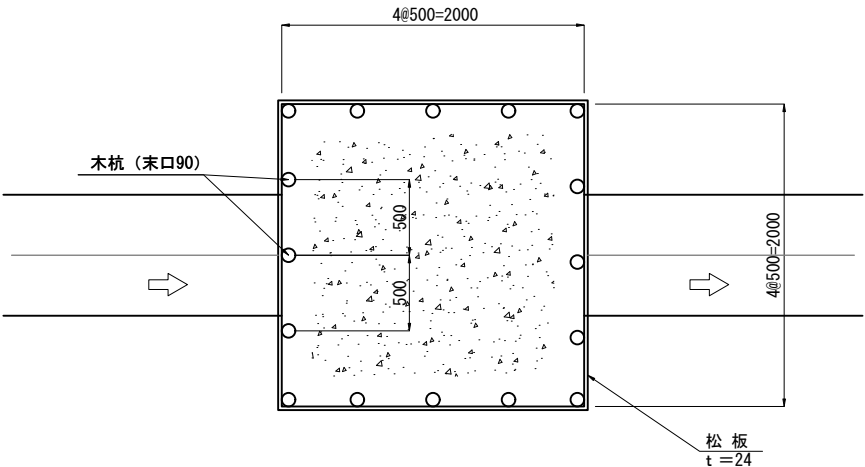


断面図

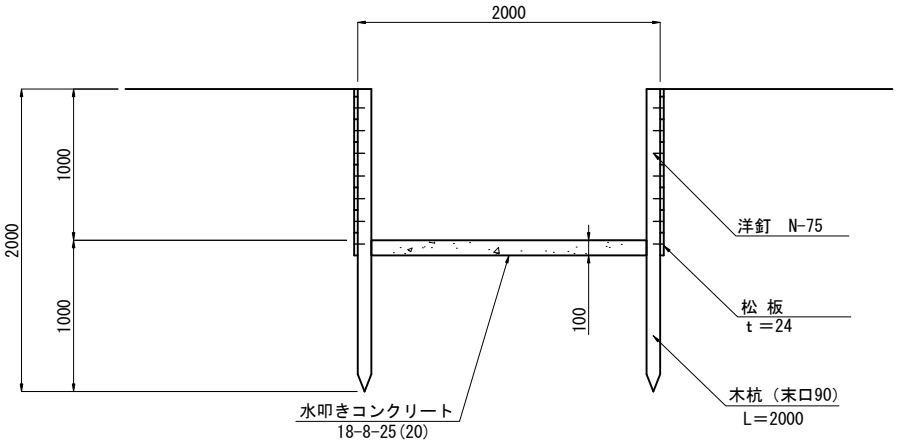


暗渠排水管

Φ500

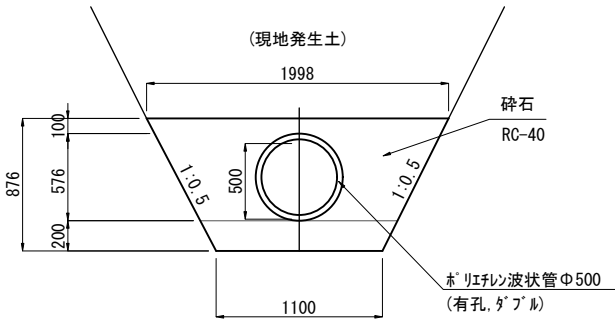

事業名	最終処分場整備事業		
工事名	防災調整池設置工事		
図面名	防災施設構造図(本体工) (2)		
縮尺	1/50 (A3)	図面番号	8-6
事業主体	京丹後市		

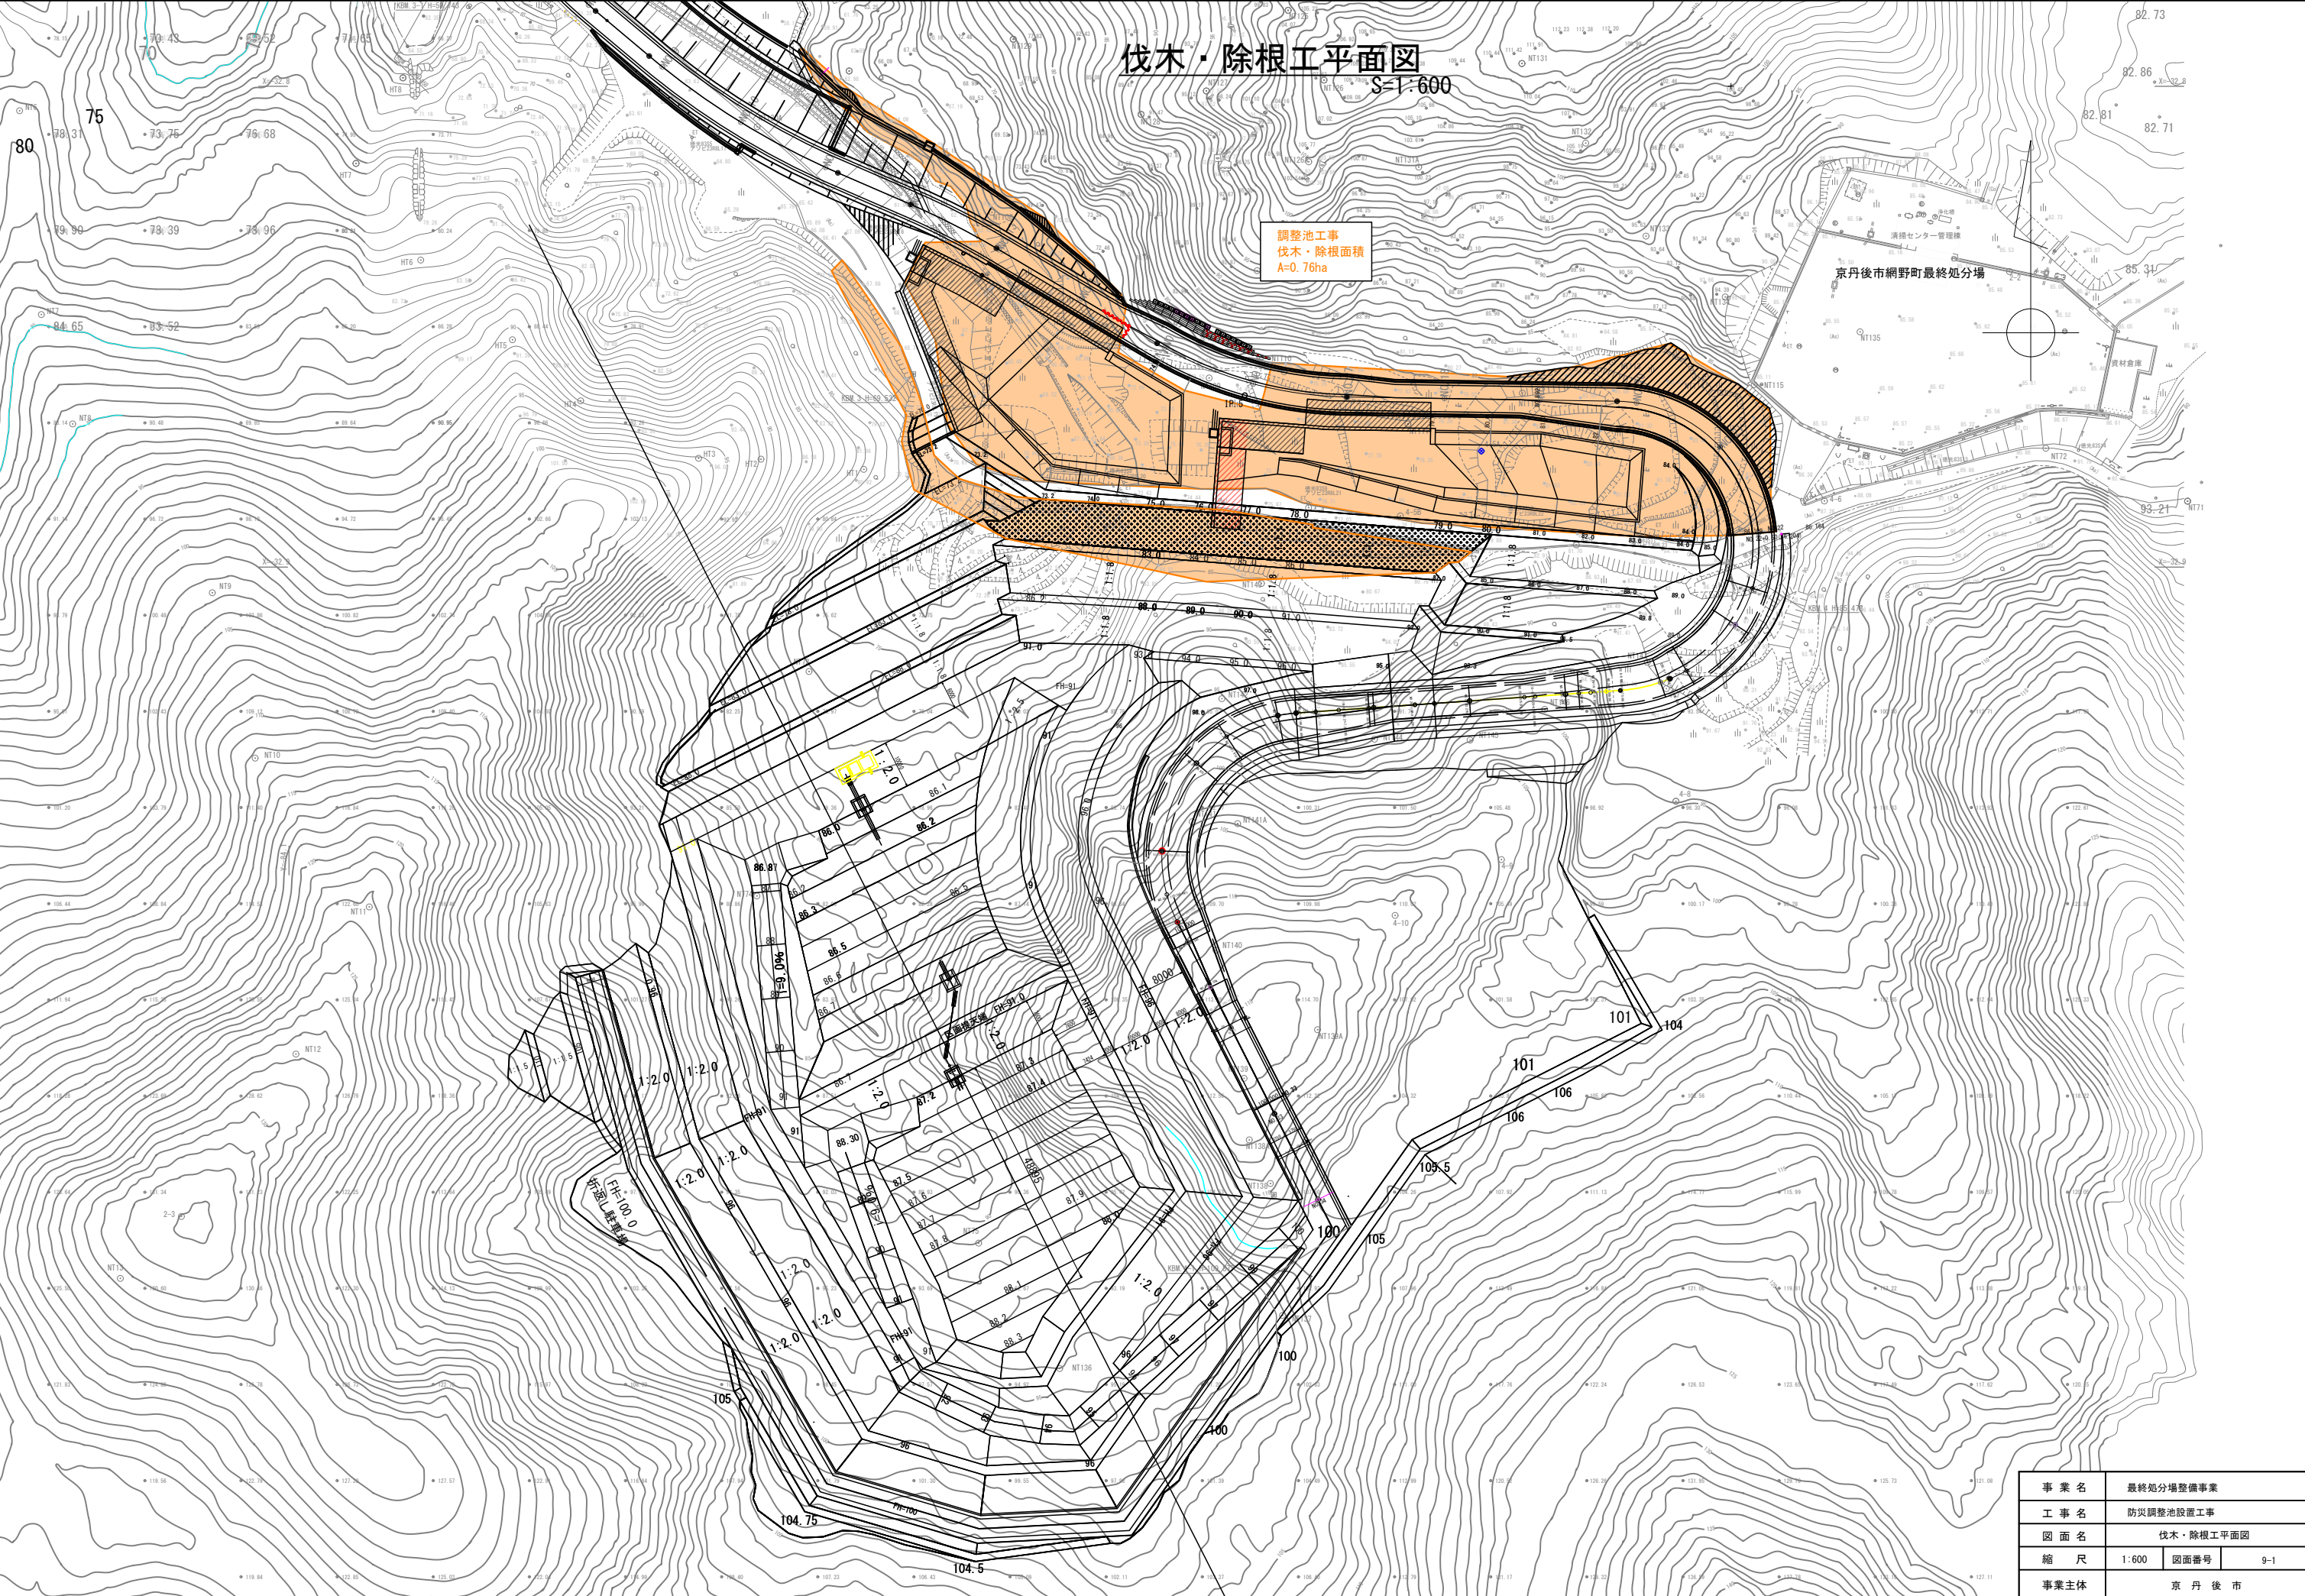


伐木・除根工平面図
S-1:600

調整池工事
伐木・除根面積
A=0.76ha

京丹後市網野町最終処分場



事業名	最終処分場整備事業		
工事名	防災調整池設置工事		
図面名	伐木・除根工平面図		
縮尺	1:600	図面番号	9-1
事業主体	京丹後市		

S=1 : 600
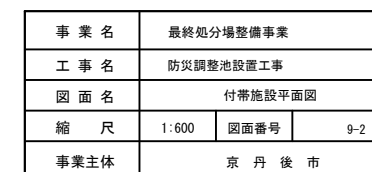
$$X = -32800$$


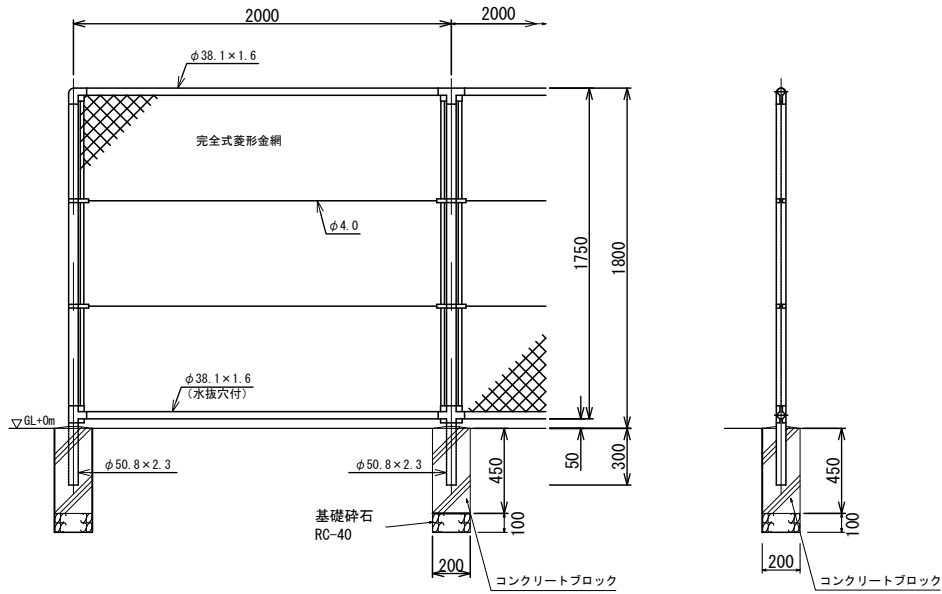
門扉・困障設備構造図（1）

飛散防止フェンス（埋立地）

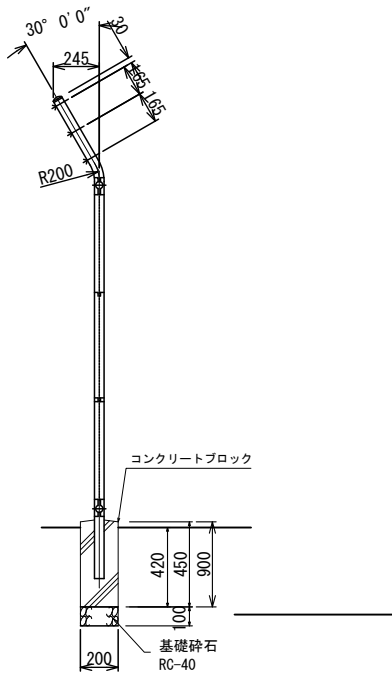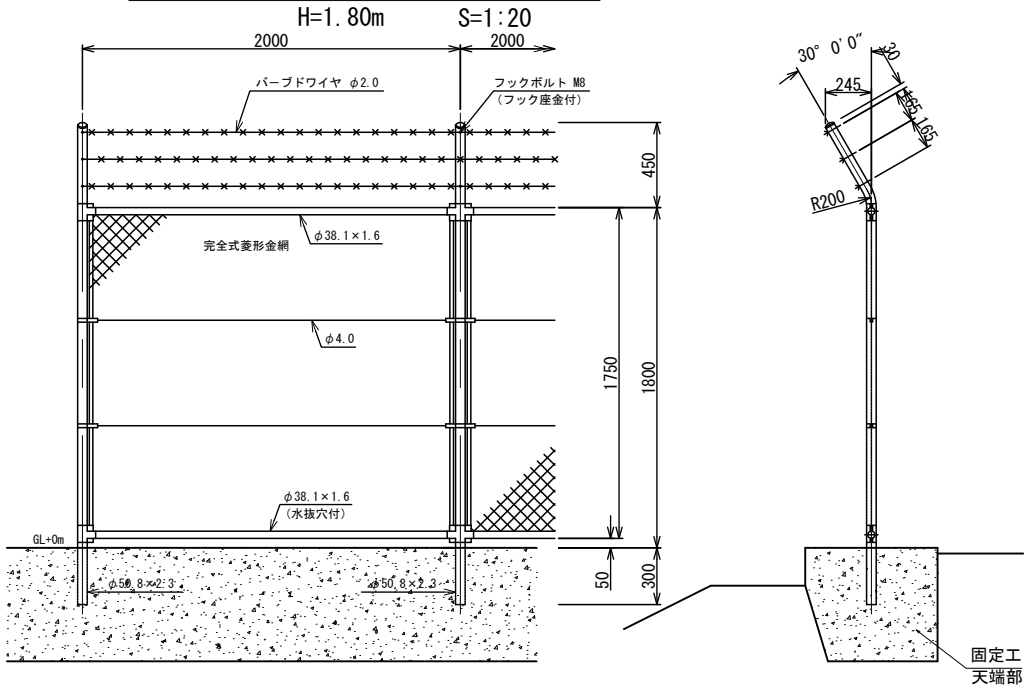


立入防止フェンス

H=1.80m S=1:20




両開門扉



H=1.8m、W=4.0m S=1:40

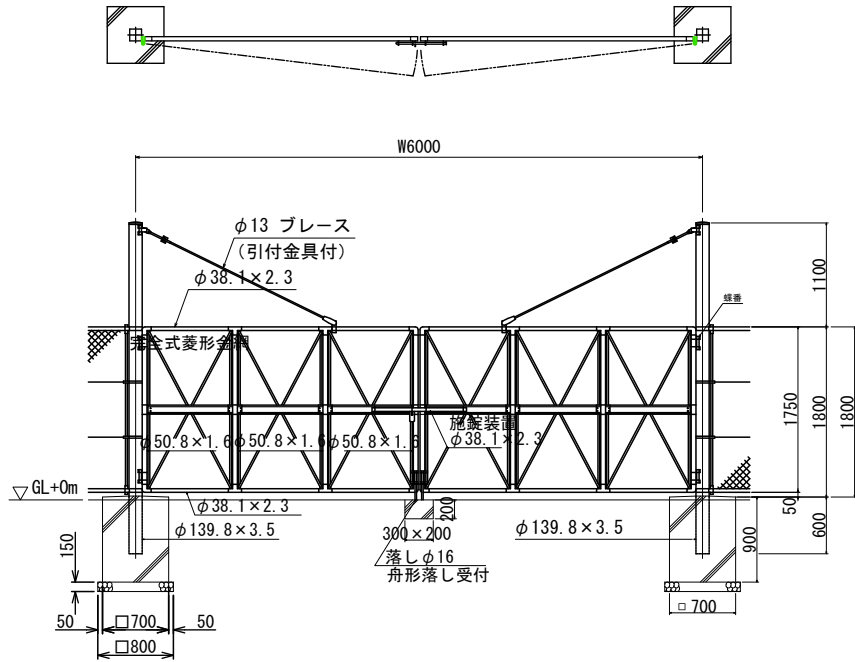

事業名	最終処分場整備事業		
工事名	防災調整池設置工事		
図面名	門扉・困障設備構造図(1)		
縮尺	1:20,40	図面番号	9-3
事業主体	京丹後市		

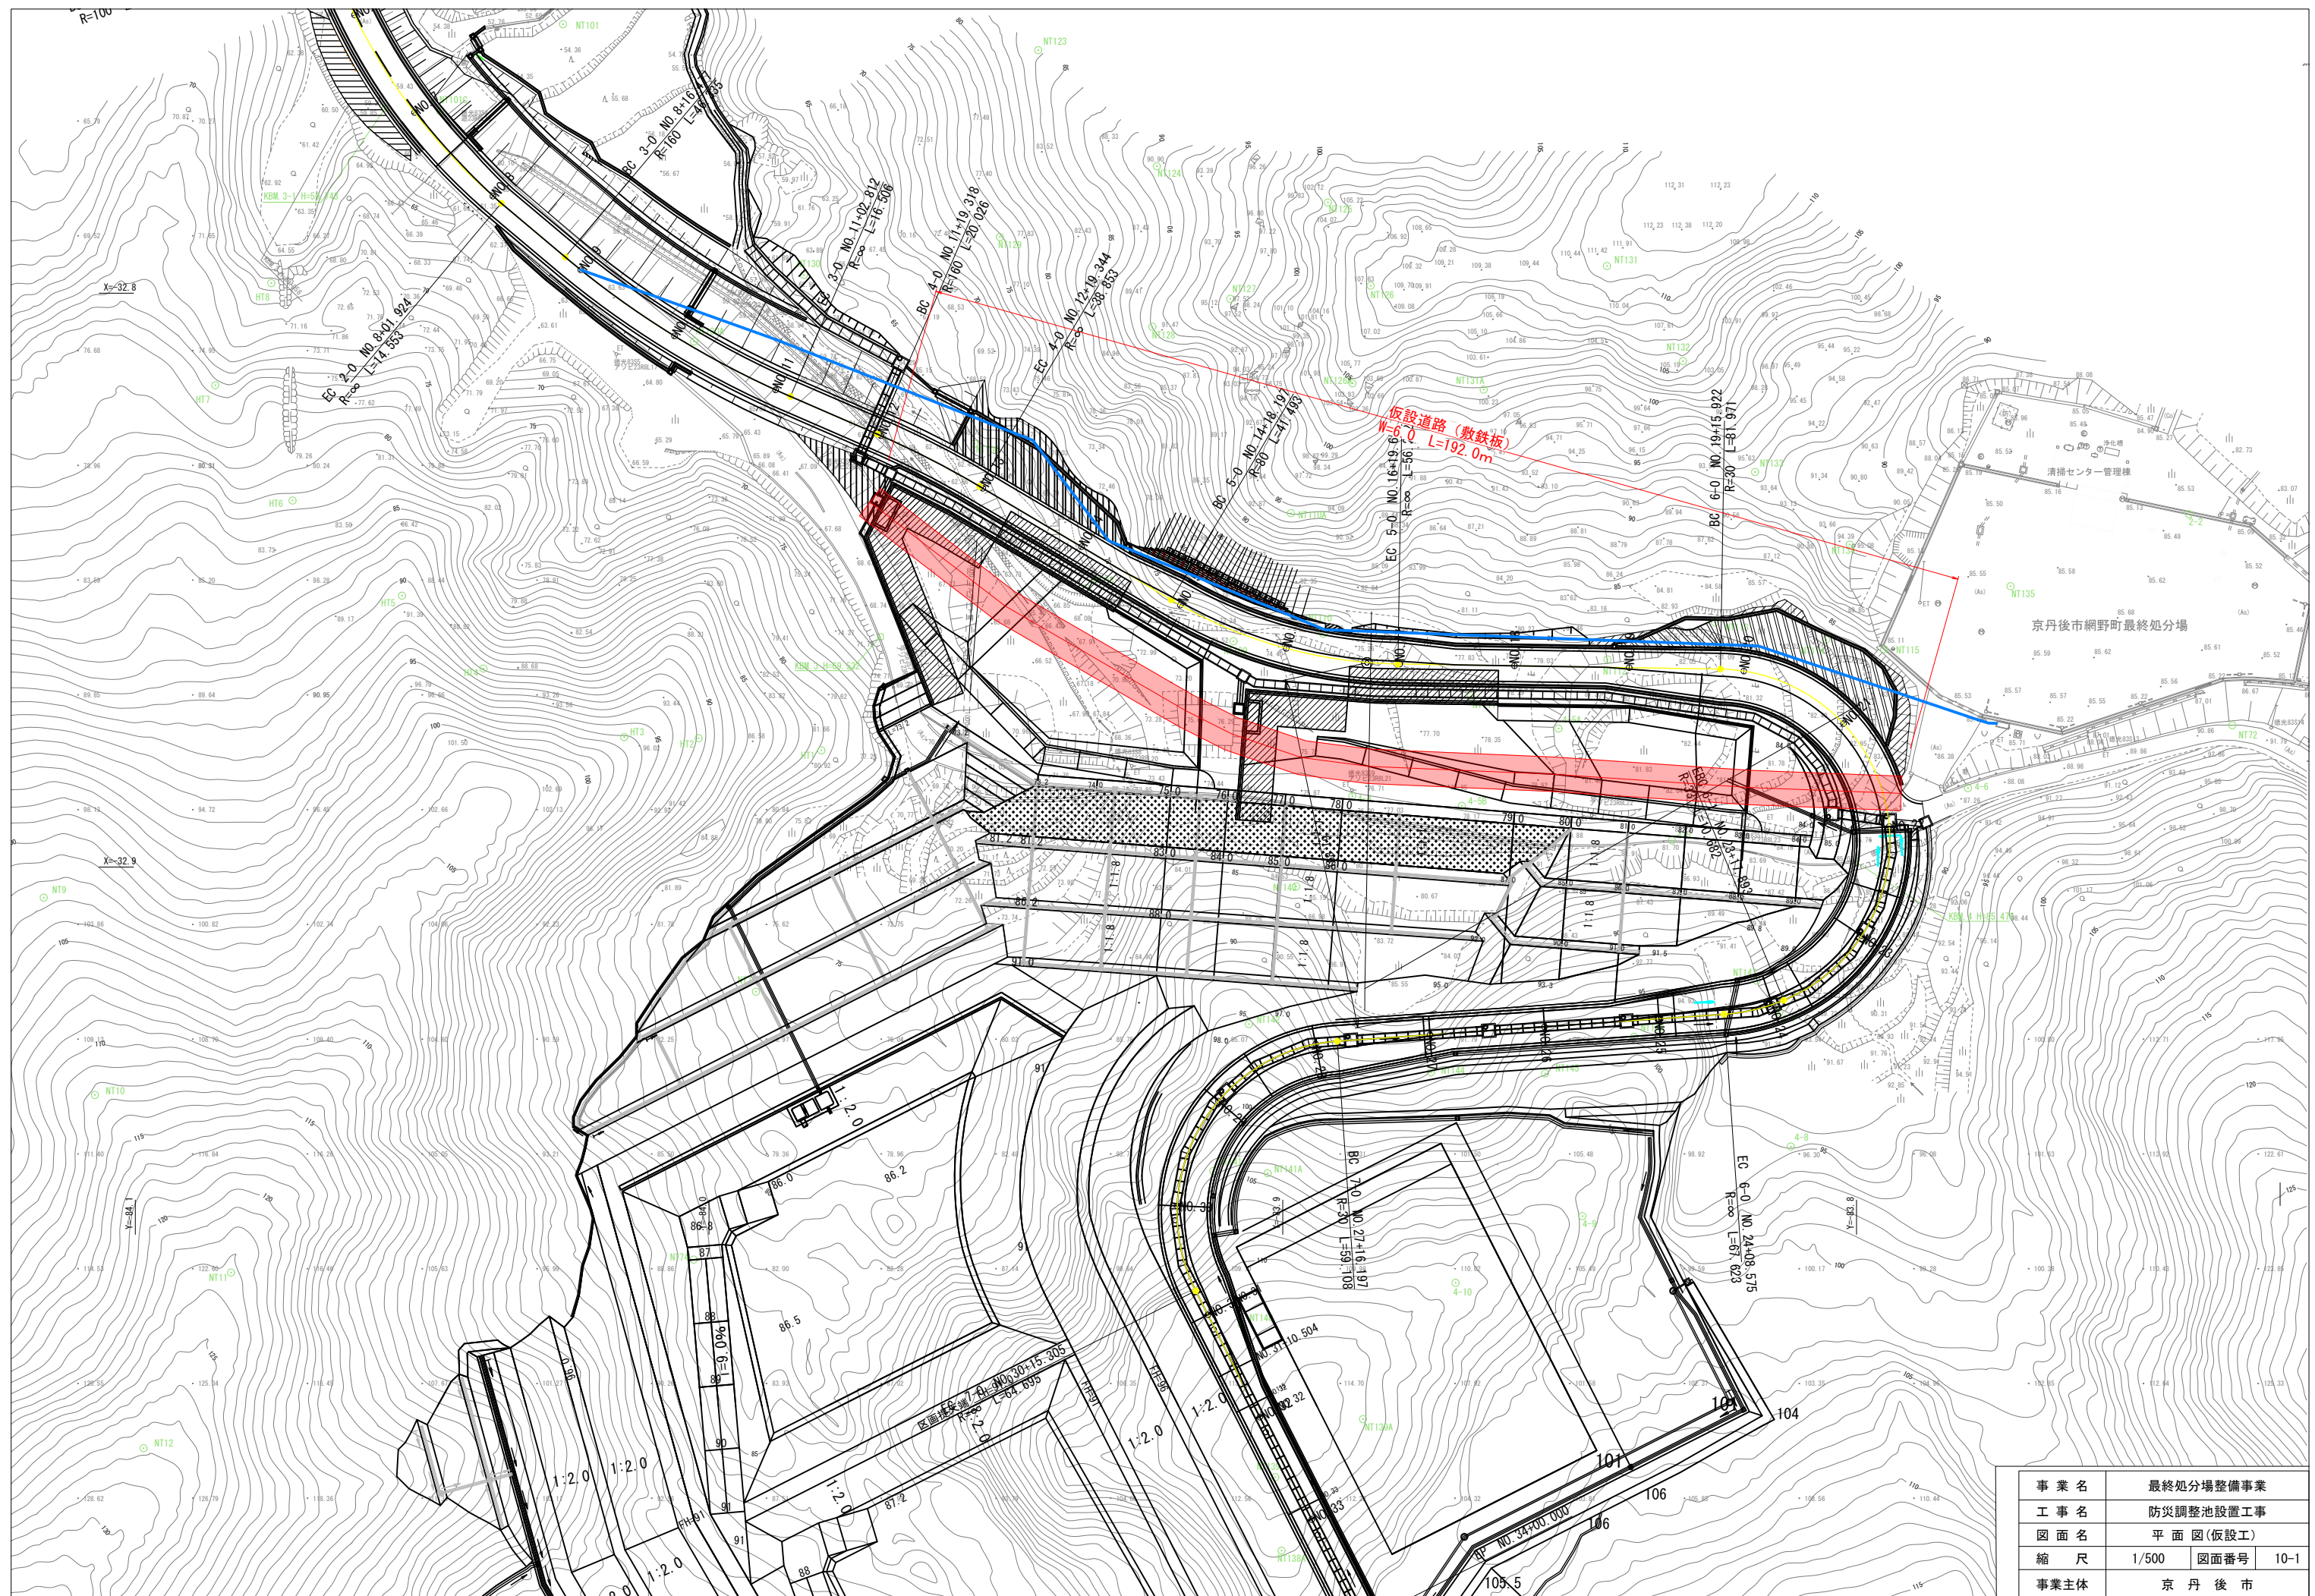

仮設水道図


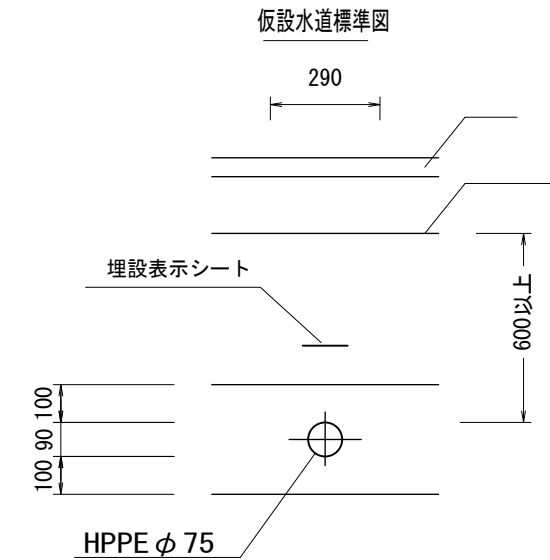
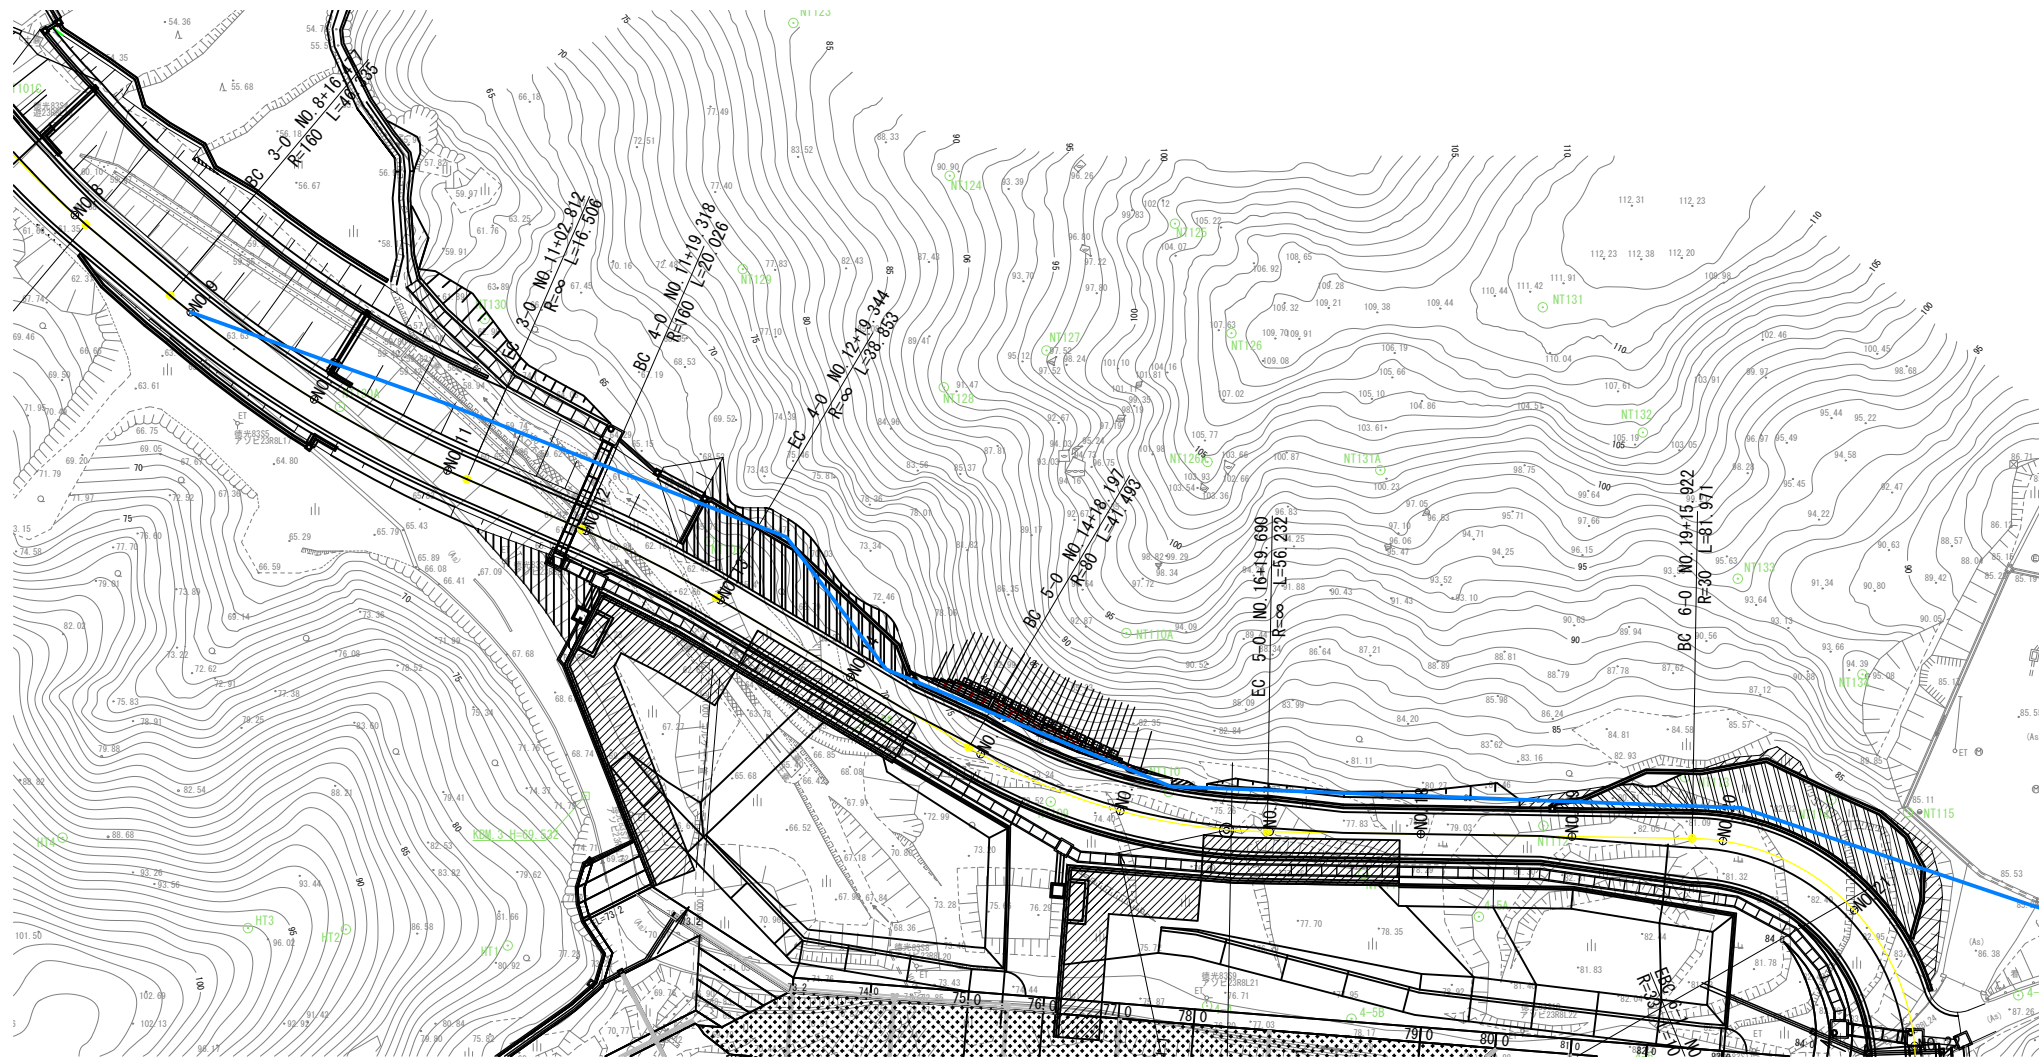


水道管布設延長 L=262m
水道配水用ポリエチレン管 (EF受口付直管) Φ75
埋設 L=258m
水道配水用PE管継手 片側EF受口 22.5° N=12

水道配水用PE管継手
EFフランジ短管 N=1

既設HPPE管 (Φ 75)
切断

事業名	最終処分場整備事業		
工事名	防災調整池設置工事		
図面名	水道管布設図		
縮尺	1/500	図面番号	10-2
事業主体	京 丹 後 市		

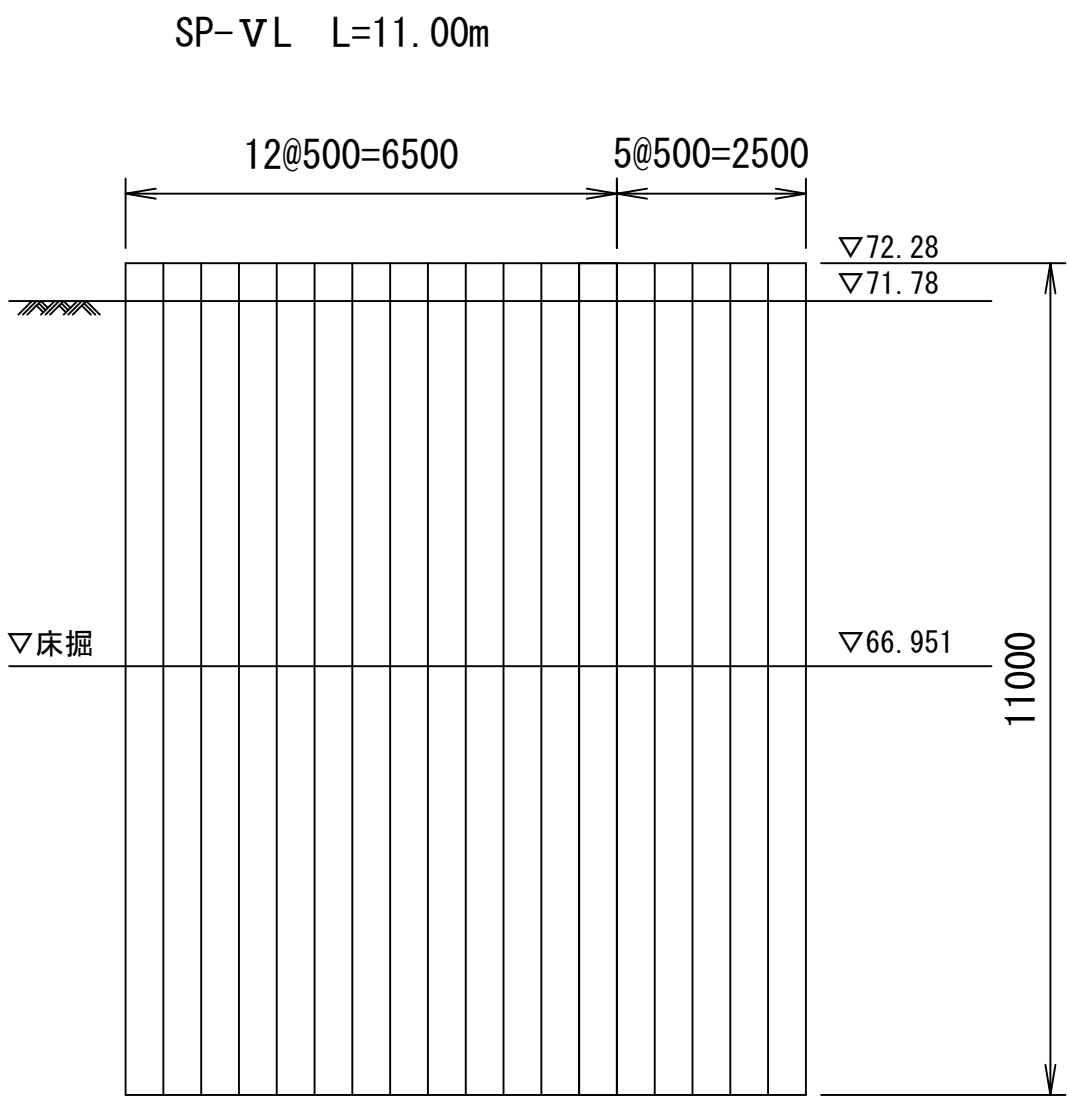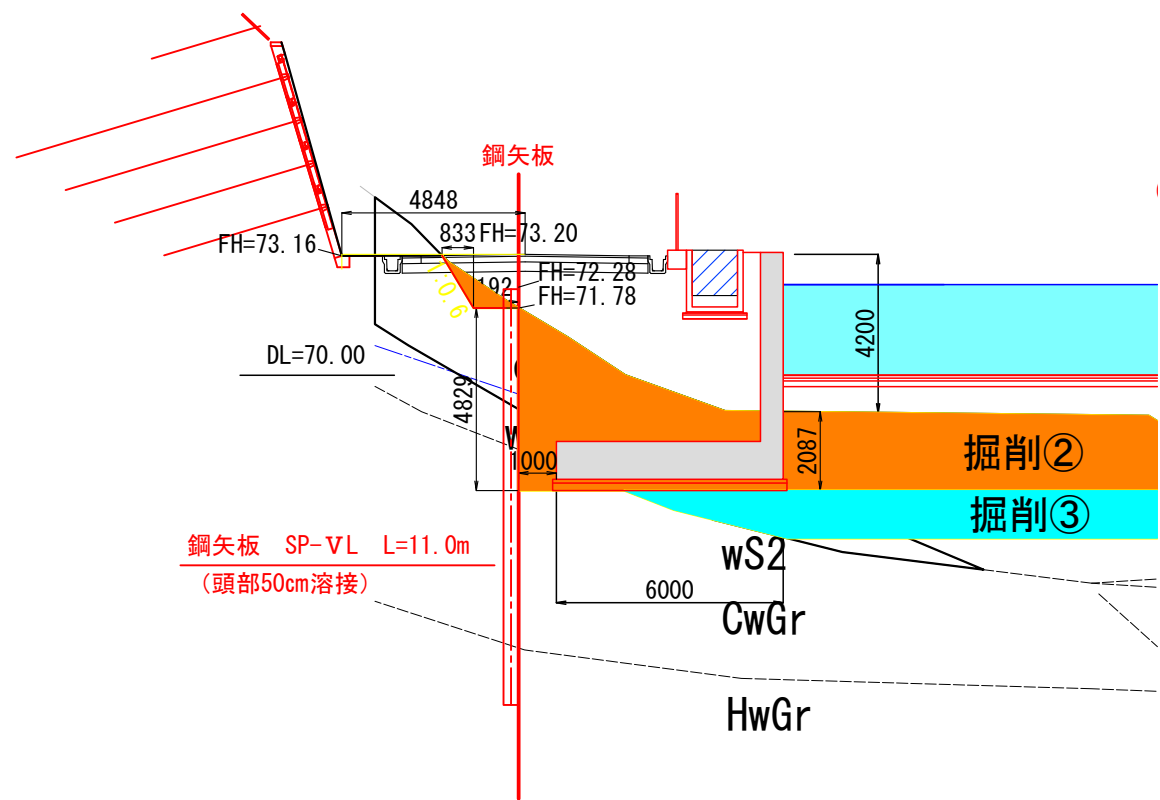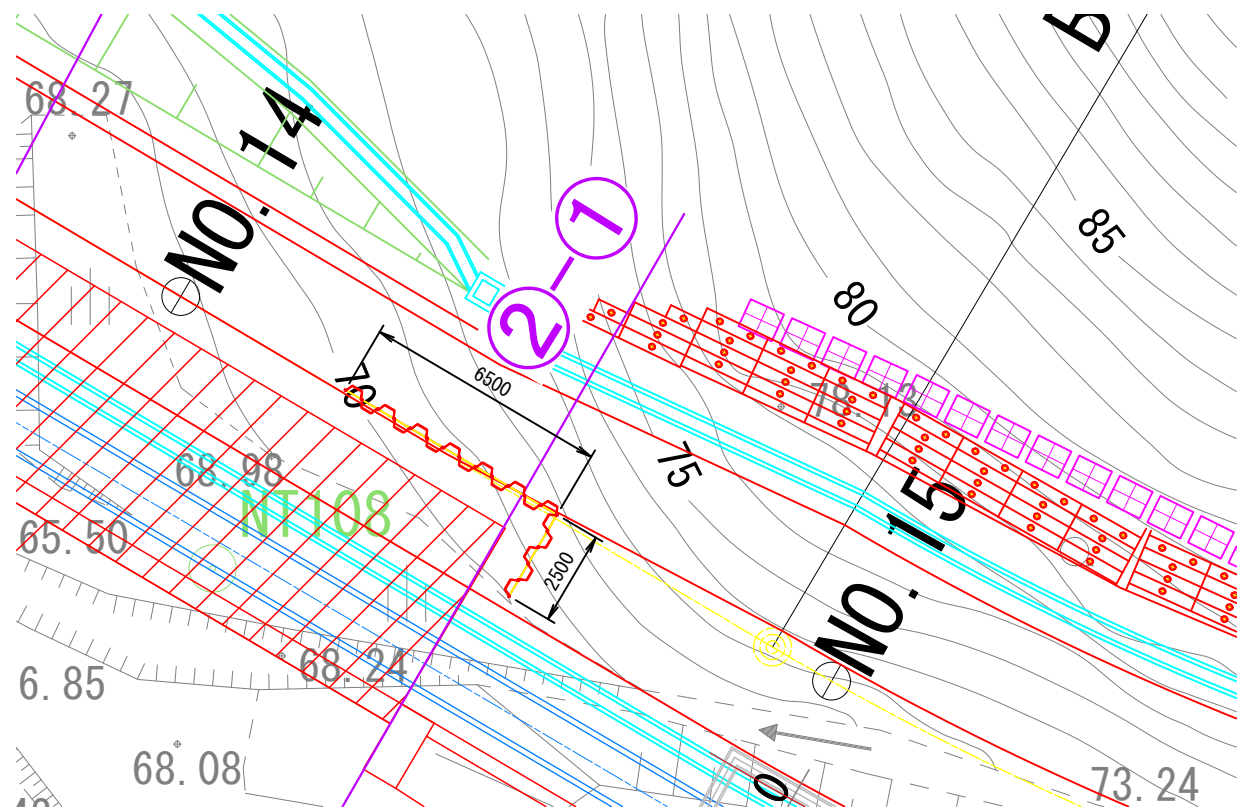


主要部材数量表

部材名	規格・寸法	長さ (m)	数量	単位質量	枚当たり質量	質量	備 考
鋼矢板	VL型	11.000m	18枚	105kg/m	1155kg	20790kg	リース
	計					20790kg	

事業名	最終処分場整備事業		
工事名	防災調整池設置工事		
図面名	仮設工図 (土留工)		
縮 尺	1/500	図面番号	10-3
事業主体	京 丹 後 市		

構造物撤去工平面図_S = 1 : 500

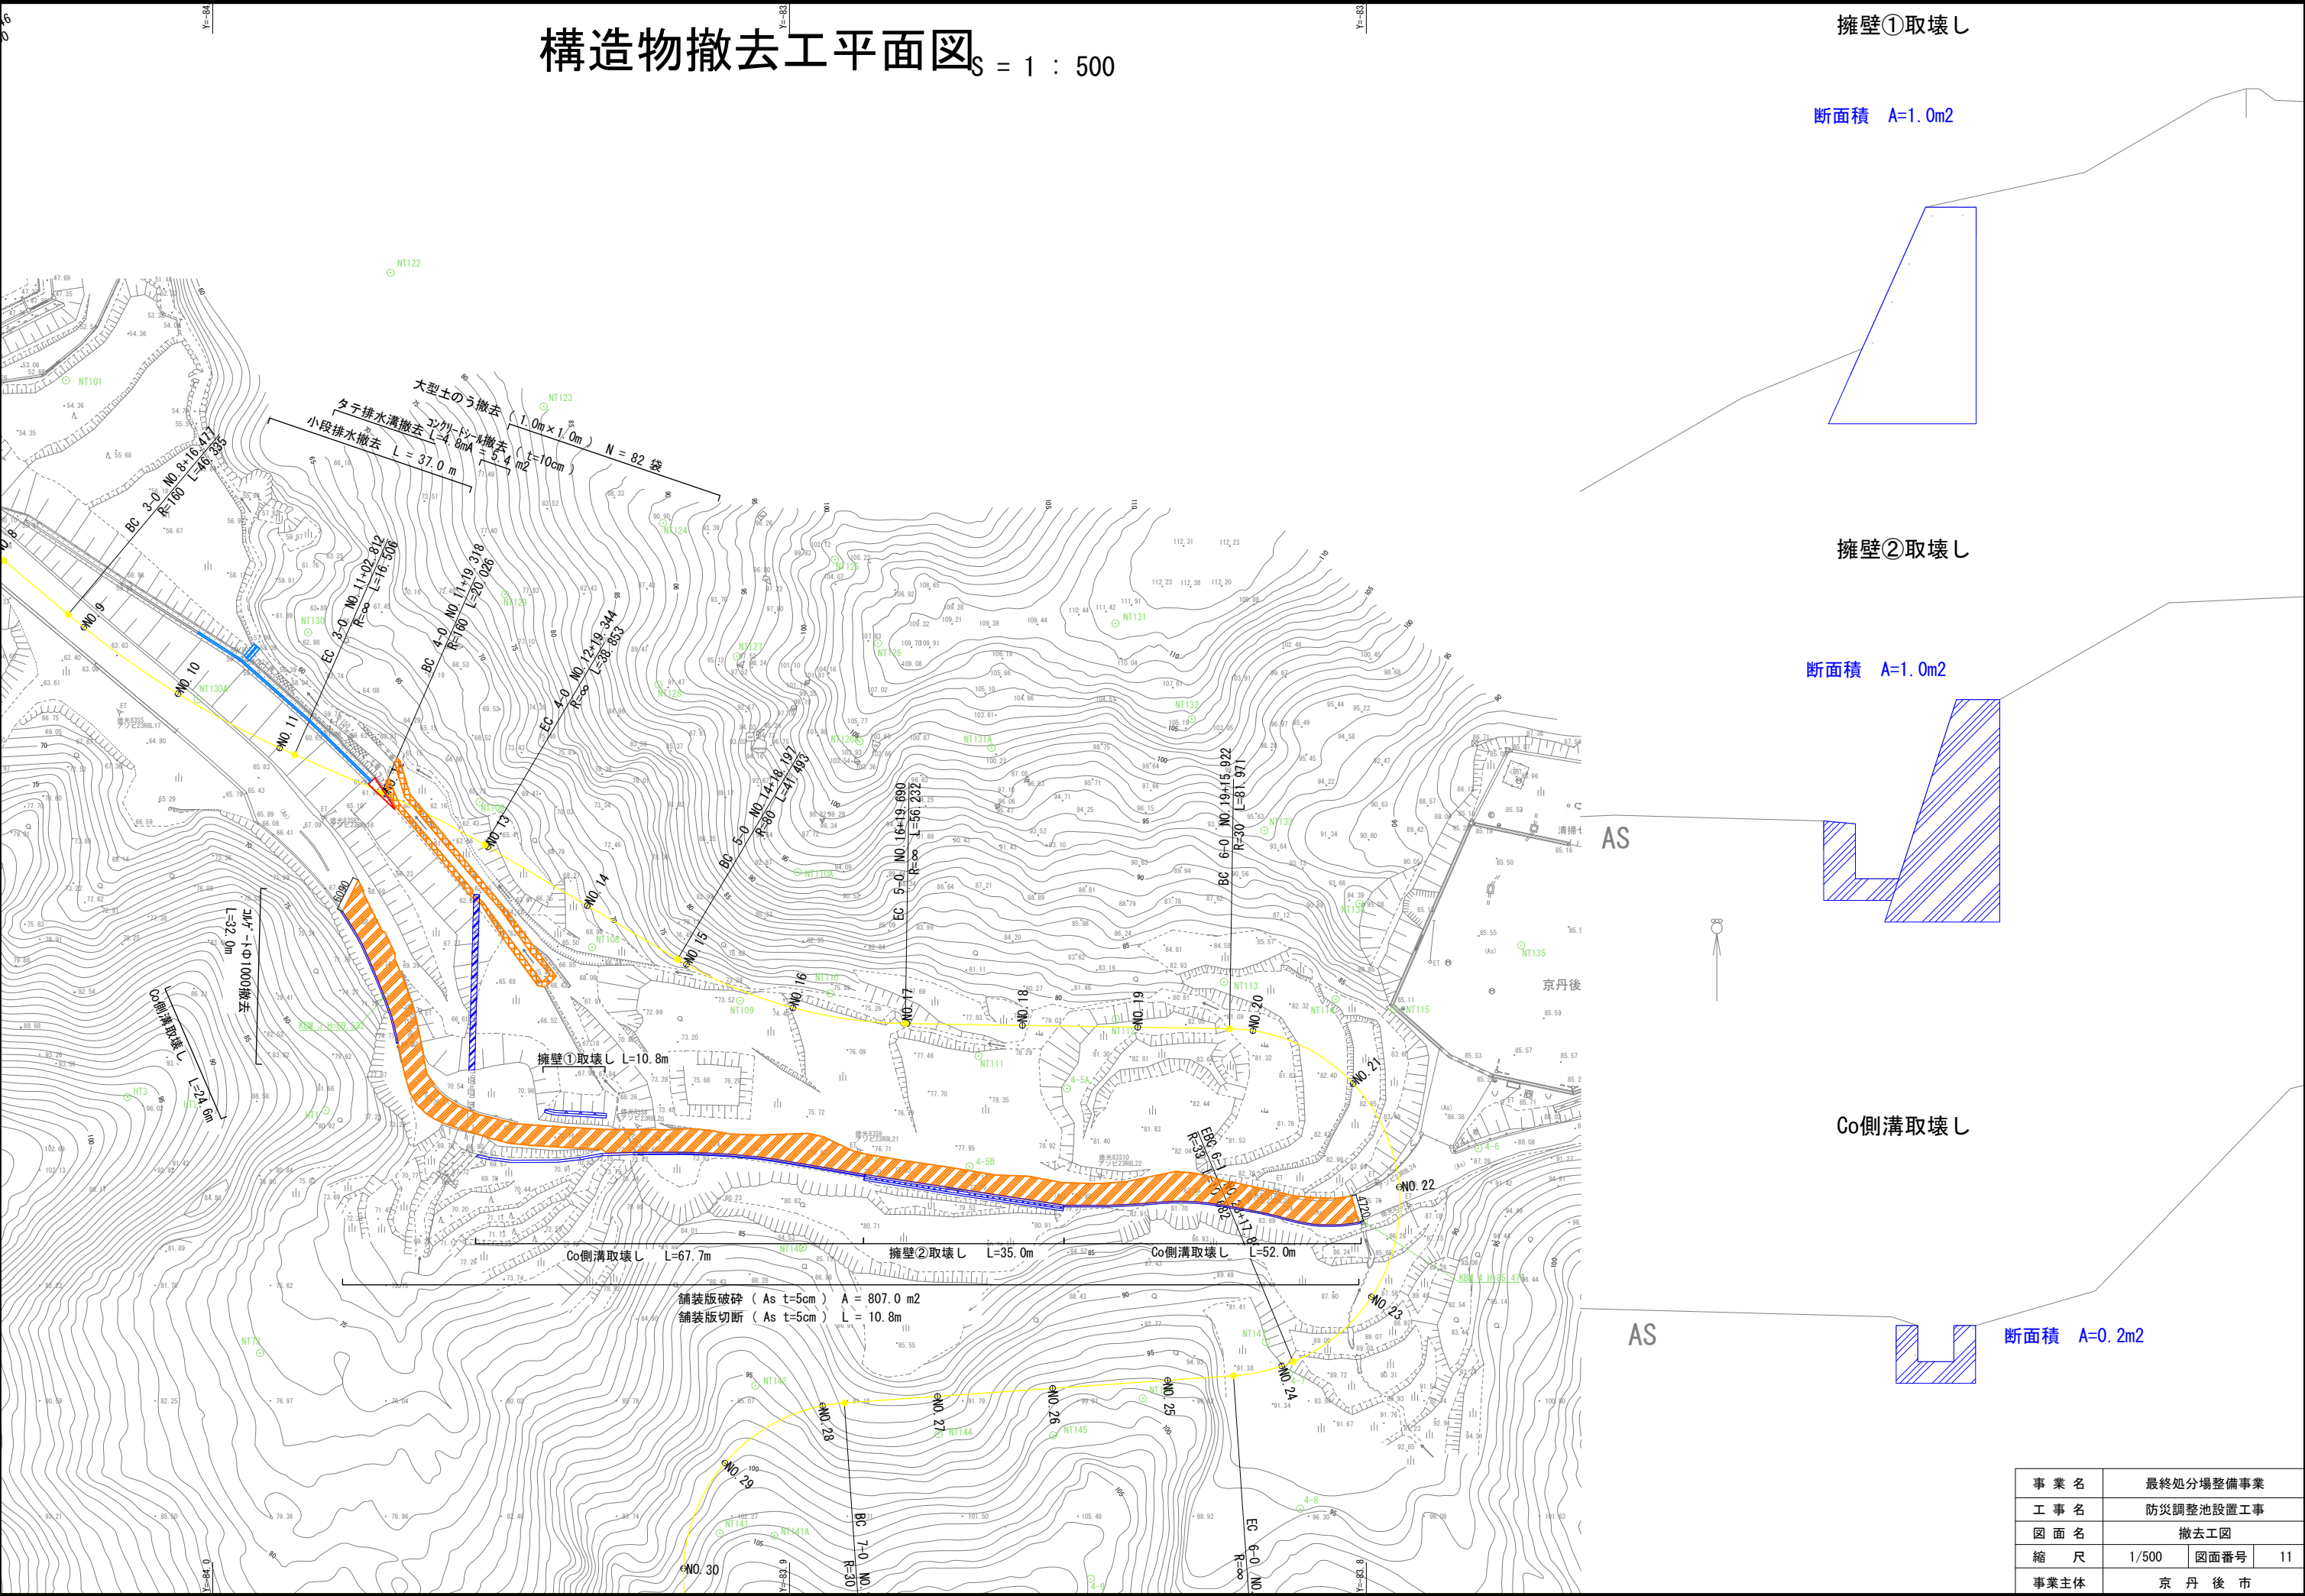

擁壁①取壊し

断面積 A=1.0m²

擁壁②取壊し

断面積 A=1.0m²

Co側溝取壊し

断面積 A=0.2m²

事業名	最終処分場整備事業		
工事名	防災調整池設置工事		
図面名	撤去工図		
縮尺	1/500	図面番号	11
事業主体	京丹後市		