

【B-1】  
 HPPE φ150 L=408.0m  
 HPPE φ75 L=1.7m  
 HPPE φ50 L=0.3m  
 HIVP φ75 L= 4.3m

同埋土工⑦  
 L=41.0m

土工①  
 L=3.9m

同埋土工⑦  
 L=54.0m

土工①  
 L=6.7m

同埋土工⑦  
 L=66.0m

土工①  
 L=22.0m

同埋土工⑦  
 L=38.0m

土工①  
 L=9.2m

同埋土工⑦  
 L=30.0m

同埋土工⑦  
 L=48.0m

土工①  
 L=16.0m

同埋土工⑦  
 L=55.2m

【A-3】  
 HPPE φ25 L=59.7m  
 同埋土工⑤  
 L=59.7m

【A-3】  
 HPPE φ25 L=24.0m  
 同埋土工⑥  
 L=24.0m

【A-3】  
 HPPE φ75 L=107.4m  
 HIVP φ75 L= 2.0m  
 同埋土工①  
 L=109.4m

【A-5】  
 HPPE φ50 L=51.3m  
 HPPE φ75 L= 0.3m  
 同埋土工③  
 L=54.0m

【A-5】  
 HPPE φ50 L=26.1m  
 HPPE φ75 L= 0.4m  
 HIVP φ50 L= 2.3m  
 同埋土工③  
 L=30.5m

【B-2】  
 HPPE φ75 L=46.9m  
 土工②  
 L=46.9m

同埋土工②  
 L=12.5m

同埋土工①  
 L=138.5m

同埋土工①  
 L=104.0m

同埋土工②  
 L=38.0m

【A-4】  
 HPPE φ50 L=23.8m  
 HPPE φ75 L= 0.3m  
 同埋土工④  
 L=27.0m



【A-2】  
 HPPE φ75 L=57.1m  
 同埋土工①  
 L=58.8m

【A-1】  
 HPPE φ75 L=319.7m  
 HIVP φ75 L= 1.8m

工事番号	京丹水上8改工第1号
工事名	口大野地区管渠布設工事その26 水道工事
施工箇所	京丹後市 大宮町口大野 地内
図面種類	平面図
縮尺	no scale
図面番号	5 葉ノ内第 1 号
京丹後市 上下水道部 施設課	

# 配管詳細図(1)



S=no scale

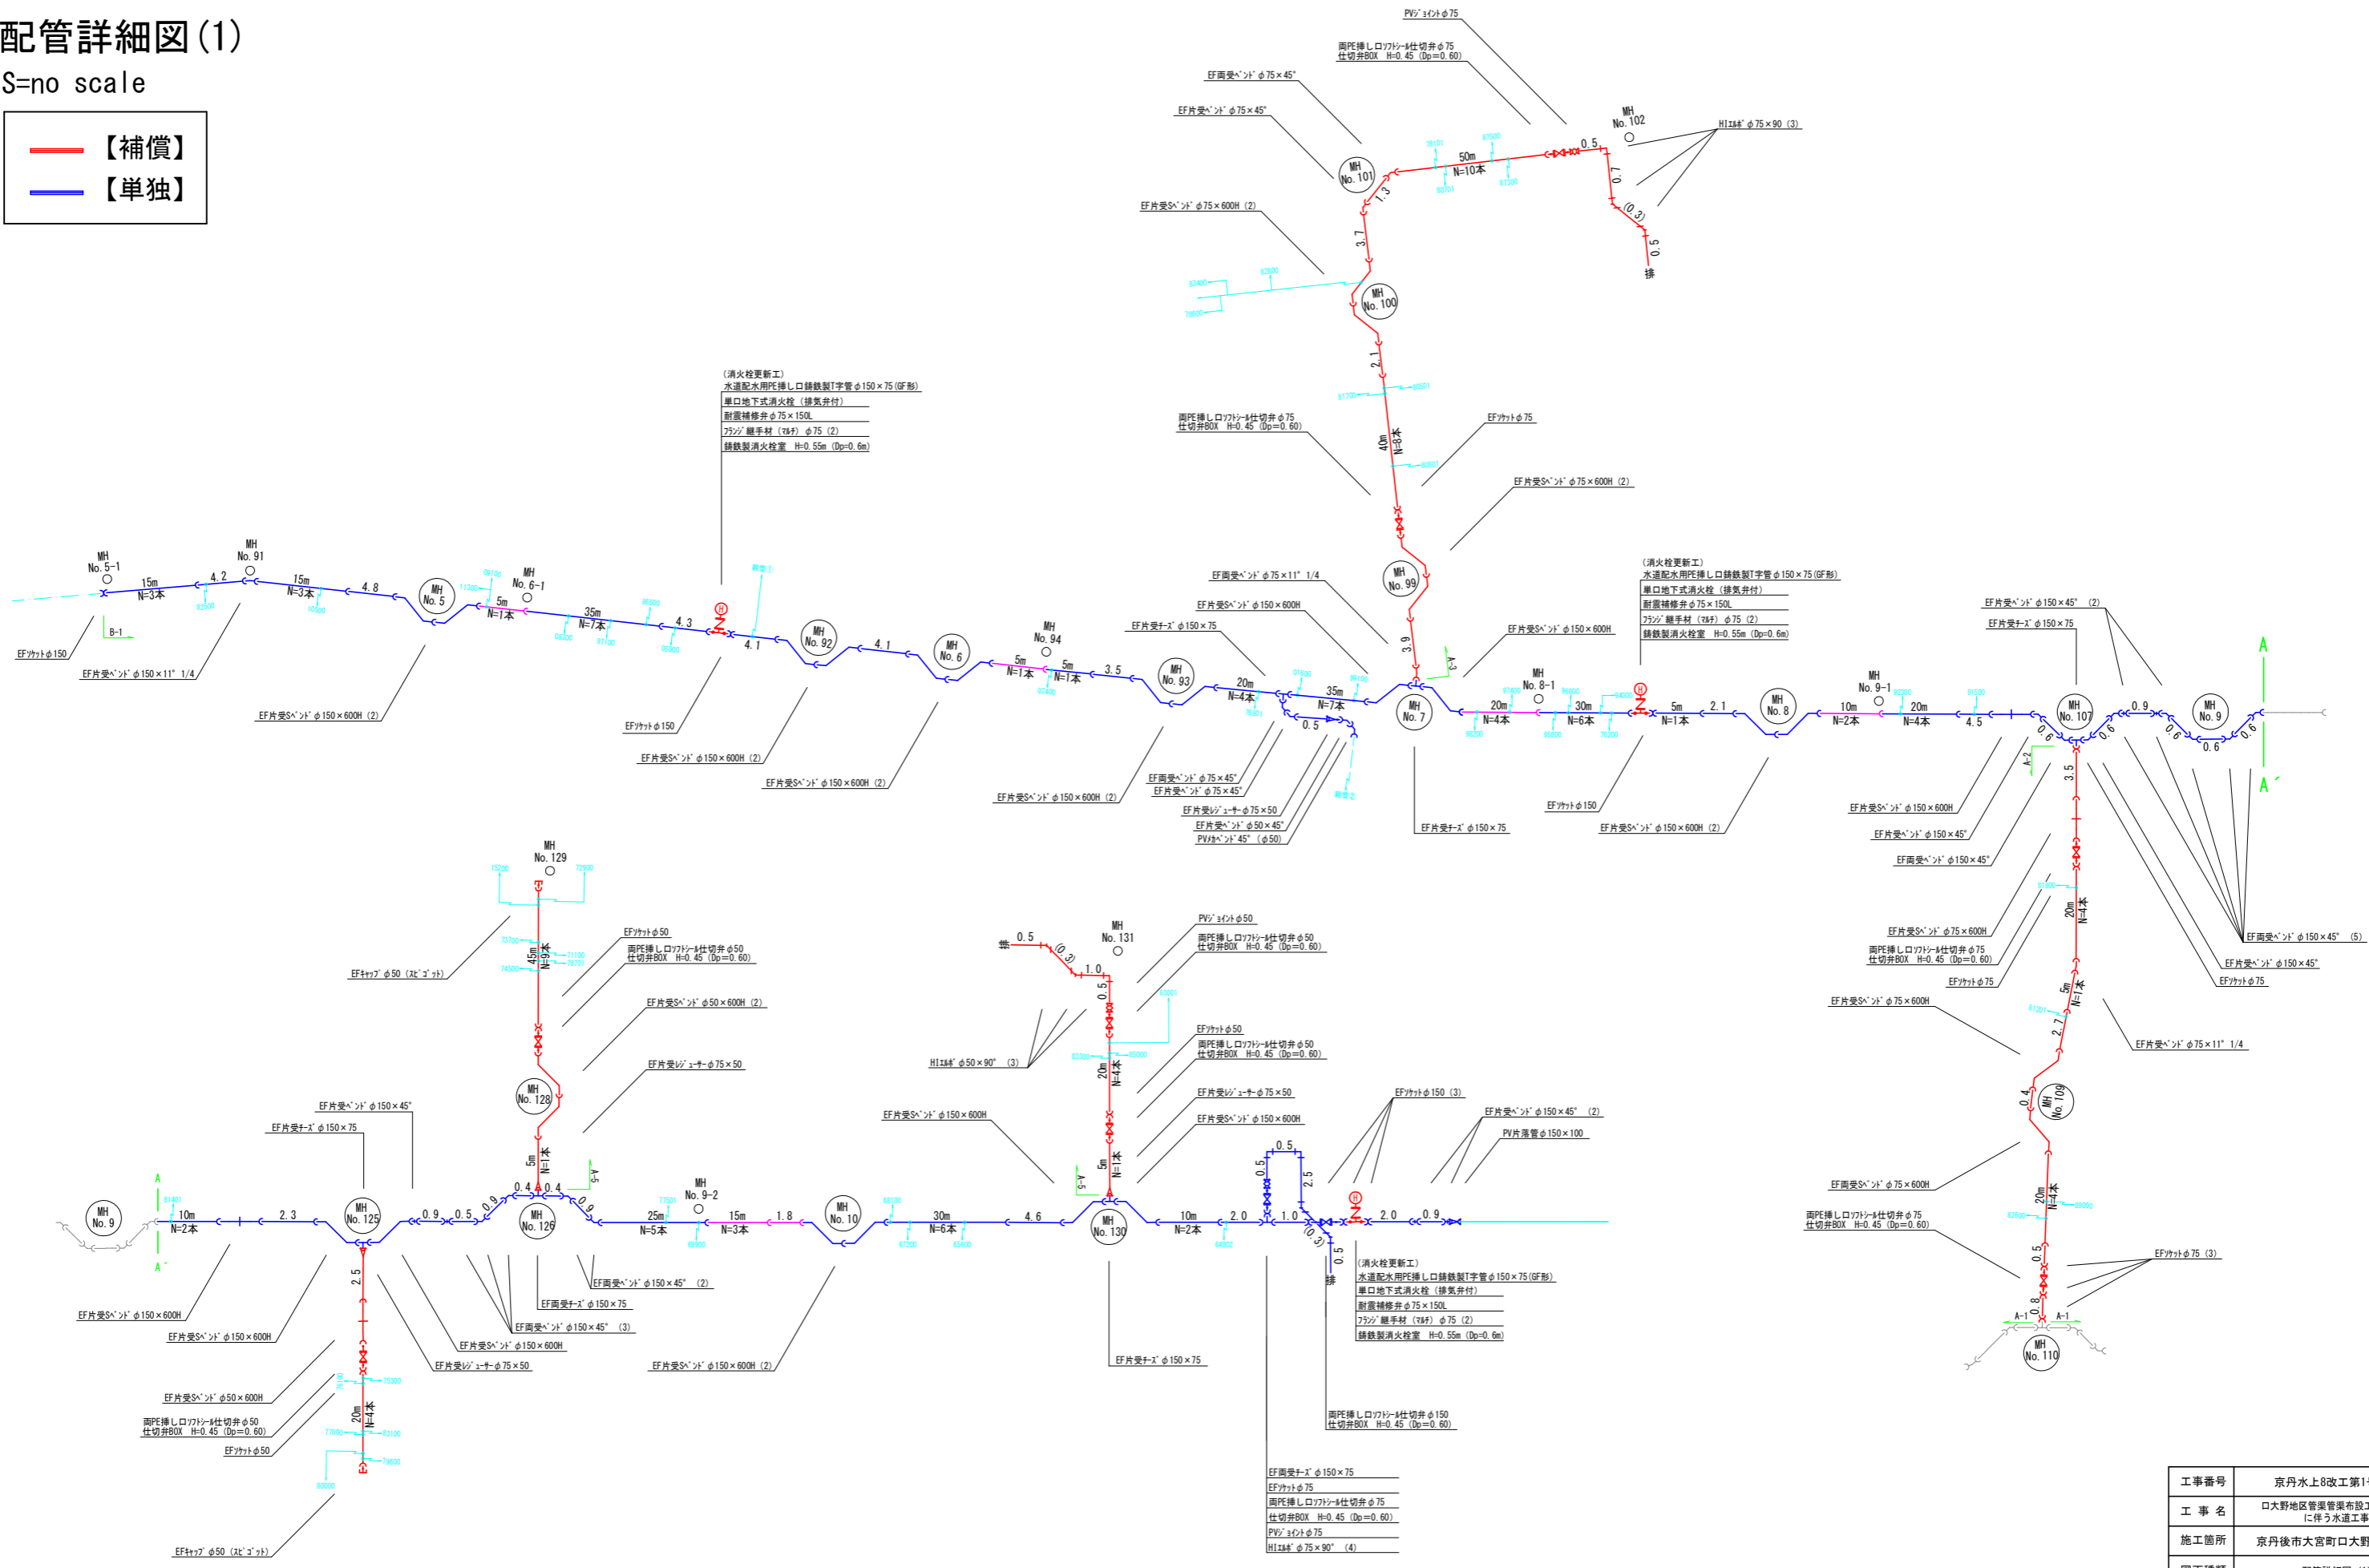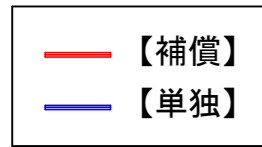

工事番号	京丹水上8改工第1号
工事名	口大野地区管渠渠布設工事その26 に伴う水道工事
施工箇所	京丹後市大宮町口大野 地内
図面種類	配管詳細図(1)
縮尺	no scale
図面番号	5 業ノ内第 2 号
京丹後市 上下水道部 施設課	


# 配管詳細図(2)

S=no scale

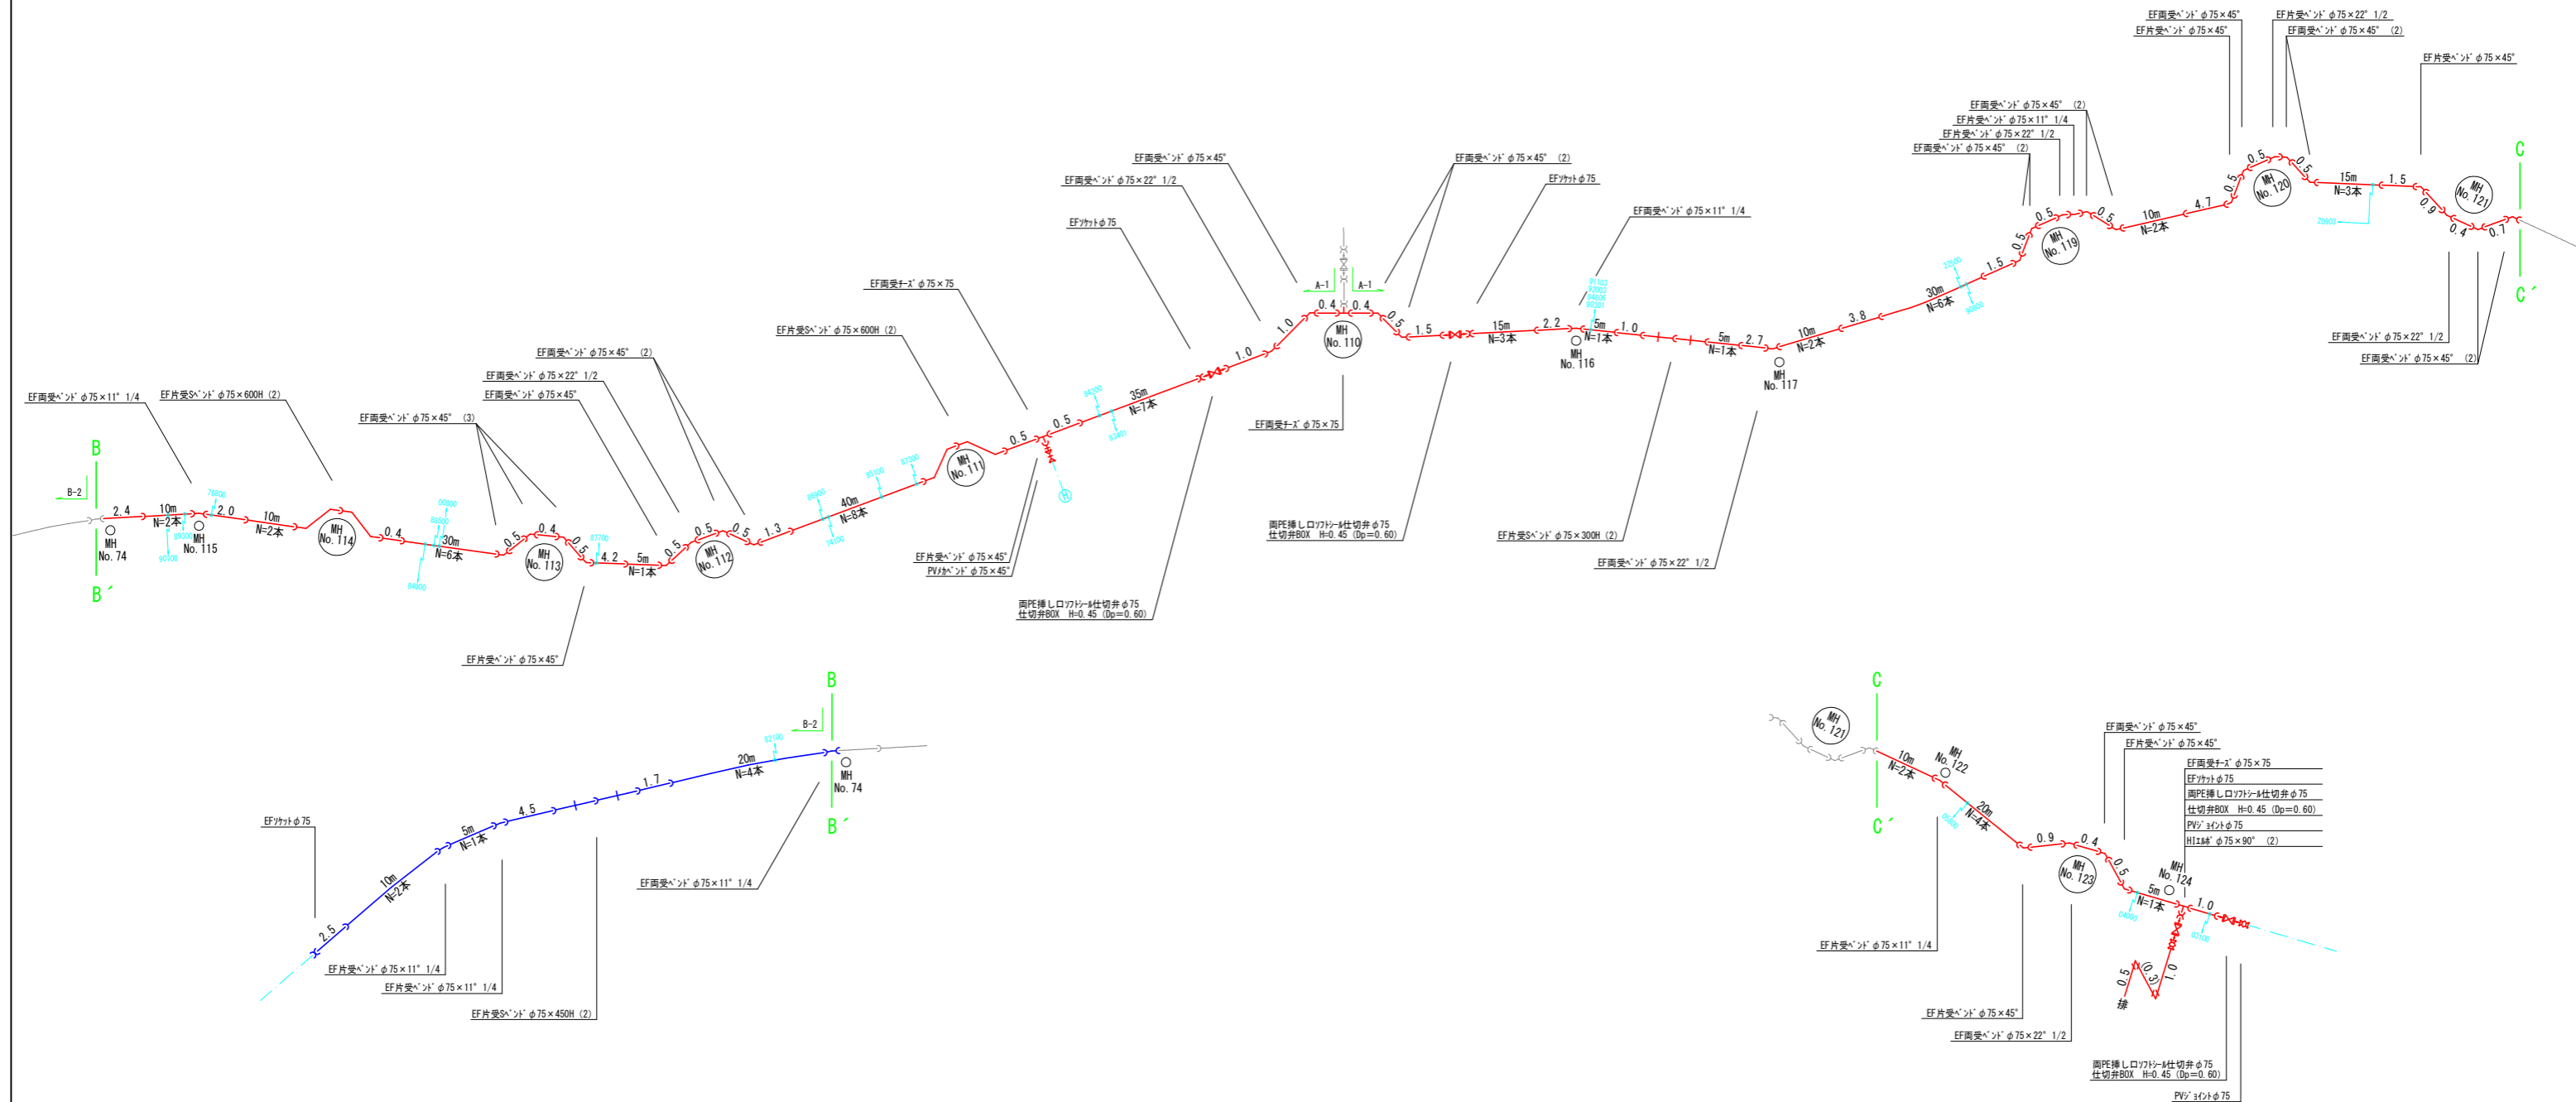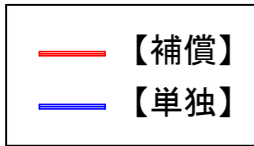

工事番号	京丹水上8改工第1号
工事名	口大野地区管渠管渠敷設工事その26に伴う水道工事
施工箇所	京丹後市大宮町口大野 地内
図面種類	配管詳細図(2)
縮尺	no scale
図面番号	5 葉ノ内第 3 号
京丹後市 上下水道部 施設課	

仮設平面図 (案) no scale

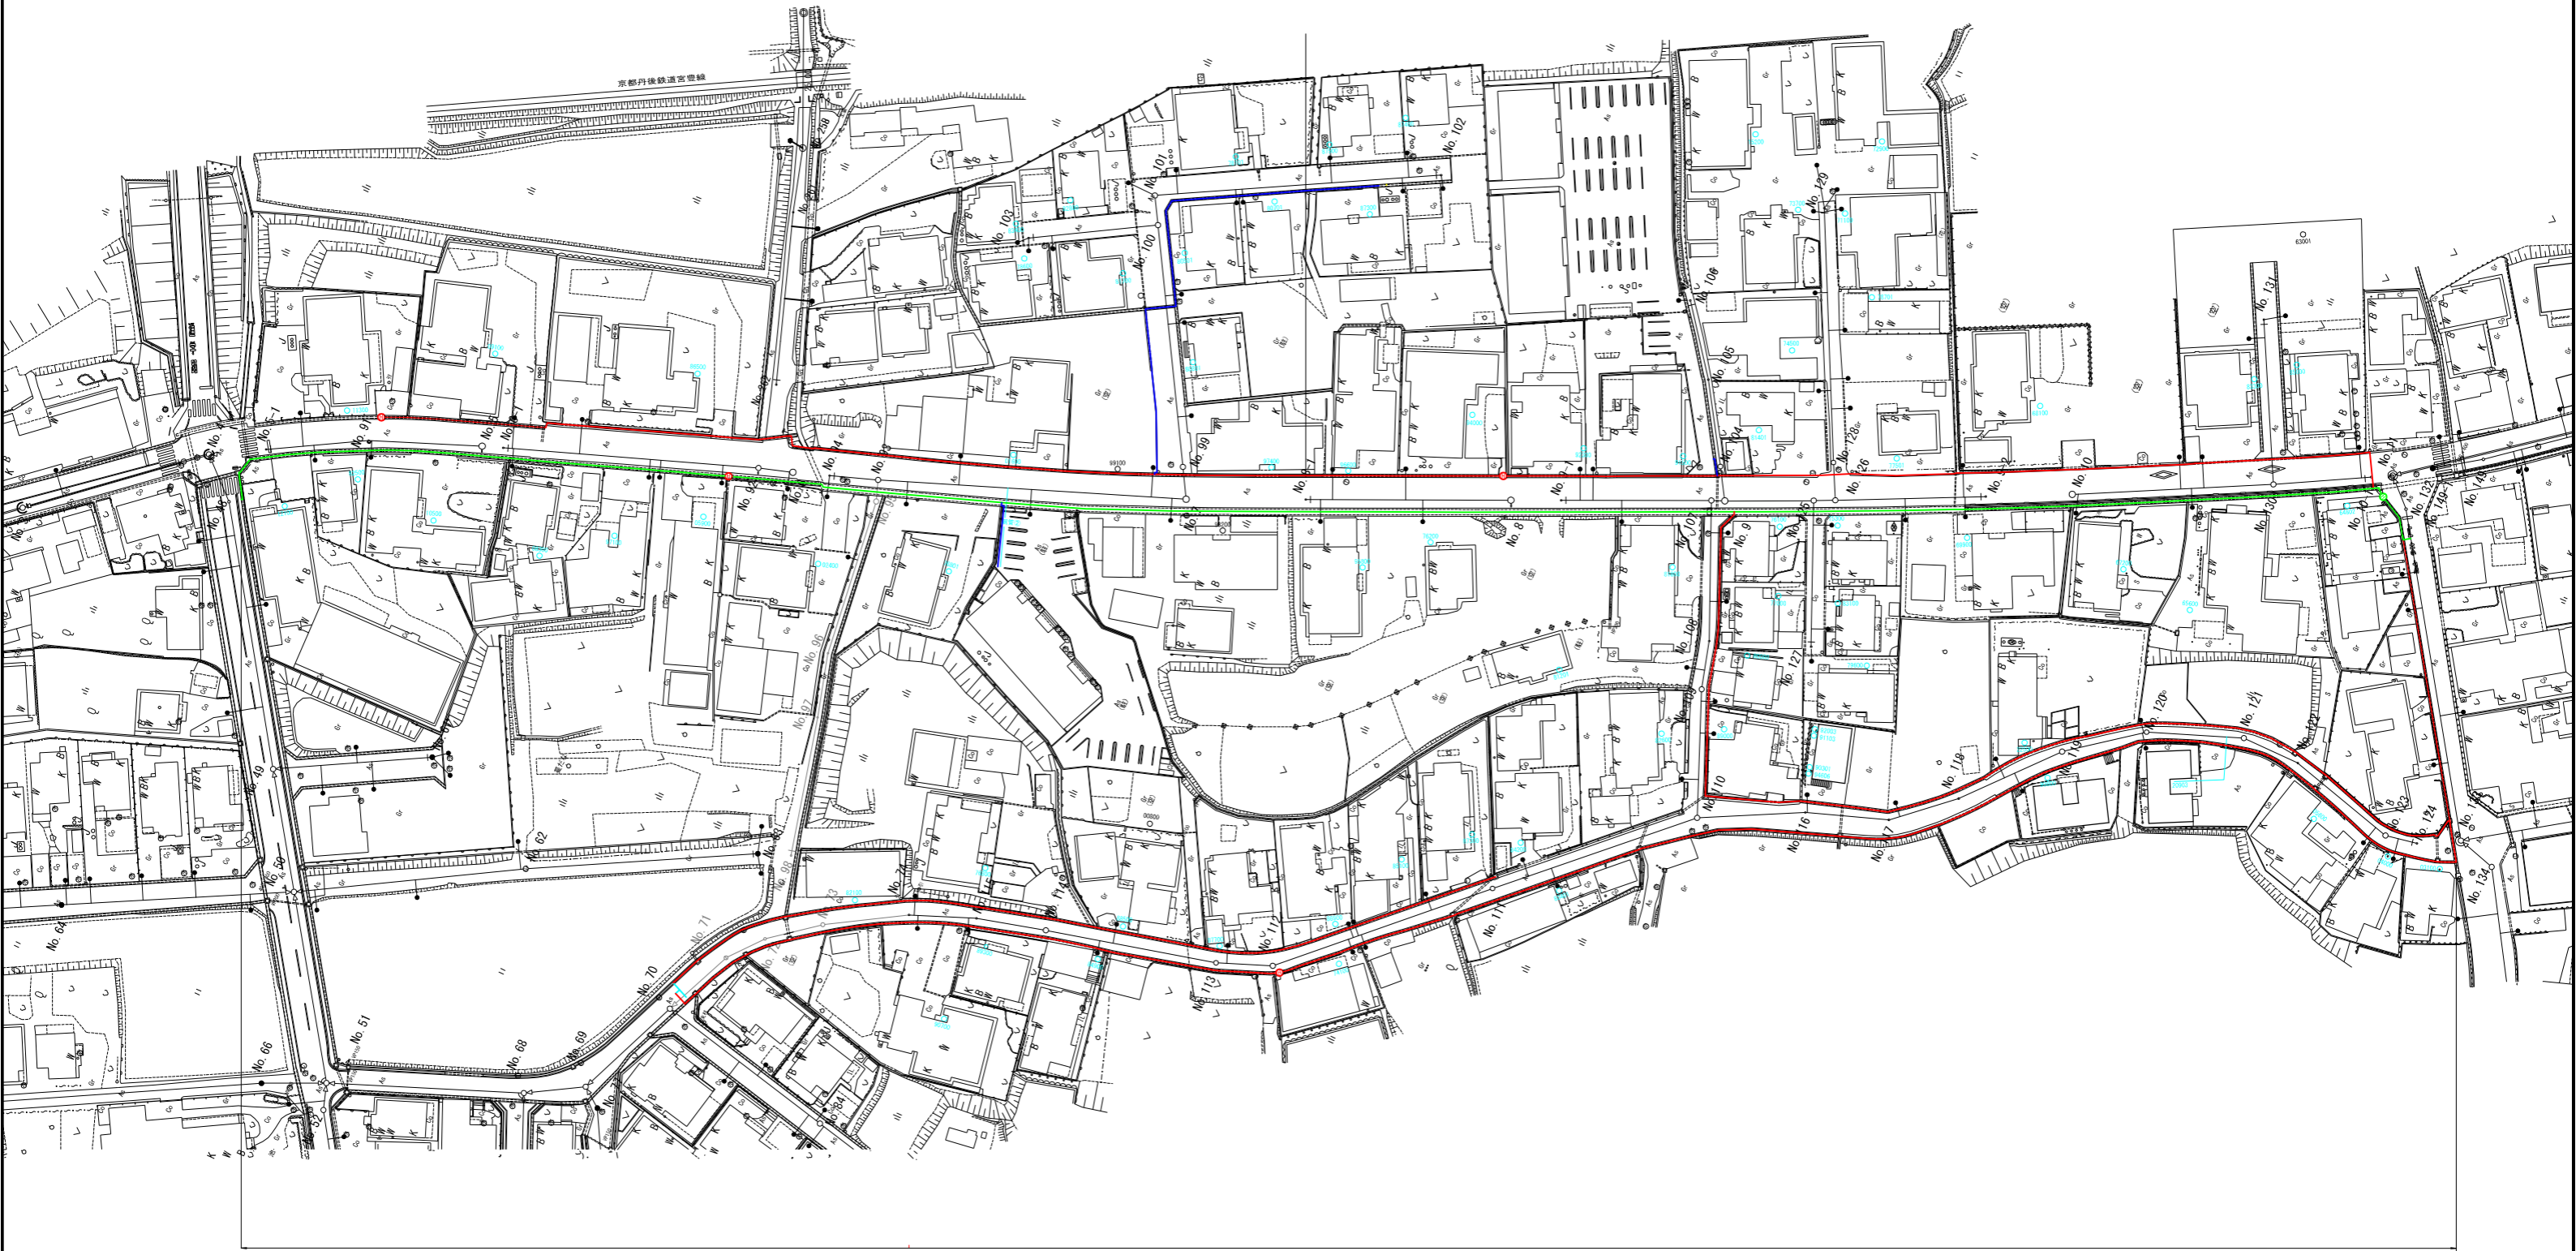


SUSレタ管 G50A L=123.6m  
 SUSレタ管 G80A L=1219.2m  
 SUSレタ管 G100A L=425.1m

G50A ————  
 G80A ————  
 G100A ————


工事番号	京丹水上8改工第1号
工事名	口大野地区管渠布設工事その26 に伴う水道工事
施工箇所	京丹後市 大宮町口大野 地内
図面種類	仮設平面図 (案)
縮尺	no scale
図面番号	5葉ノ内第4号
京丹後市 上下水道部 施設課	

土工断面図 1:10

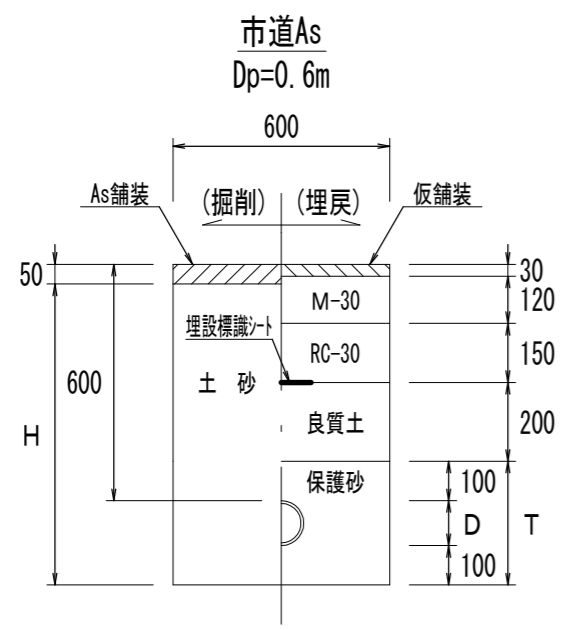


番号	管種	口径	D	T	H
①	HPPE	150	180	380	830
②	HPPE	75	90	290	740

同時埋設工

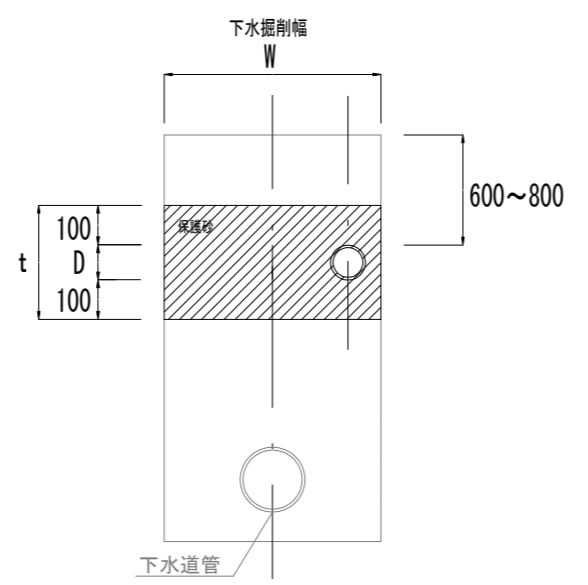


番号	管種	口径	D	T	W
①	HPPE	150	180	380	850
②	HPPE	75	90	290	850
③	HPPE	75	90	290	800
④	HPPE	50	63	263	850
⑤	HPPE	50	63	263	800
⑥	HPPE	25	32	232	850
⑦	HPPE	25	32	232	800



公道下給水工標準図 S-No Scale

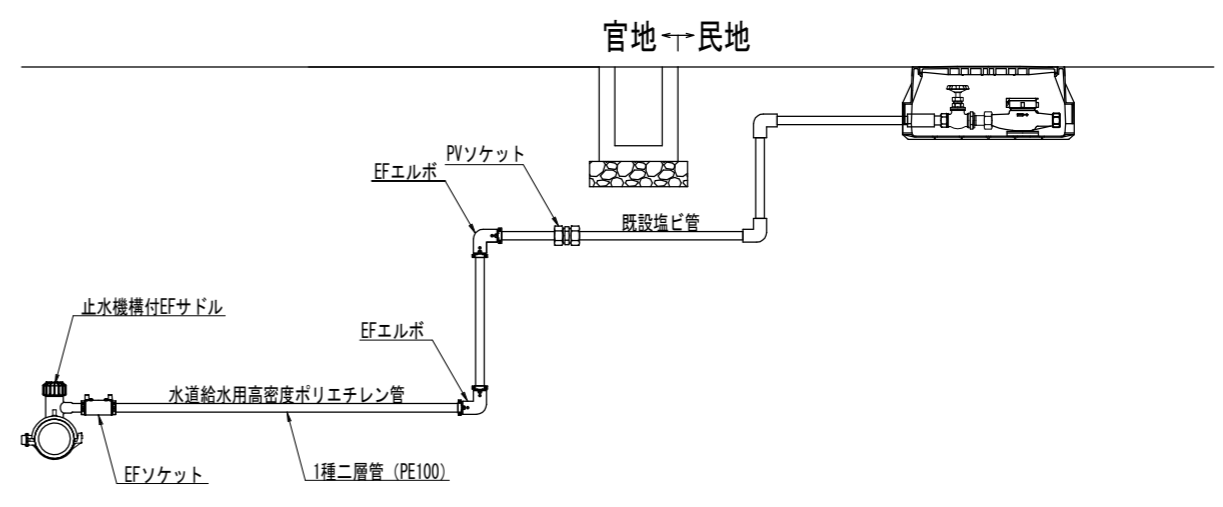

舗装復旧断面図 1:10

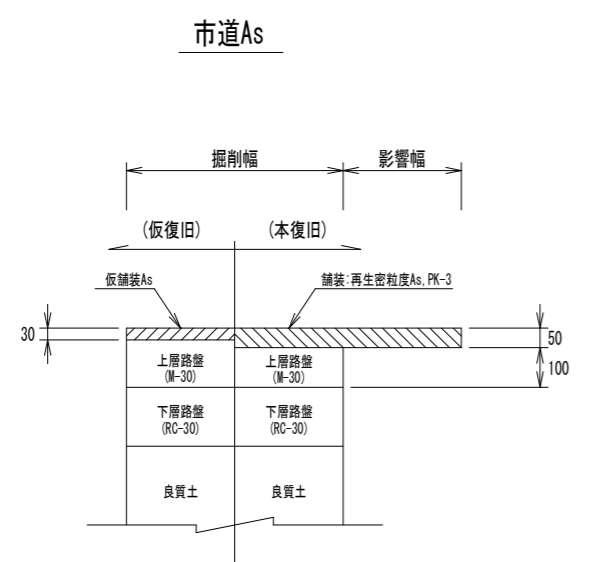

各種標準図 1:5

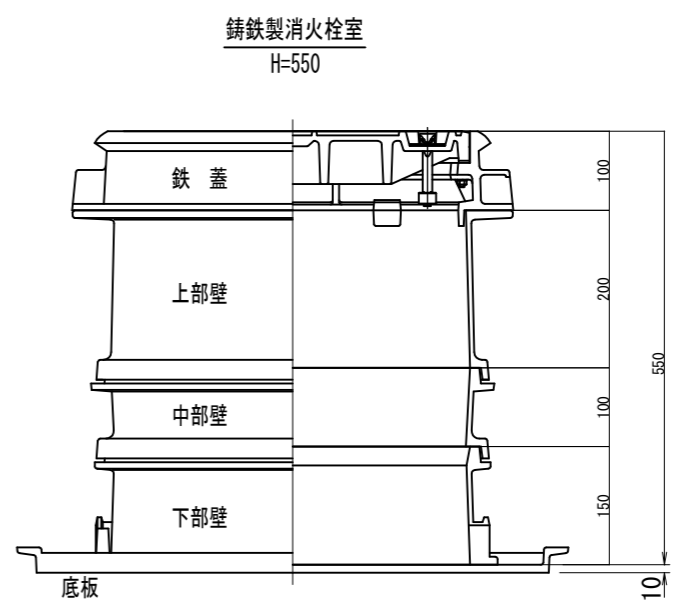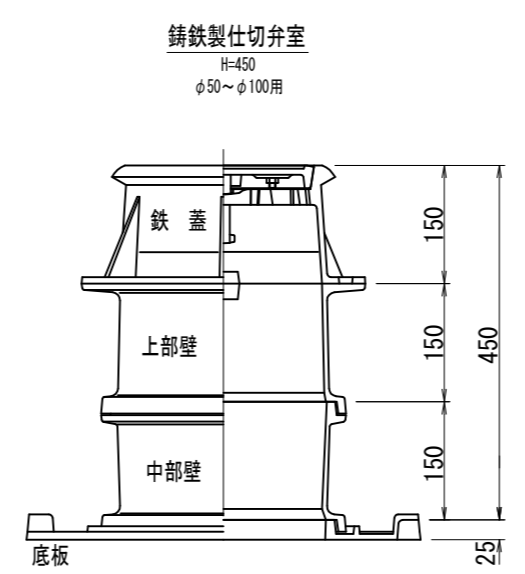

工事番号	京丹水上8改工第1号
工事名	口大野地区管渠布設工事その26(に伴う水道工事)
施工箇所	京丹後市大宮町口大野 地内
図面種類	土工断面図・舗装復旧断面図・各種標準図
縮尺	図示
図面番号	5 葉ノ内第 5 号
京丹後市 上下水道部 施設課	