



位置図 S=1:5,000

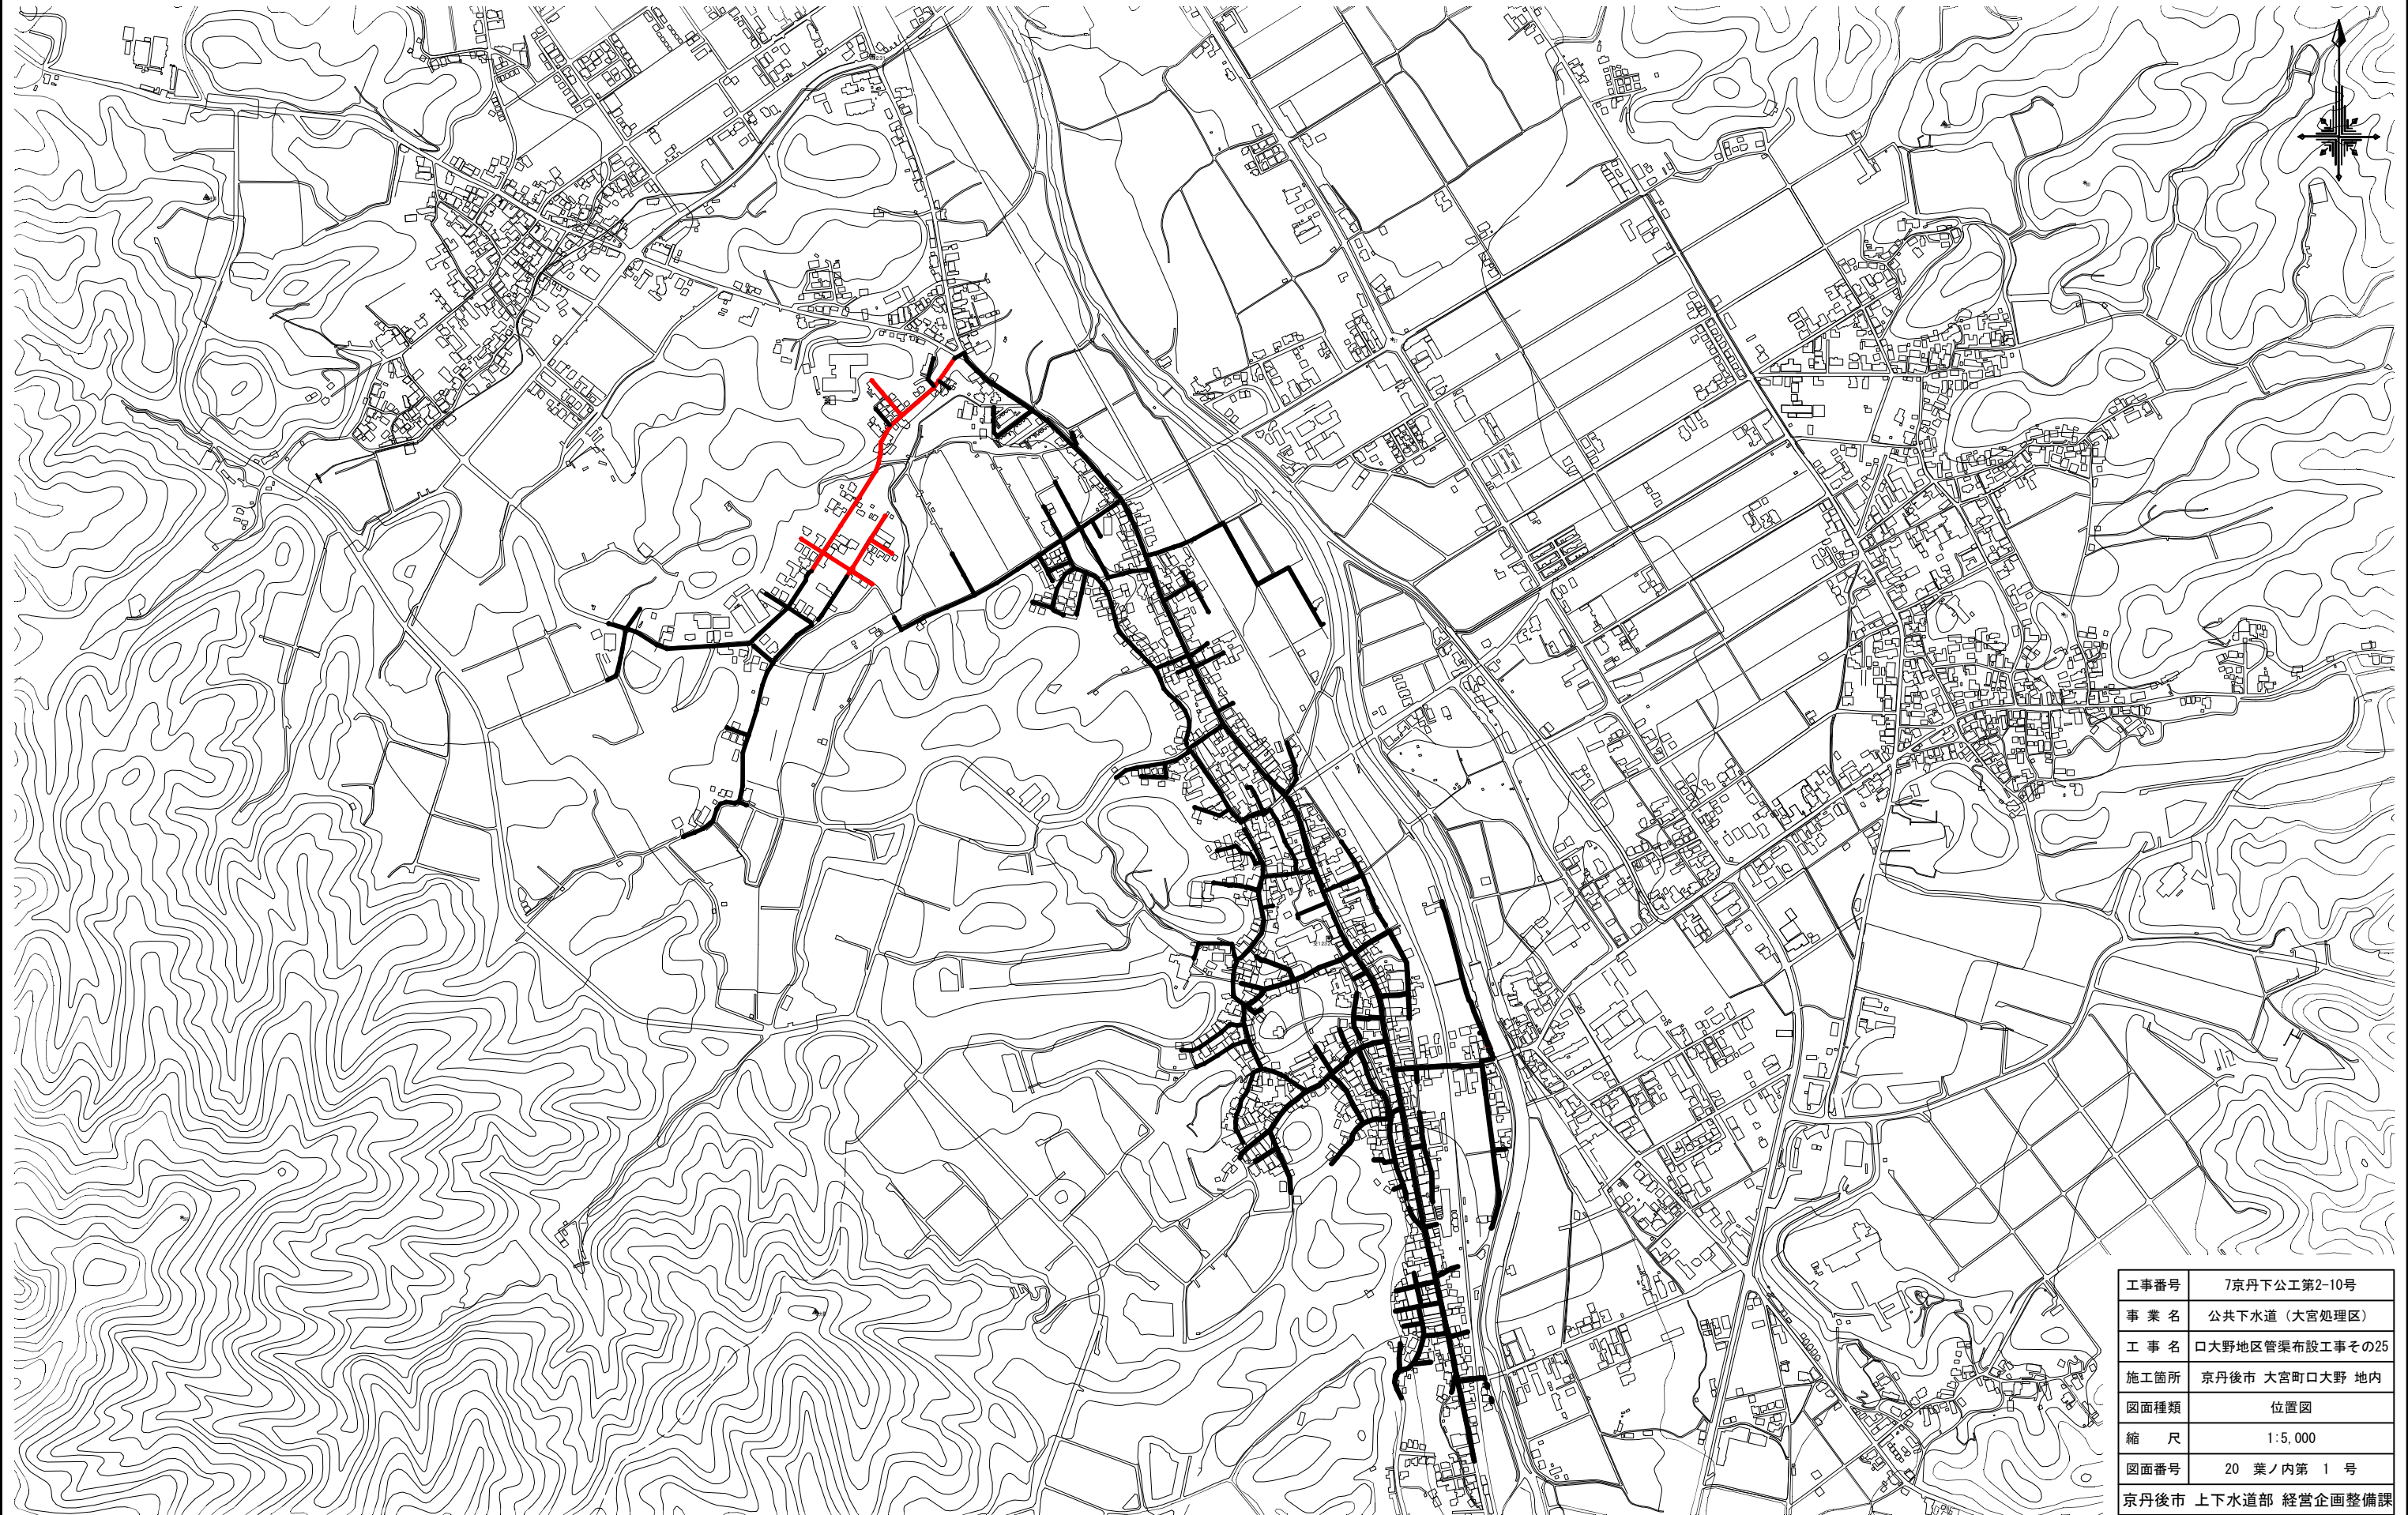


工事番号	7京丹下公工第2-10号
事業名	公共下水道（大宮処理区）
工事名	口大野地区管渠布設工事その25
施工箇所	京丹後市 大宮町口大野 地内
図面種類	位置図
縮尺	1:5,000
図面番号	20 葉ノ内第 1 号
京丹後市 上下水道部 経営企画整備課	

平面図 1:500


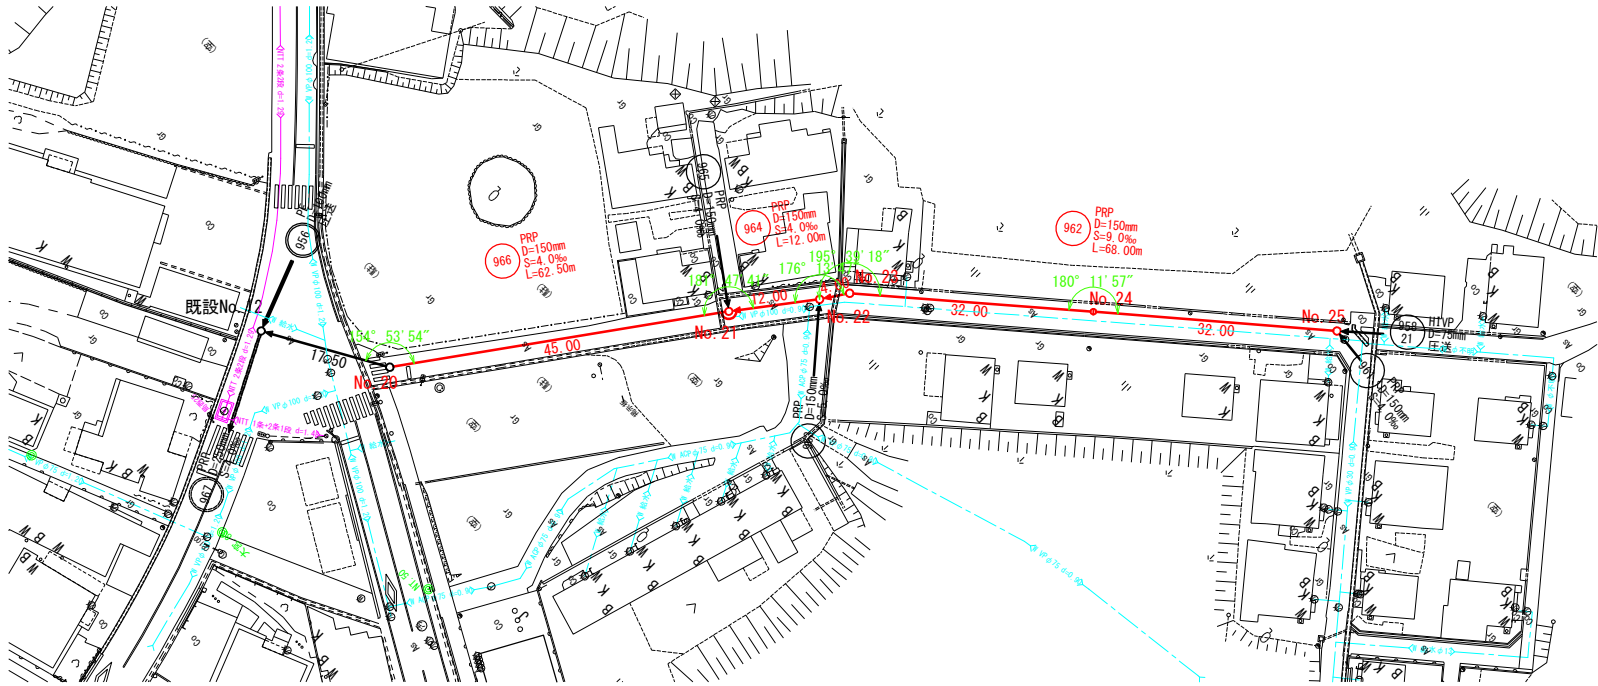


縦断面図

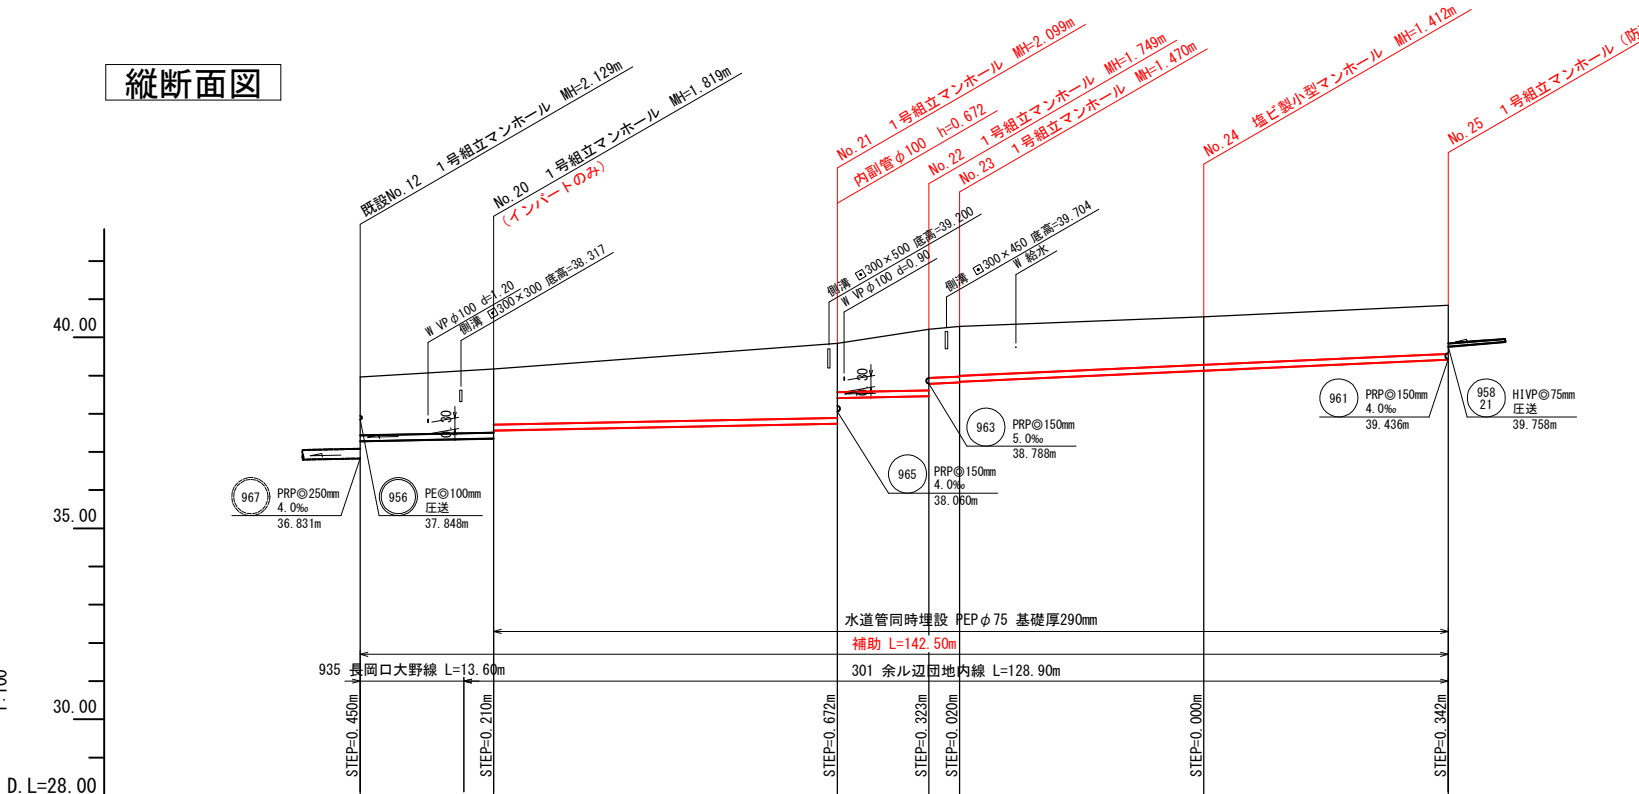


管 符 号	966		964	962	
勾 配	4.0‰			9.0‰	
管 種	PRP				
口 径	φ150				
路 線 延 長	62.50m		12.00m	68.00m	
土 被 り	1.53	1.67 1.46	1.95 1.27	1.60 1.27 1.32 1.30	1.26
管 底 高	36.831 37.281	37.351 37.561	37.741 38.413	38.461 38.784 38.820 38.840	39.128
地 盤 高	38.96	39.17	39.84	40.21 40.29	40.54
人孔間距離	17.50m	45.00m	12.00m	4.00m	32.00m

断面図 1:100

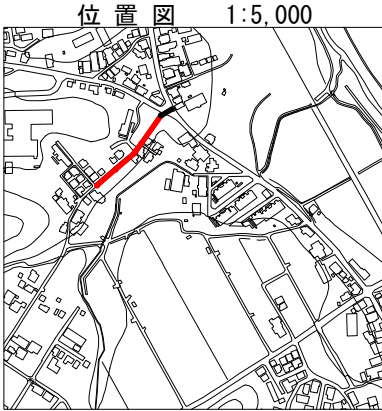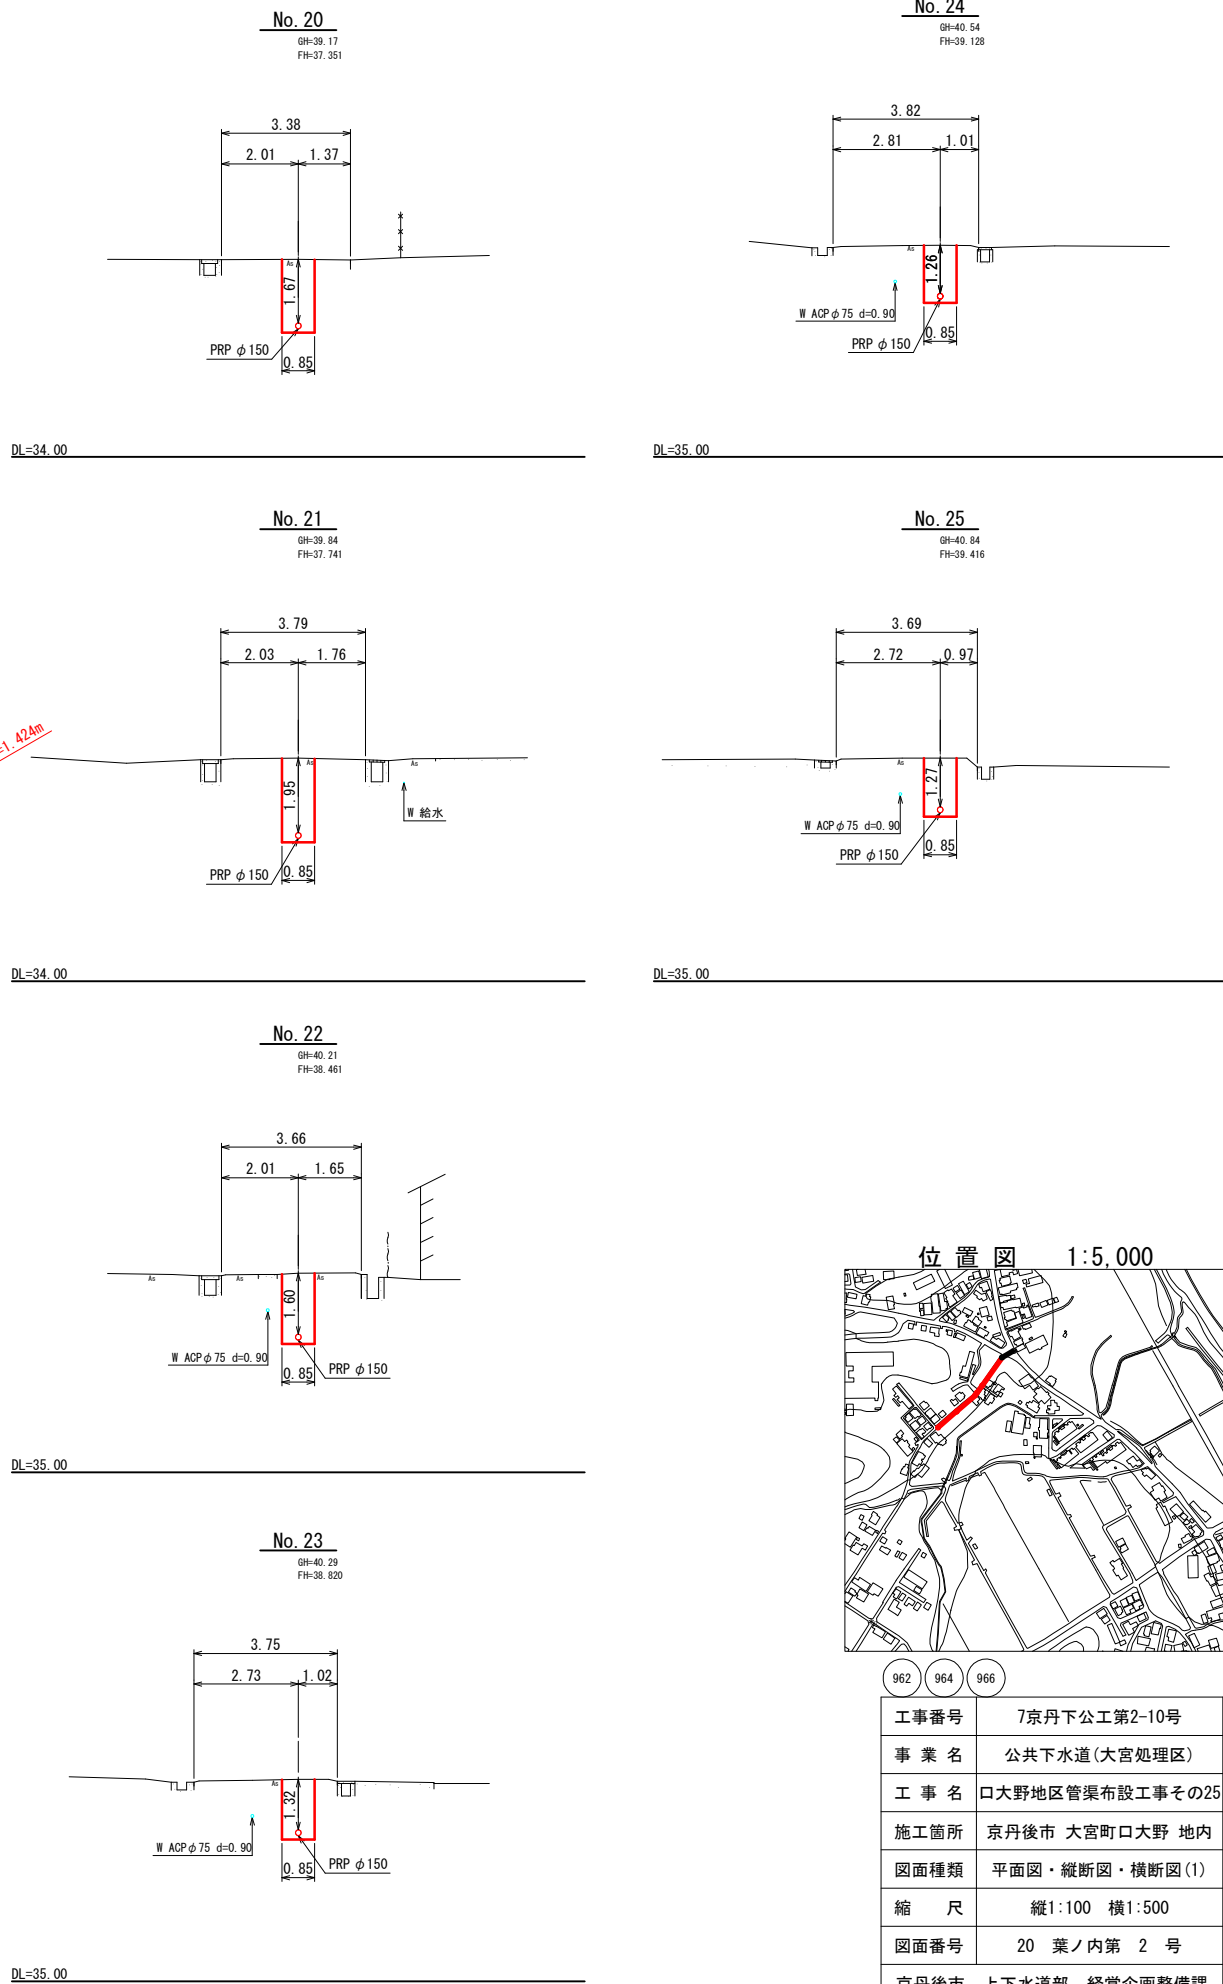


工事番号	7京丹下公工第2-10号
事業名	公共下水道(大宮処理区)
工事名	口大野地区管渠布設工事その25
施工箇所	京丹後市 大宮町口大野 地内
図面種類	平面図・縦断面図・横断面図(1)
縮 尺	縦1:100 横1:500
図面番号	20 葉ノ内第 2 号
京丹後市 上下水道部 経営企画整備課	


平面図 1:500

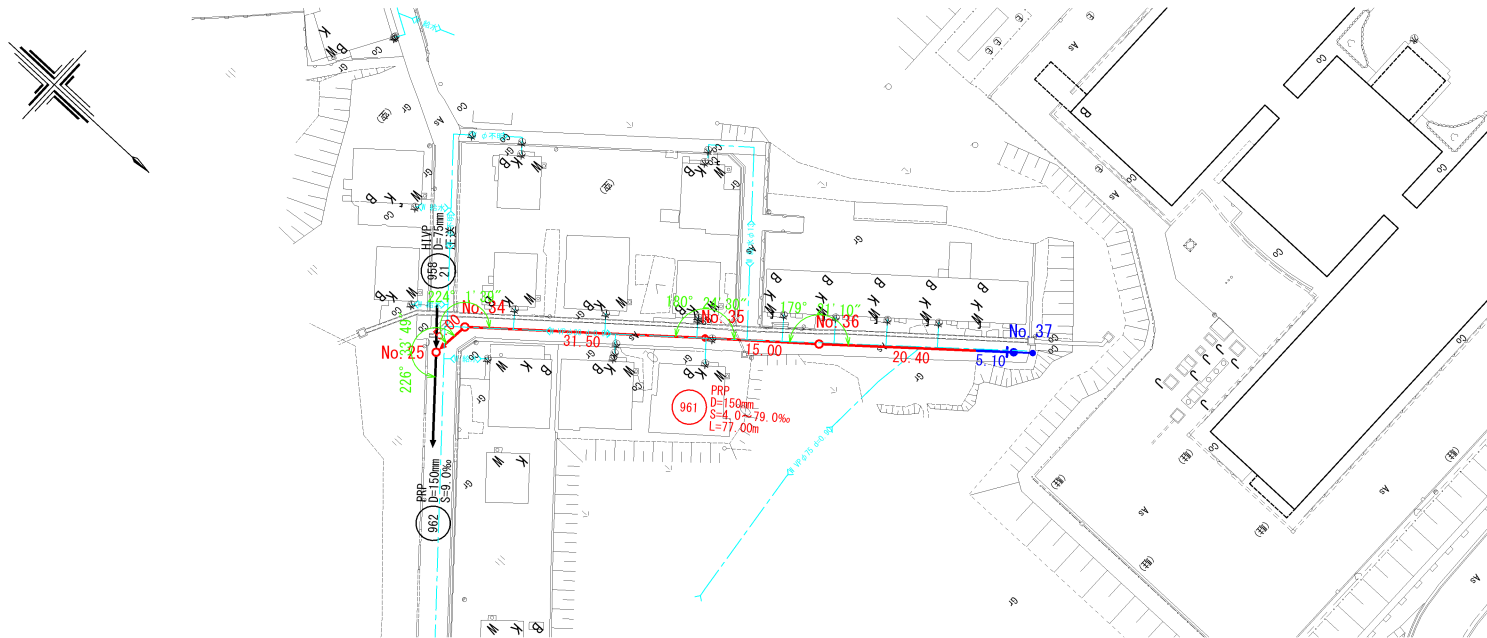


断面図 1:100

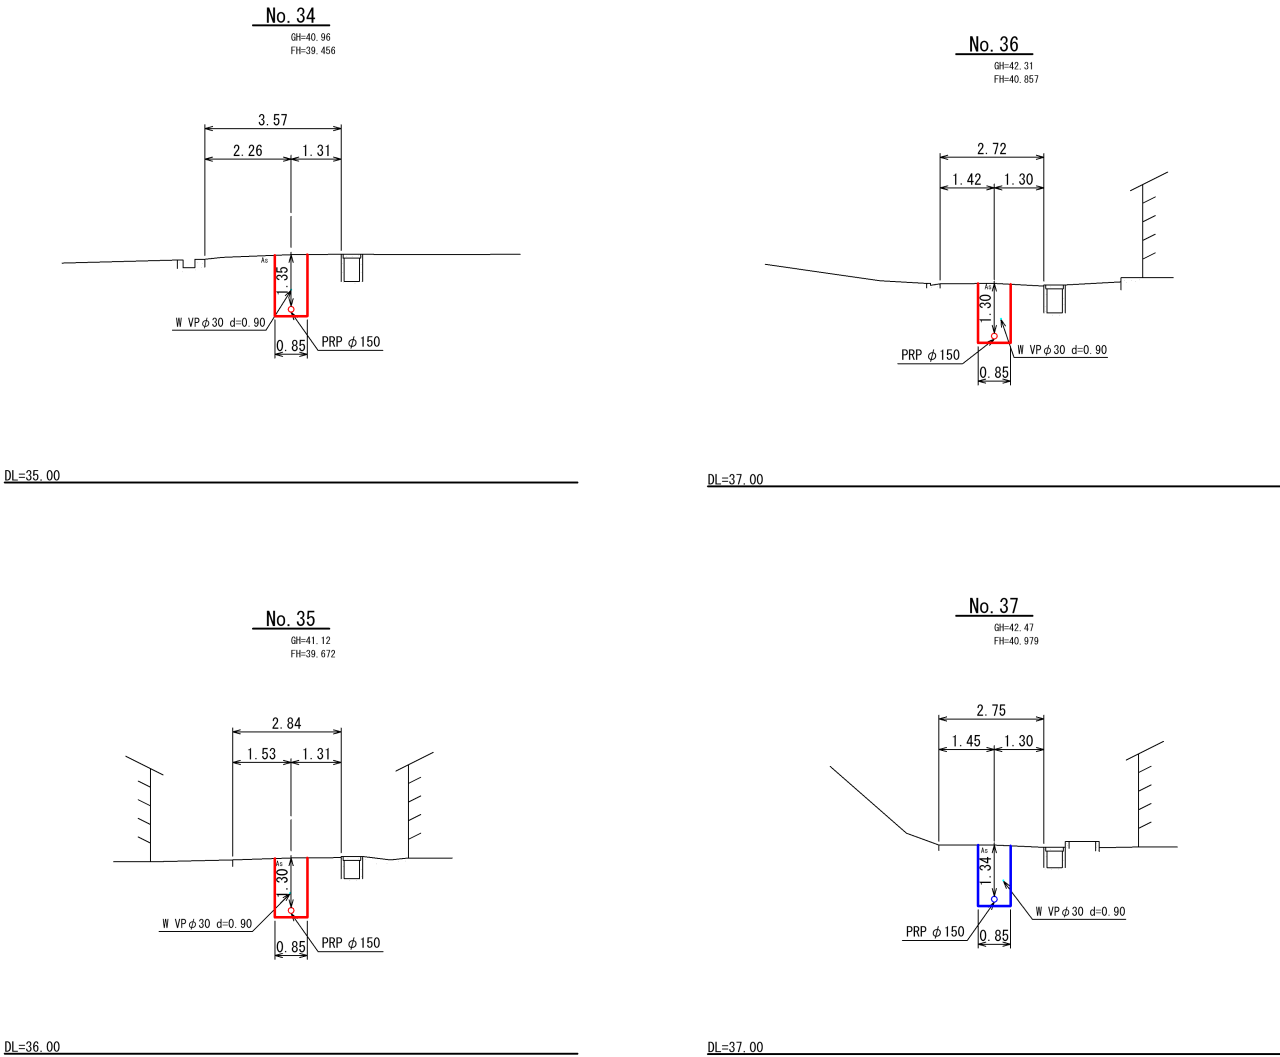

縦断面図

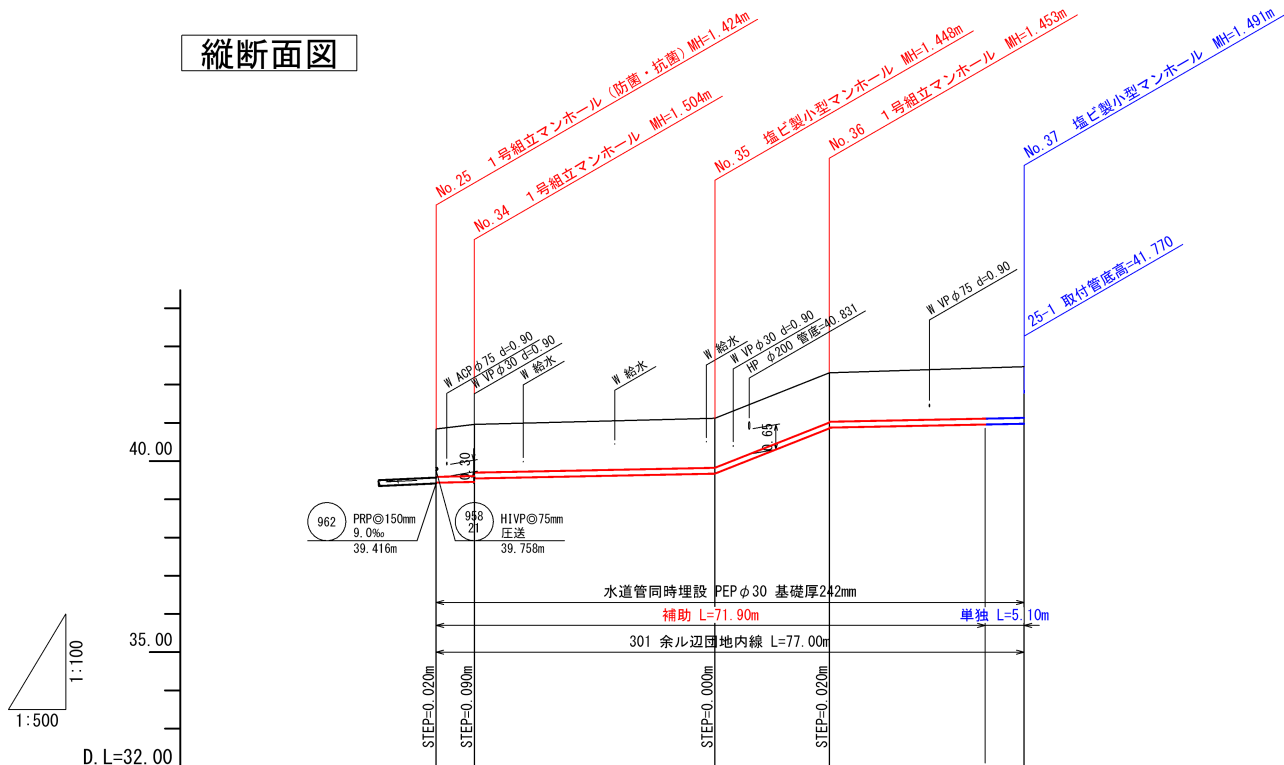


位置図 1:5,000

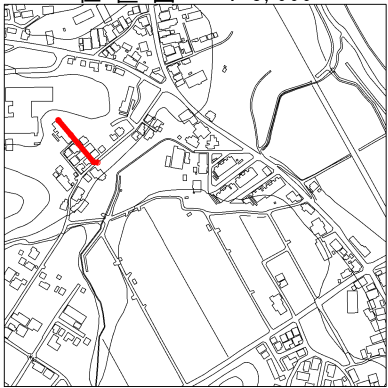


管 符 号	961				
勾 配	4.0‰ 79.0‰ 4.0‰				
管 種	PRP				
口 径	φ150				
路 線 延 長	77.00m				
土 被 り	1.25 1.35 1.26	1.30	1.30 1.28	1.34	
管 底 高	39.416 39.436 39.456 39.546	39.672	40.857 40.877	40.979	
地 盤 高	40.84 40.96	41.12	42.31	42.47	
人孔間距離	5.00m	31.50m	15.00m	25.50m	

工事番号	7京丹下公工第2-10号
事 業 名	公共下水道(大宮処理区)
工 事 名	口大野地区管渠布設工事その25
施工箇所	京丹後市 大宮町口大野 地内
図面種類	平面図・縦断面図・横断面図(2)
縮 尺	縦1:100 横1:500
図面番号	20 葉ノ内第 3 号
京丹後市 上下水道部 経営企画整備課	



平面図 1:500

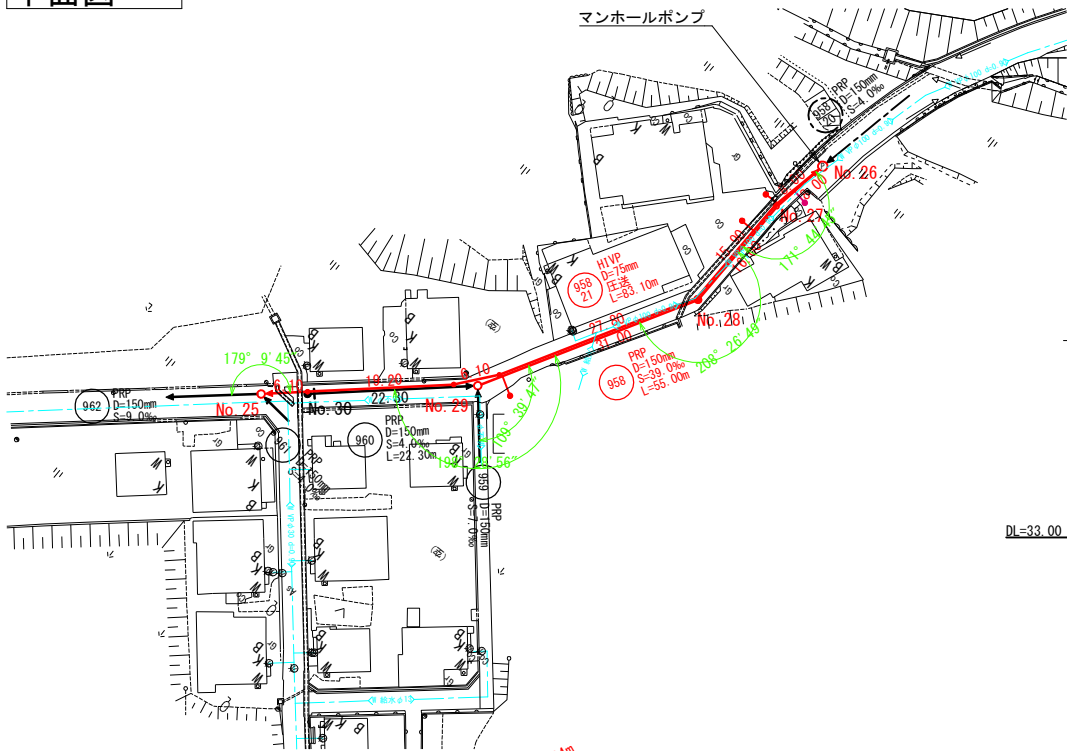


断面図 1:100

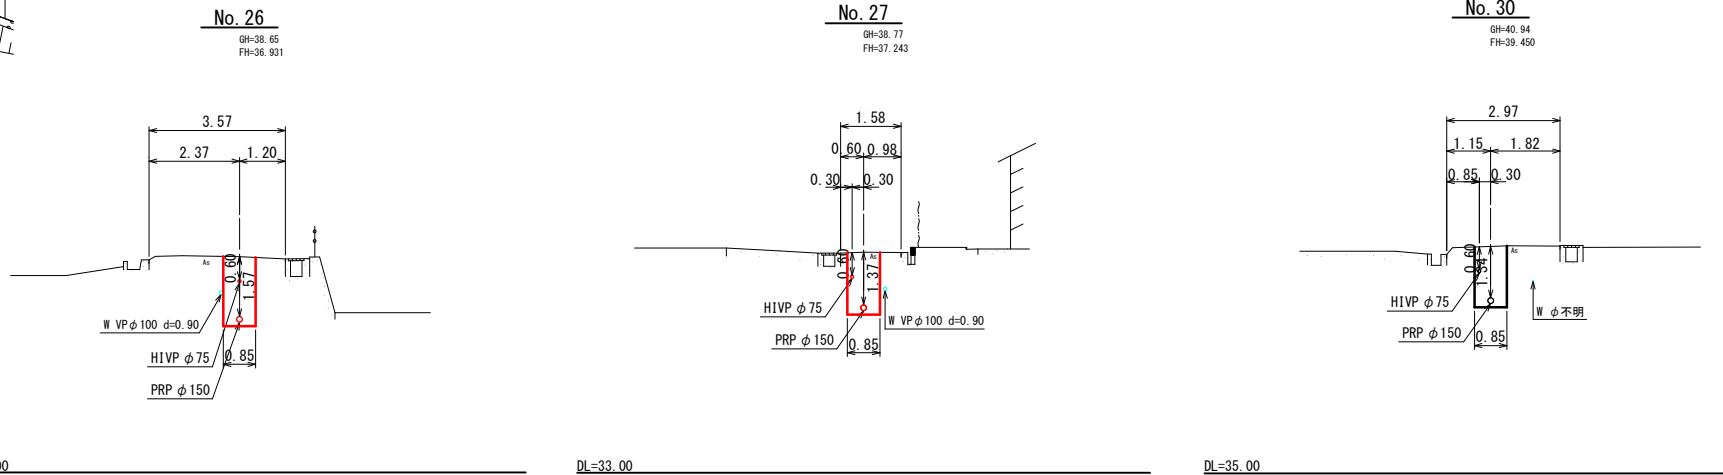

縦断面図

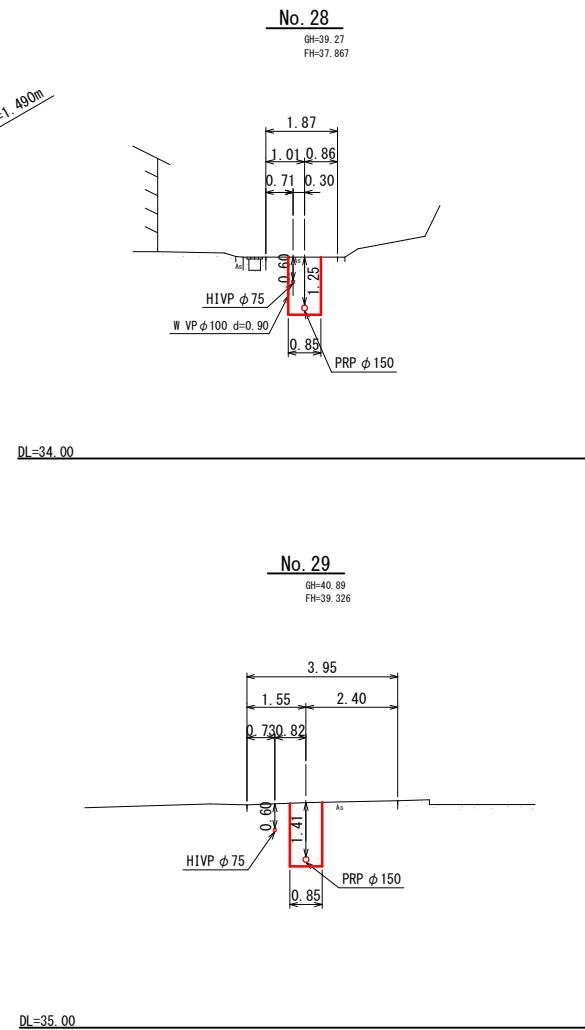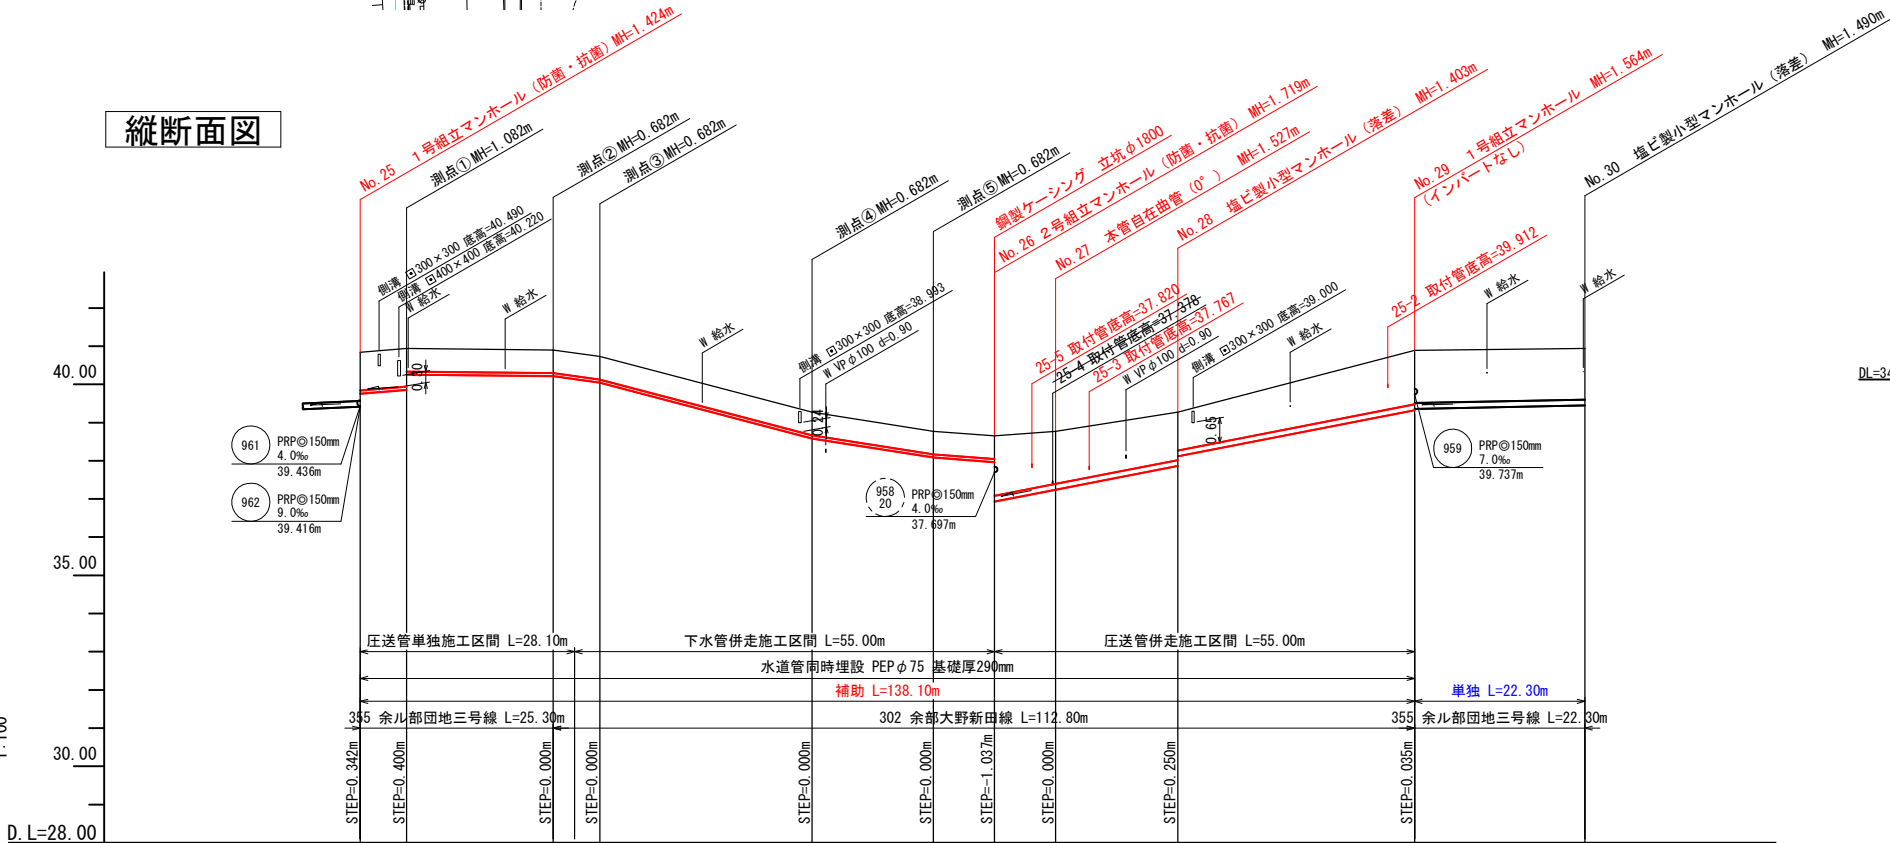


位置図 1:5,000

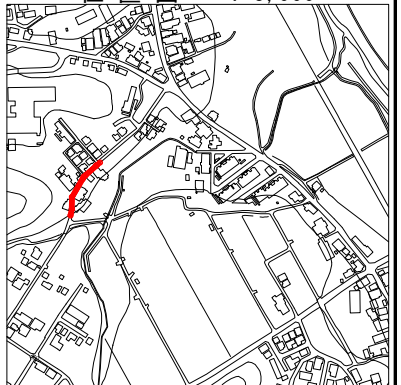


管 符 号	958 21									
勾 配	圧送									
管 種	HIVP									
口 径	φ75									
路 線 延 長	83.10m									
土 被 り	1.00	1.00	0.60	0.60	0.60	0.60	0.60	1.25	1.41	1.34
管 底 高	39.416	39.758	39.858	40.258	40.218	40.048	39.588	38.088	37.867	39.326
地 盤 高	40.84	40.94	40.94	40.94	40.90	40.73	39.27	38.77	39.27	40.89
人孔間距離	6.10m	19.20m	6.10m	27.80m	15.90m	8.00m	8.00m	16.00m	31.00m	22.30m

工事番号	7京丹下公工第2-10号
事業名	公共下水道(大宮処理区)
工事名	口大野地区管渠布設工事その25
施工箇所	京丹後市 大宮町口大野 地内
図面種類	平面図・縦断面図・横断面図(3)
縮 尺	縦1:100 横1:500
図面番号	20 葉ノ内第 4 号
京丹後市 上下水道部 経営企画整備課	



平面図 1:500

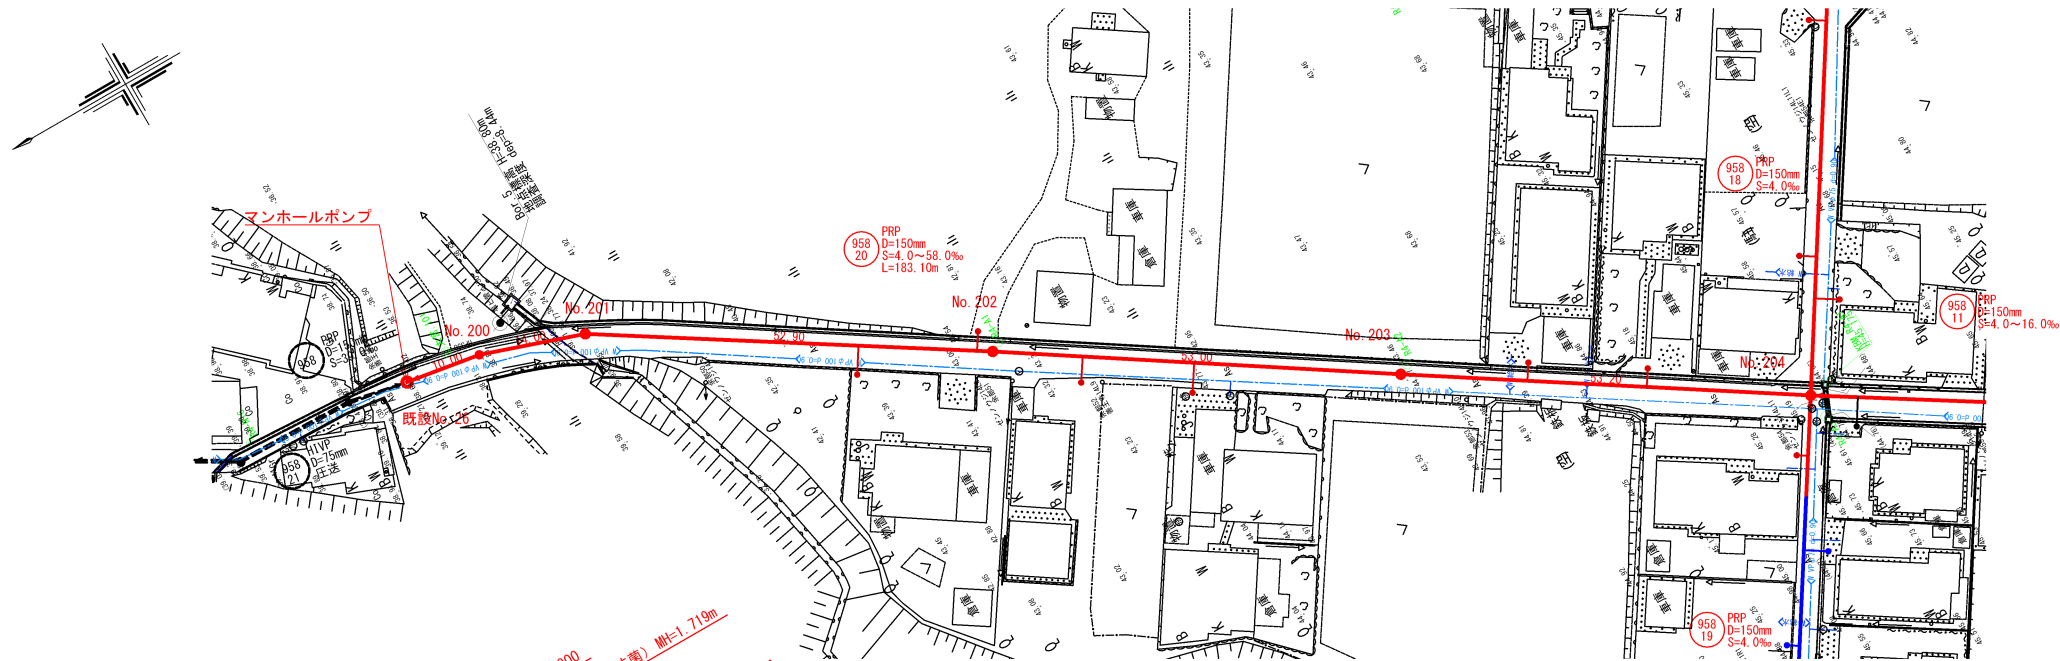


断面図 1:100

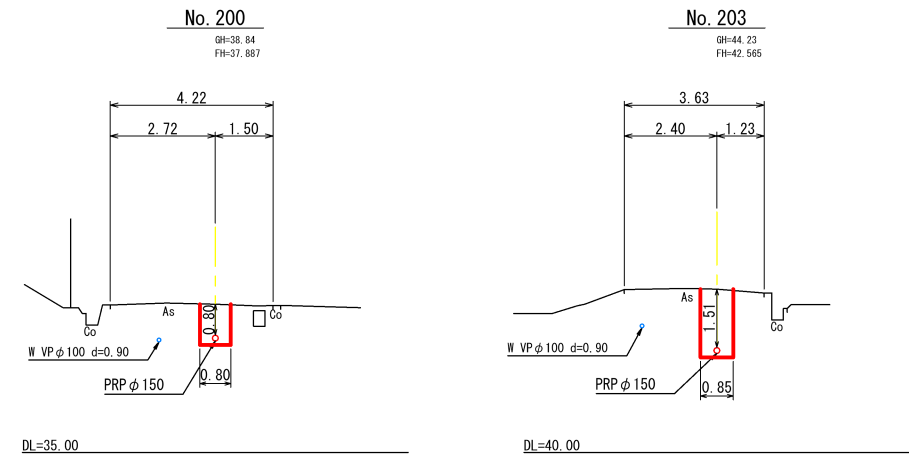

縦断面図

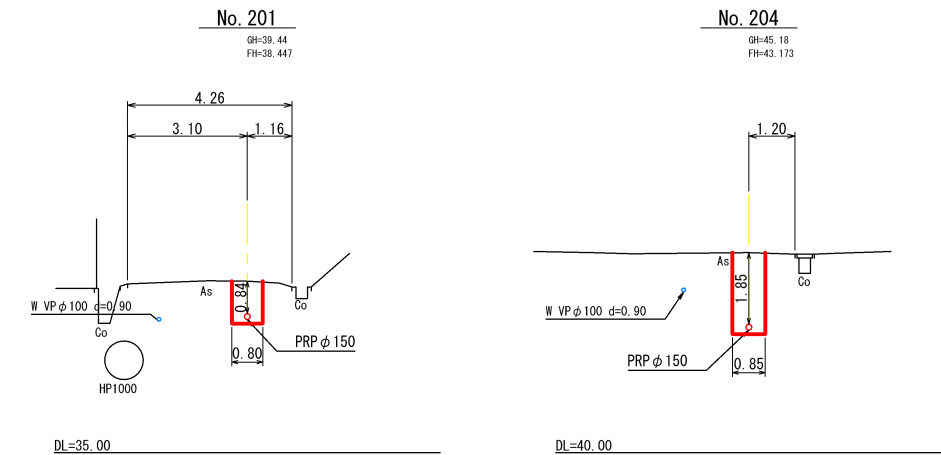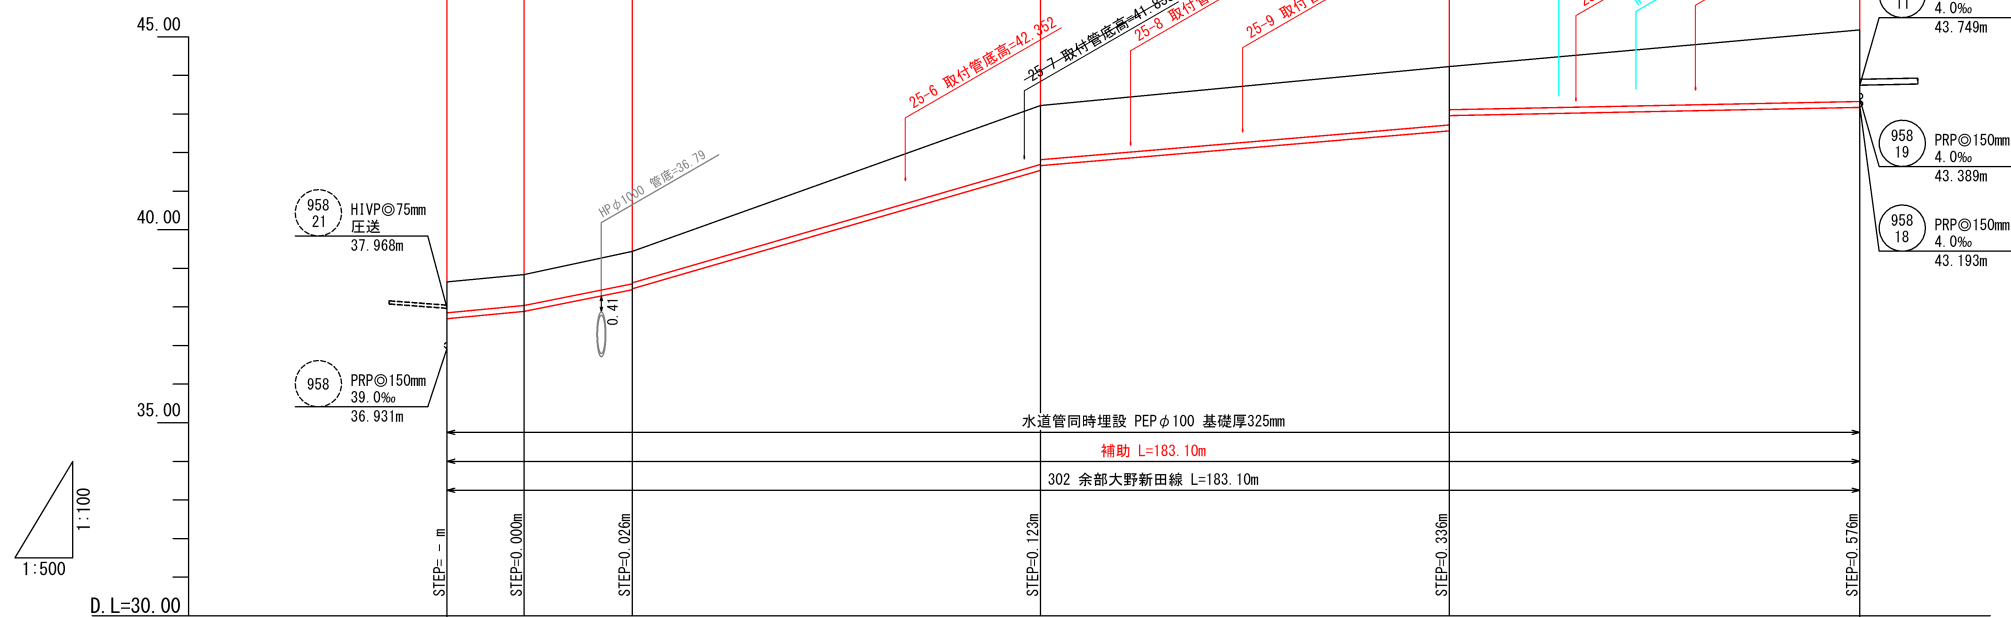

位置図 1:5,000


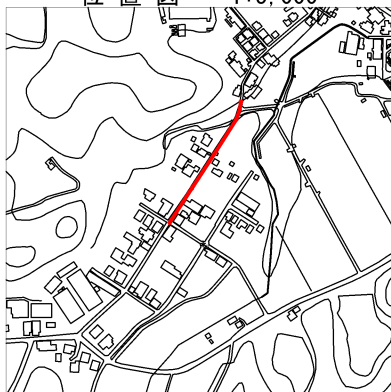


管 符 号	958 20					
勾 配	19.0‰	40.0‰	58.0‰	17.0‰	4.0‰	
管 種	PRP					
口 径	φ150					
路 線 延 長	183.10m					
土 被 り	0.80	0.80	0.84 0.81	1.53 1.40	1.51 1.12	1.85
管 底 高	37.697	37.887	38.447 38.473	41.541 41.664	42.565 42.960	43.173
地 盤 高	38.65	38.84	39.44	43.22	44.23	45.18
人孔間距離	10.00m	14.00m	52.90m	53.00m	53.20m	



工事番号	7京丹下公工第2-10号
事業名	公共下水道(大宮処理区)
工事名	口大野地区管渠布設工事その25
施工箇所	京丹後市 大宮町口大野 地内
図面種類	平面図・縦断面図・横断面図(4)
縮 尺	縦1:100 横1:500
図面番号	20 葉ノ内第 5 号
京丹後市 上下水道部 経営企画整備課	

平面図 1:500

断面図 1:100

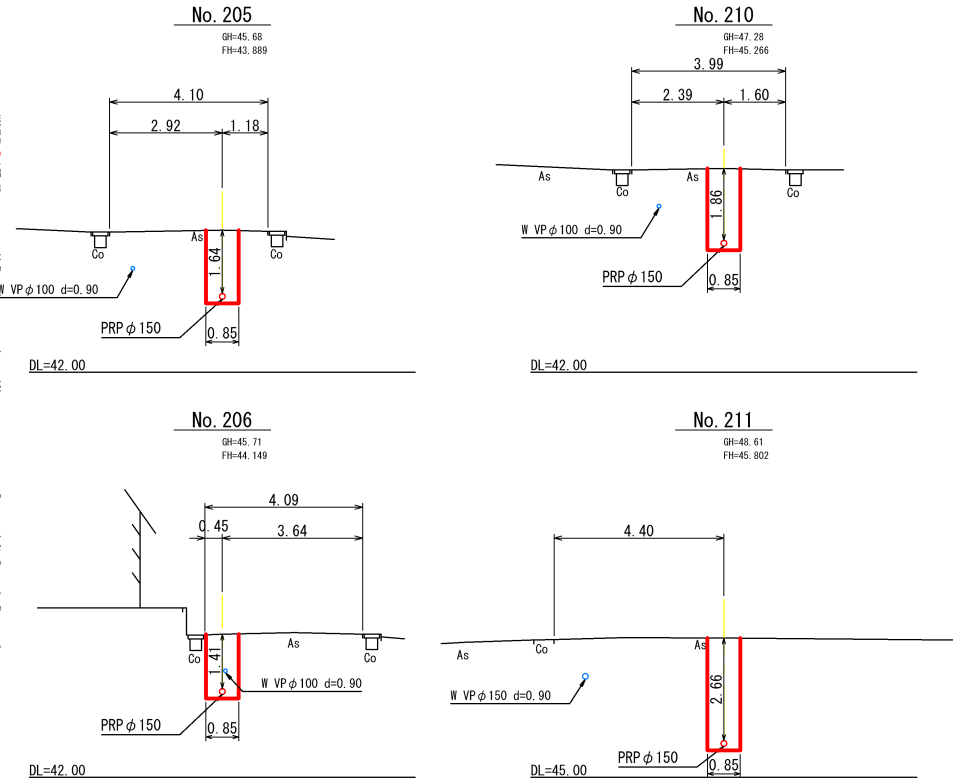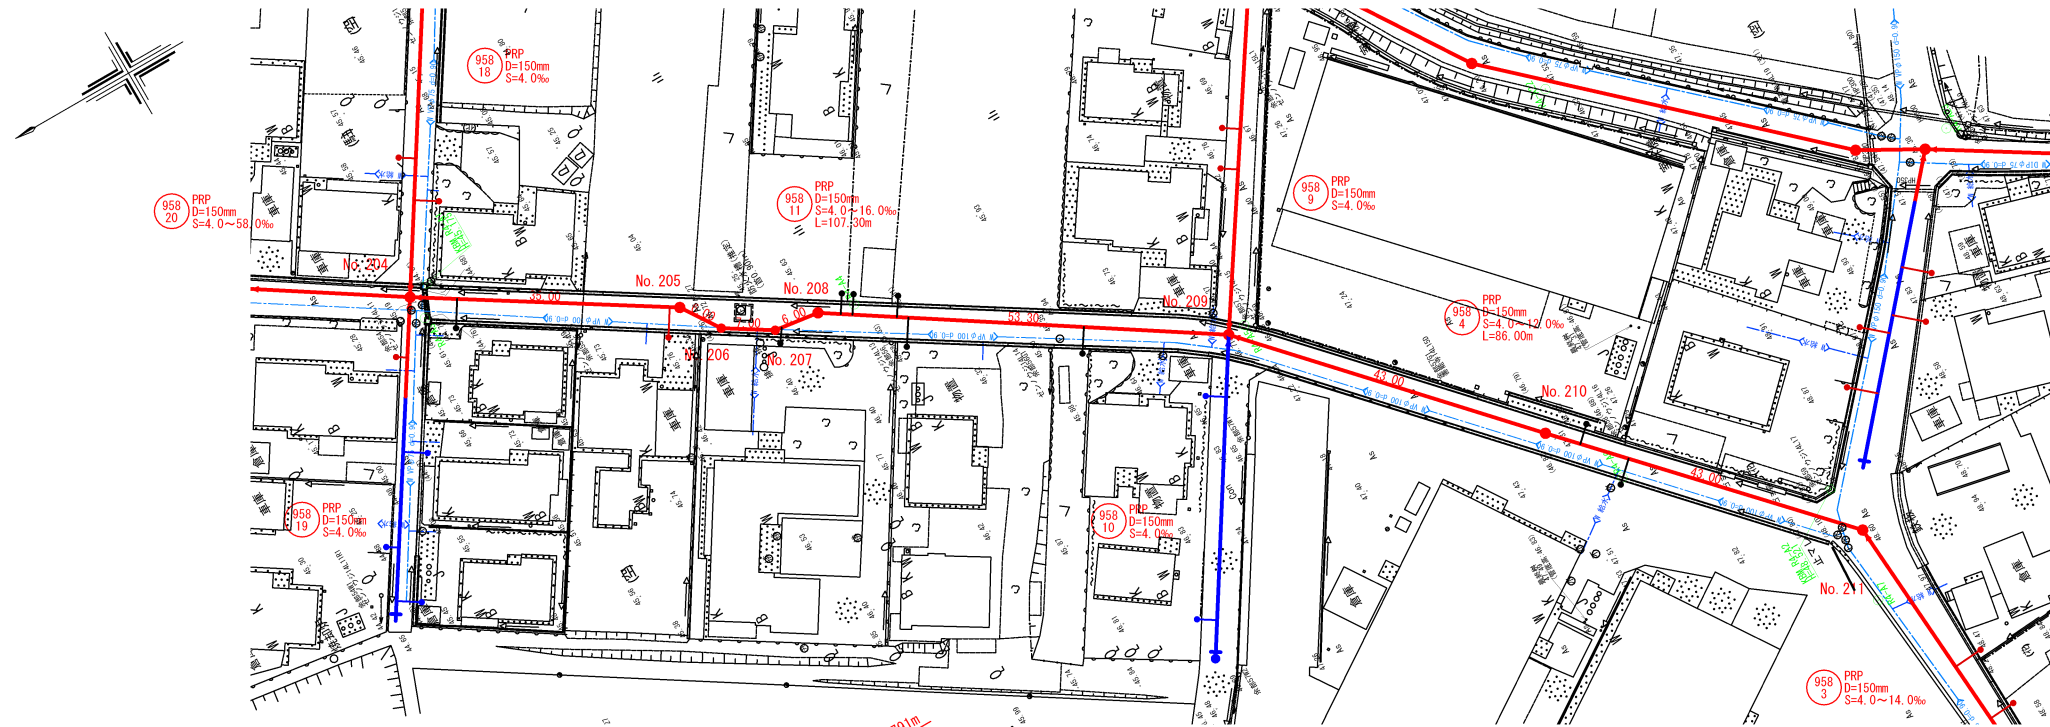


縦断面図

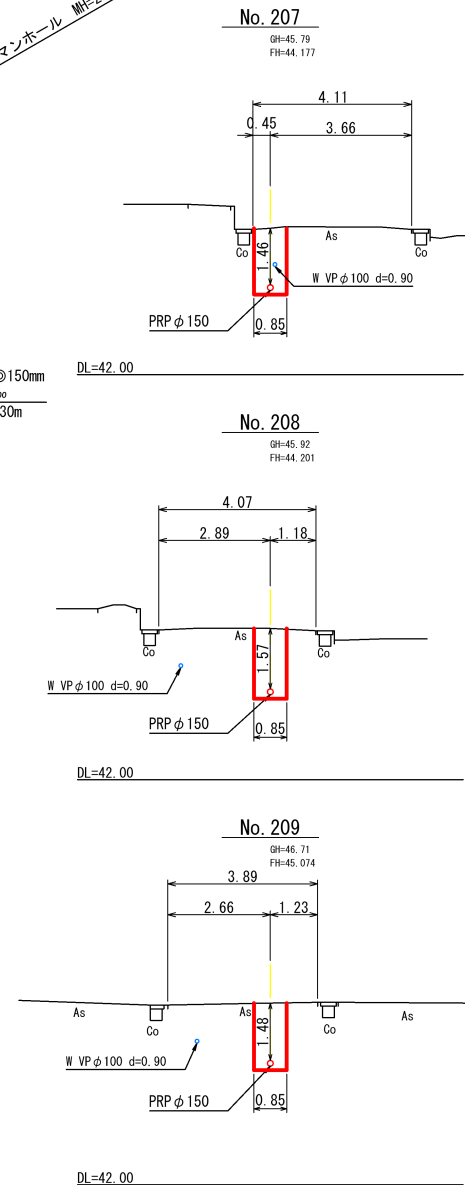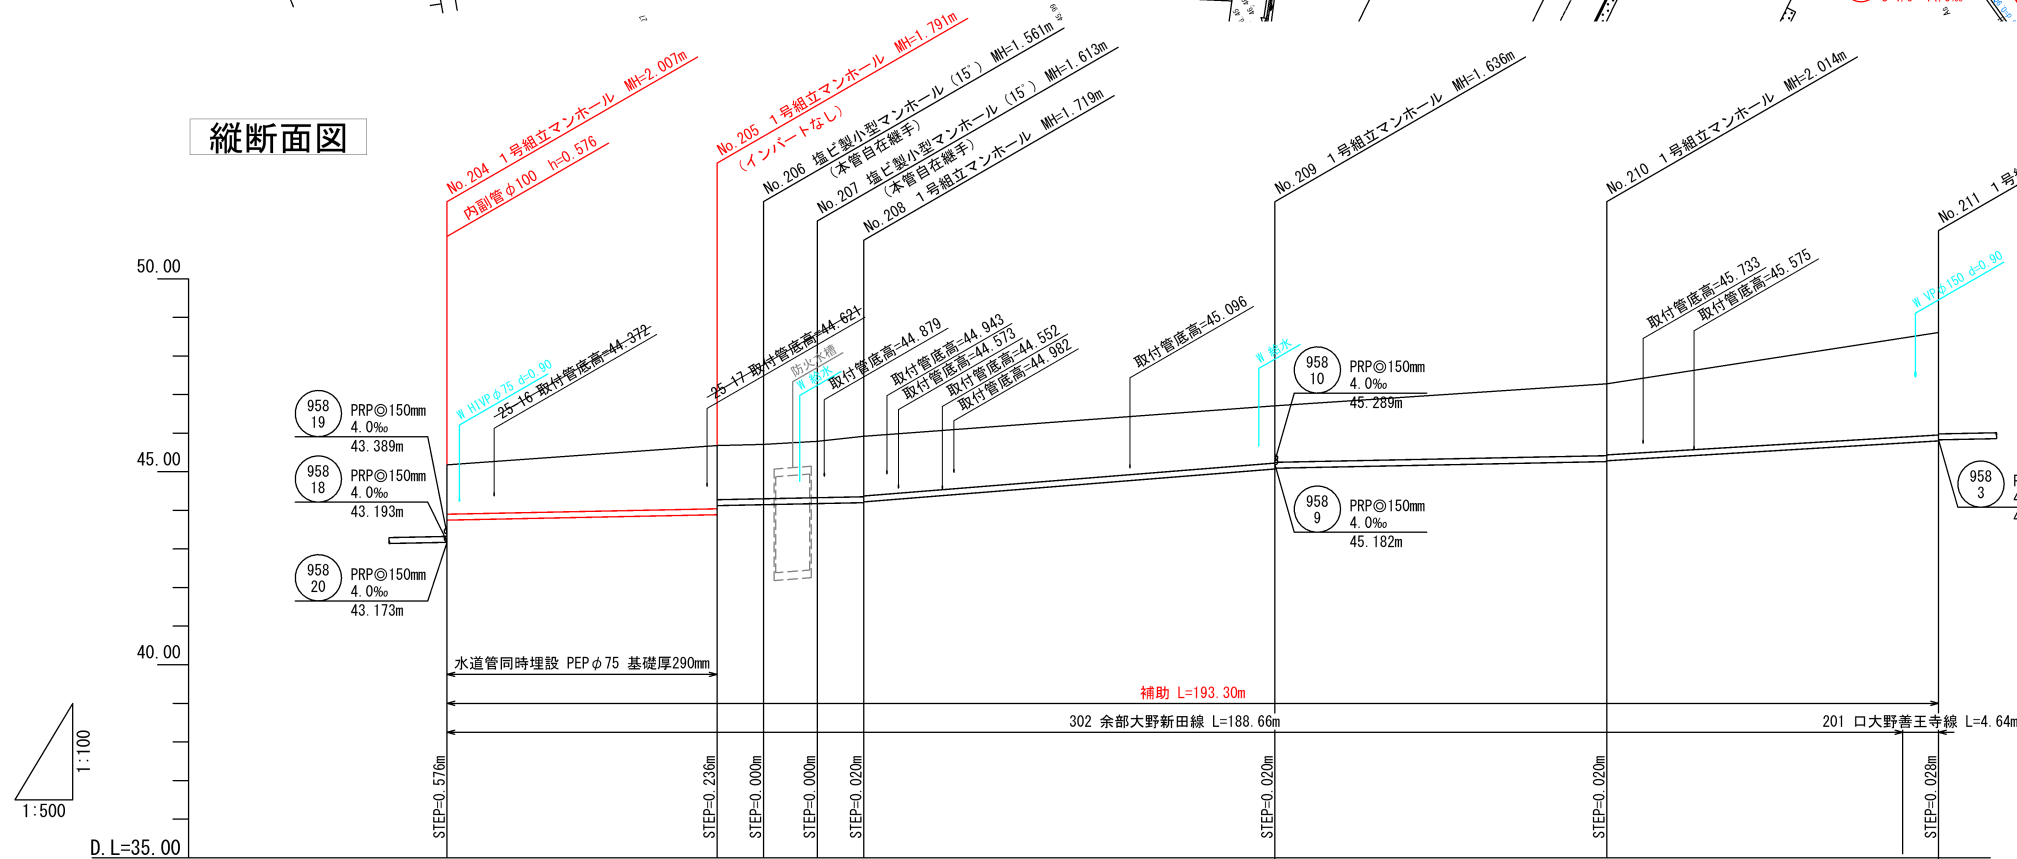


管 符 号	(958 11)				(958 4)			
勾 配	4.0‰				16.0‰			
管 種	PRP				PRP			
口 径	φ150				φ150			
路 線 延 長	107.30m				86.00m			
土 被 り	1.28	1.64	1.40	1.41	1.46	1.48	1.46	2.66
管 底 高	43.749	43.889	44.125	44.149	44.177	45.074	45.094	45.266
地 盤 高	45.18	45.68	45.71	45.79	45.81	46.71	46.71	48.61
人孔間距離	35.00m	6.80m	7.00m	6.00m	53.30m	43.00m	43.00m	

位置図 1:5,000	
(958 11)	(958 4)
工事番号	7京丹下公工第2-10号
事業名	公共下水道(大宮処理区)
工事名	口大野地区管渠布設工事その25
施工箇所	京丹後市 大宮町口大野 地内
図面種類	平面図・縦断面図・横断面図(5)
縮 尺	縦1:100 横1:500
図面番号	20 葉ノ内第 6 号
京丹後市 上下水道部 経営企画整備課	


平面図 1:500

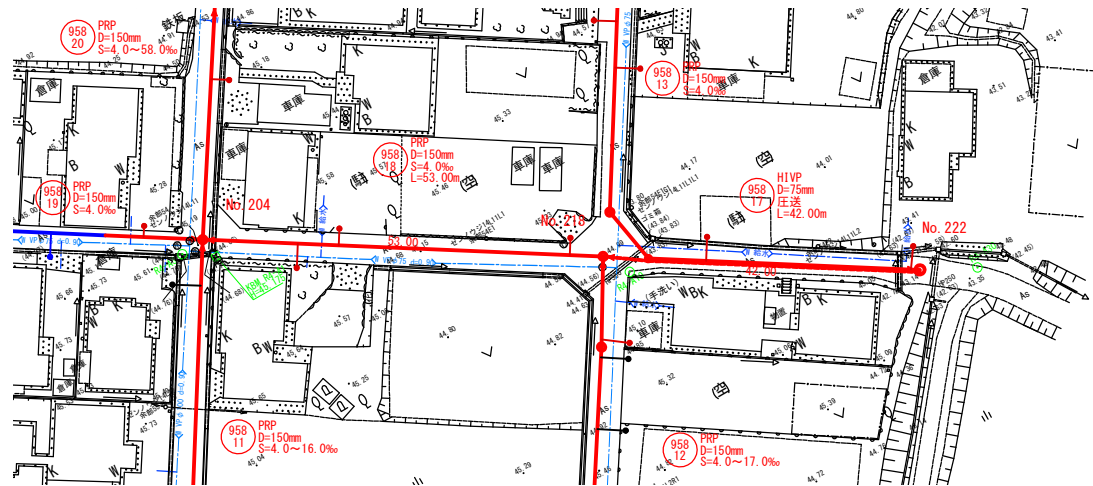


断面図 1:100

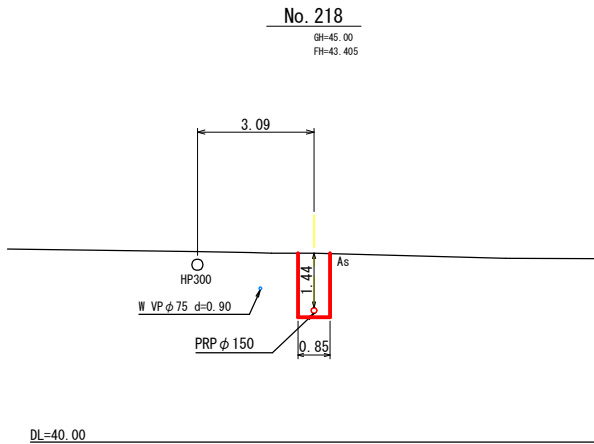


縦断面図

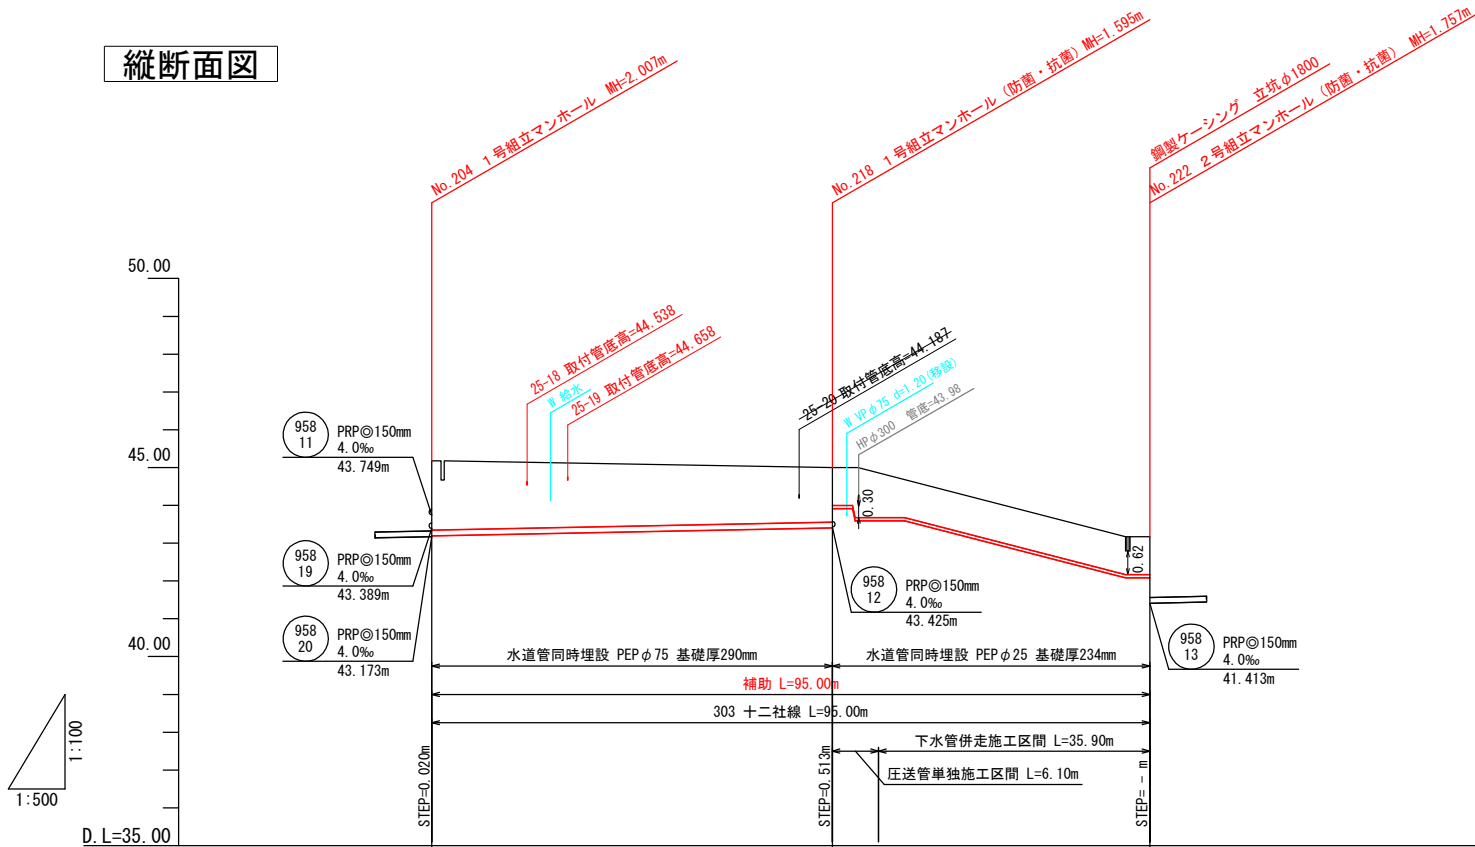

No. 222
BH=43.17
FH=42.088


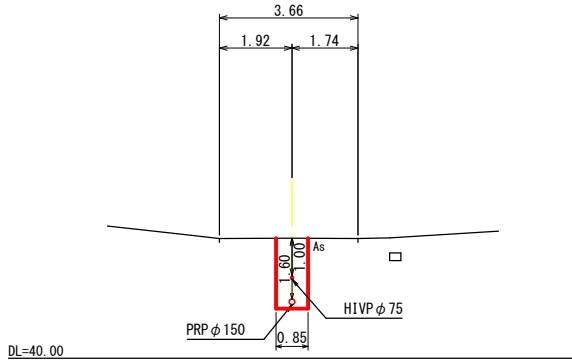


位置図 1:5,000

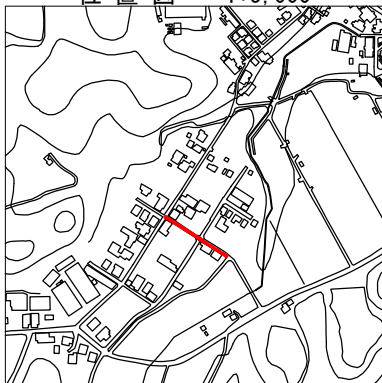





管 符 号		958 18	958 17	
勾 配		4.0‰	圧送	
管 種		PRP	HIVP	
口 径		φ150	φ75	
路 線 延 長		53.00m	42.00m	
土 被 り	1.83	1.44	1.00	
管 底 高	43.193	43.405 43.918	42.088	
地 盤 高	45.18	45.00	43.17	
人孔間距離		53.00m	42.00m	

工事番号	7京丹下公工第2-10号
事業名	公共下水道(大宮処理区)
工事名	口大野地区管渠布設工事その25
施工箇所	京丹後市 大宮町口大野 地内
図面種類	平面図・縦断面図・横断面図(6)
縮 尺	縦1:100 横1:500
図面番号	20 葉ノ内第 7 号
京丹後市 上下水道部 経営企画整備課	

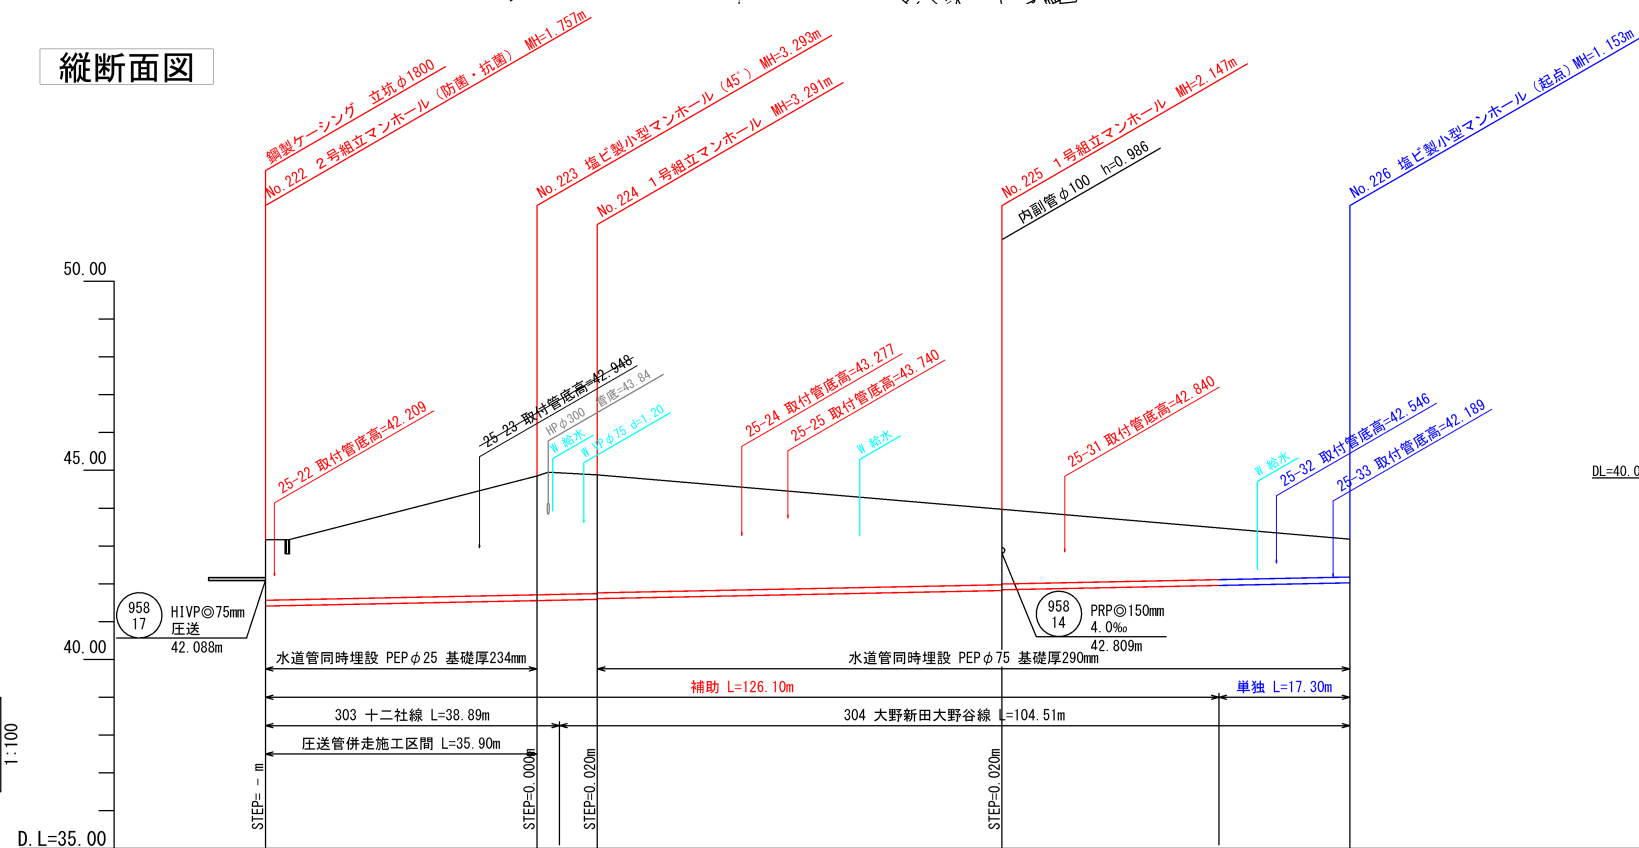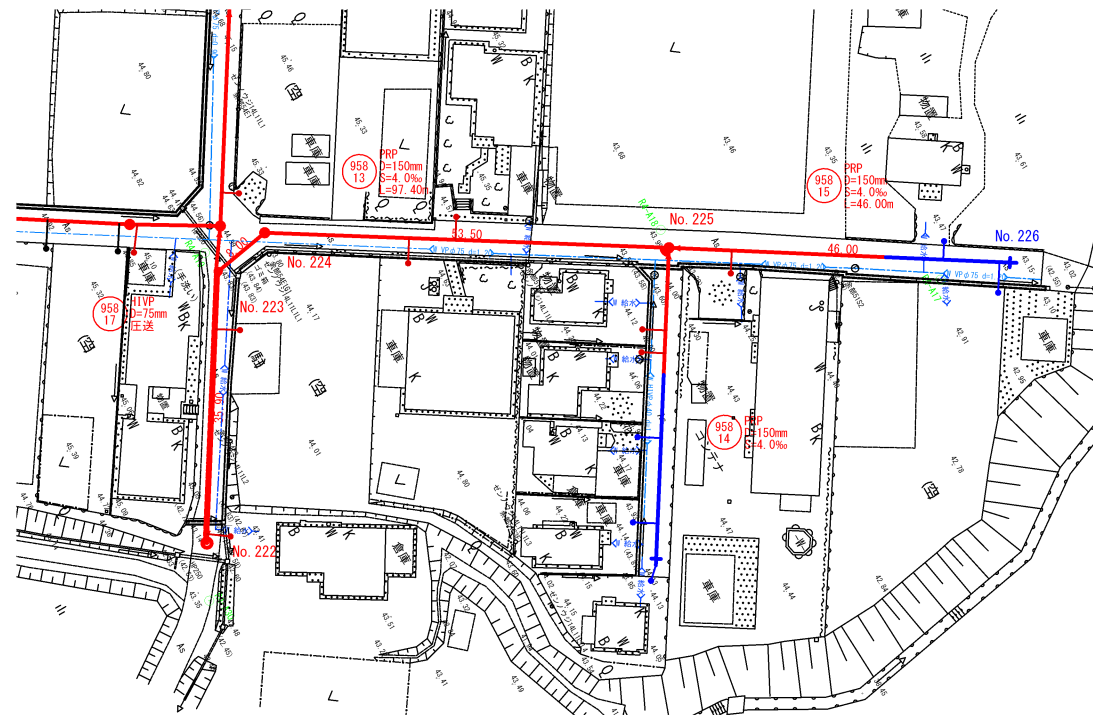


管 符 号			958 13		958 15	
勾 配			4. 0‰		4. 0‰	
管 種			PRP		PRP	
口 径			◎150		◎150	
路 線 延 長			97. 40m		46. 00m	
土 被 り	1. 60	3. 14	3. 14 3. 12	1. 99 1. 97	1. 00	
管 底 高	41. 413	41. 557	41. 589 41. 609	41. 823 41. 843	42. 027	
地 盤 高	43. 17	44. 85	44. 88	43. 97	43. 18	
人孔間距離	35. 90m	8. 00m	53. 50m	46. 00m		

断面図 1:100

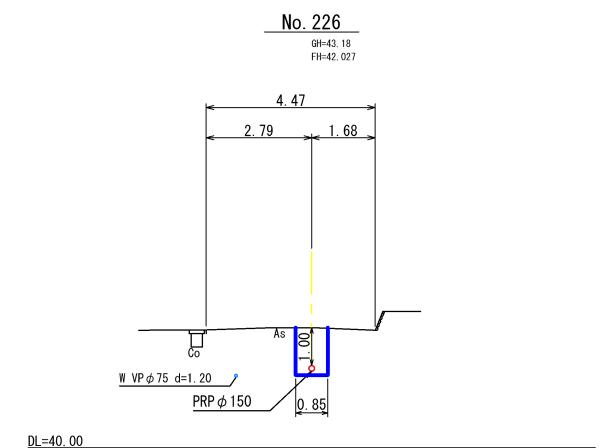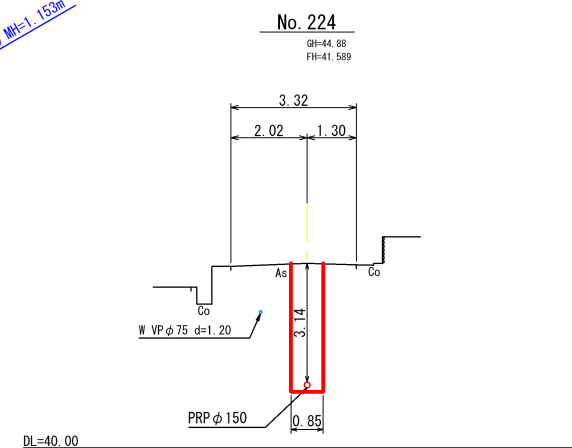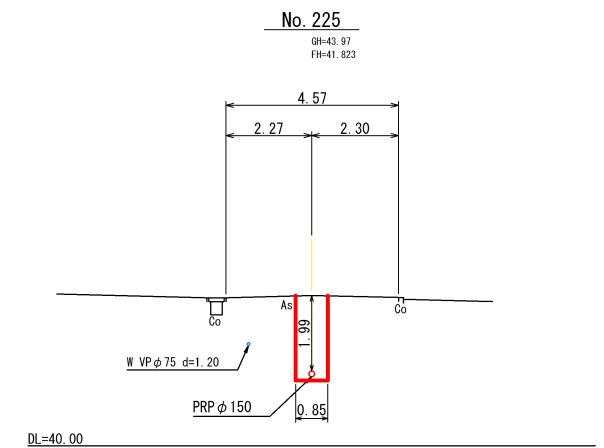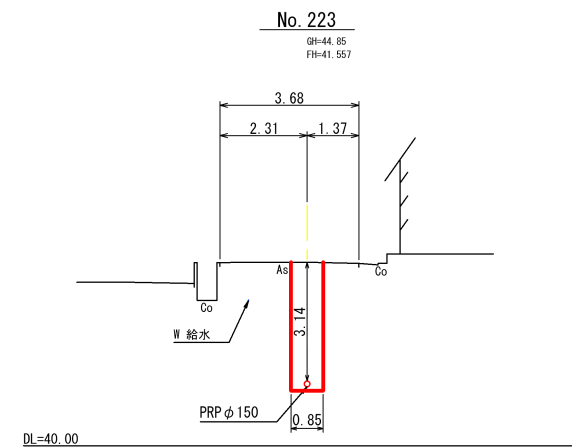


958 13	958 15	
工事番号	7京丹下公工第2-10号	
事業名	公共下水道(大宮処理区)	
工事名	口大野地区管渠布設工事その25	
施工箇所	京丹後市 大宮町口大野 地内	
図面種類	平面図・縦断図・横断図(7)	
縮尺	縦:1:100 横:1:500	
図面番号	20 葉ノ内第 8 号	
京丹後市	上下水道部	経営企画整備課



平面図 1:500

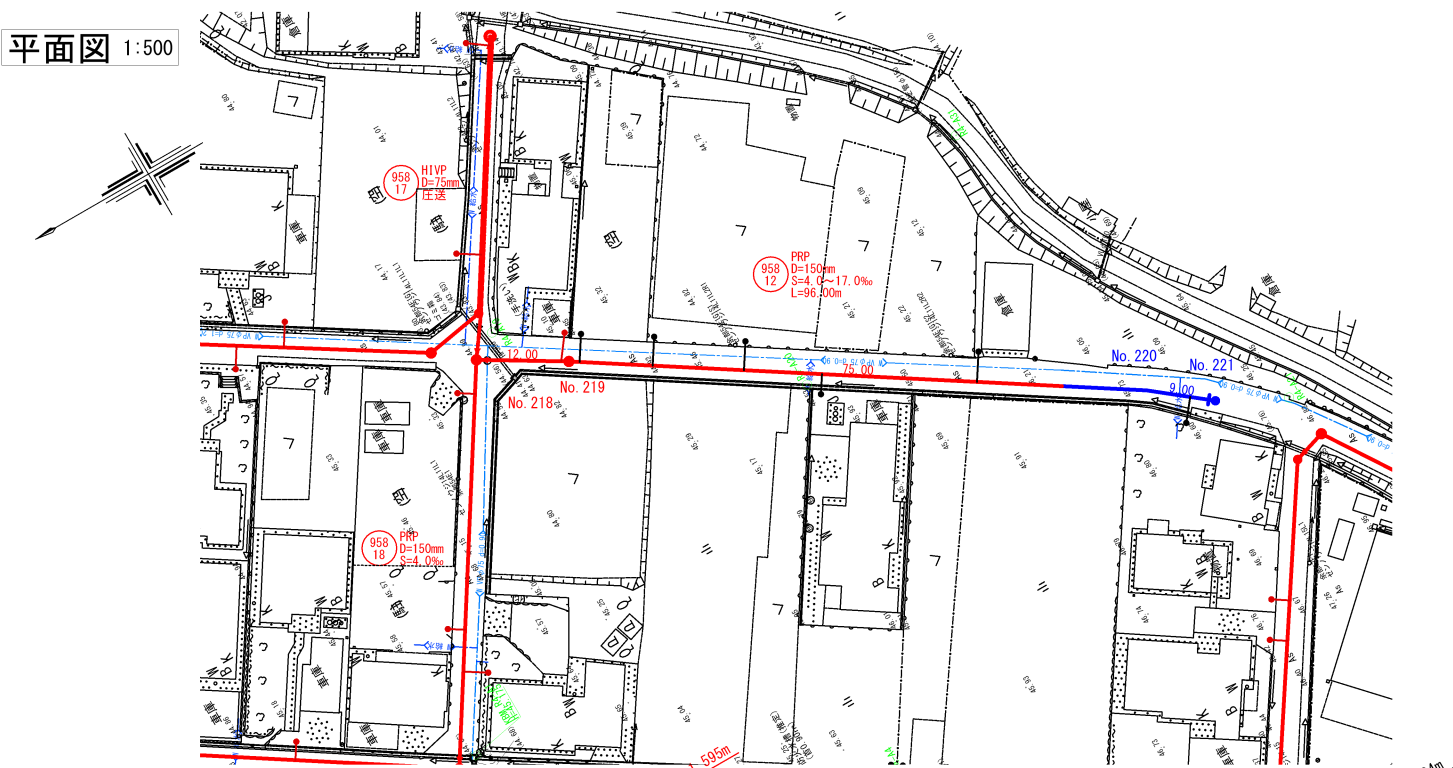


断面図 1:100

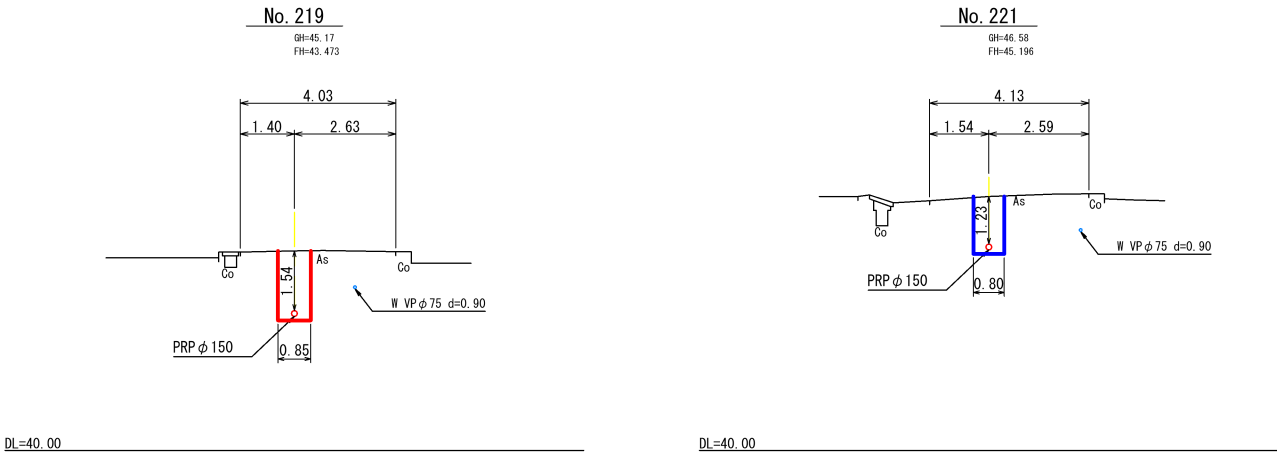

縦断面図

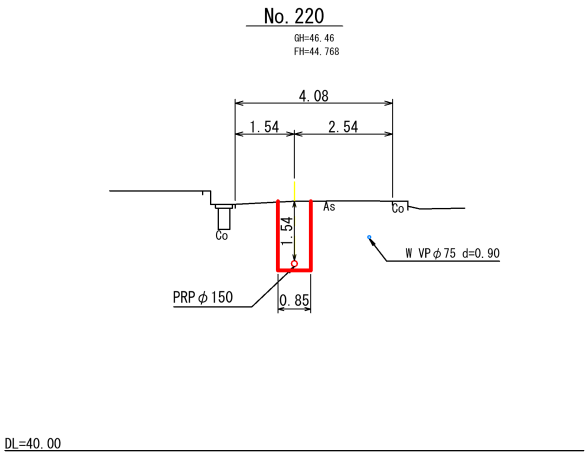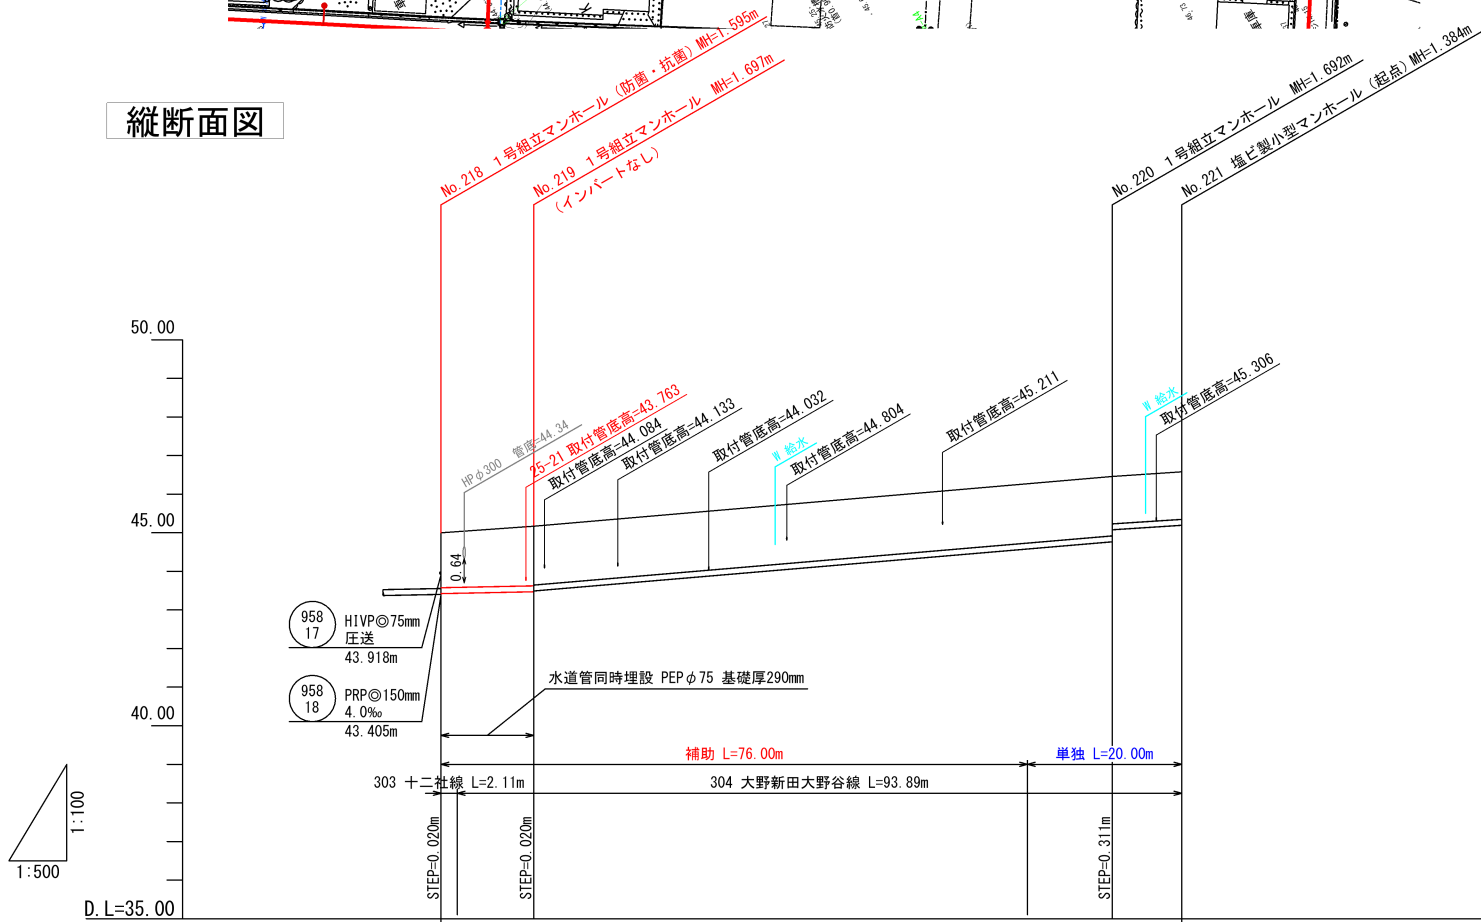


位置図 1:5,000

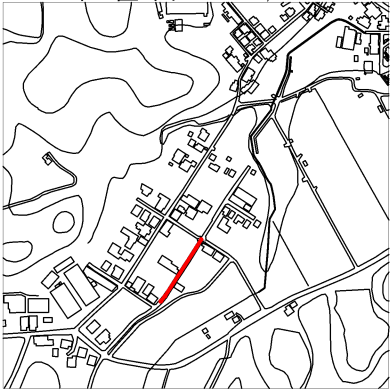


管 符 号				958 12	
勾 配		4.0‰		17.0‰	13.0‰
管 種				PRP	
口 径				φ150	
路 線 延 長				96.00m	
土 被 り		1.42	1.54 1.52	1.54 1.23	1.23
管 底 高		43.425	43.473 43.493	44.768 45.079	45.196
地 盤 高		45.00	45.17	46.46	46.58
人孔間距離		12.00m		75.00m	9.00m

工事番号	7京丹下公工第2-10号
事業名	公共下水道(大宮処理区)
工事名	口大野地区管渠布設工事その25
施工箇所	京丹後市 大宮町口大野 地内
図面種類	平面図・縦断面図・横断面図(8)
縮 尺	縦1:100 横1:500
図面番号	20 葉ノ内第 9 号
京丹後市 上下水道部 経営企画整備課	


平面図 1:500

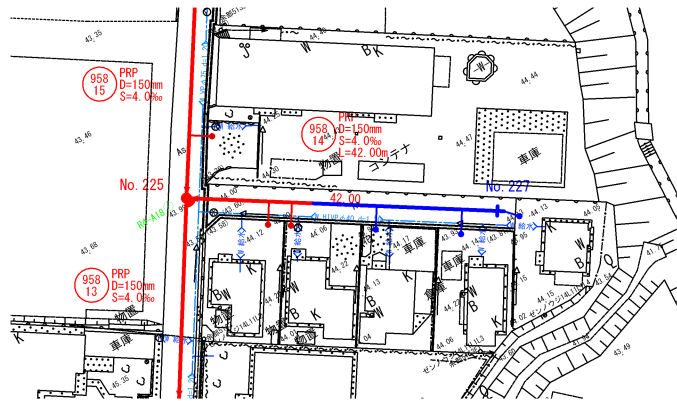

断面図 1:100

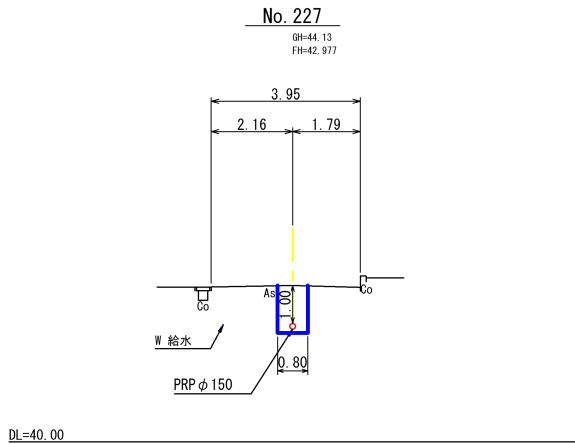


縦断面図

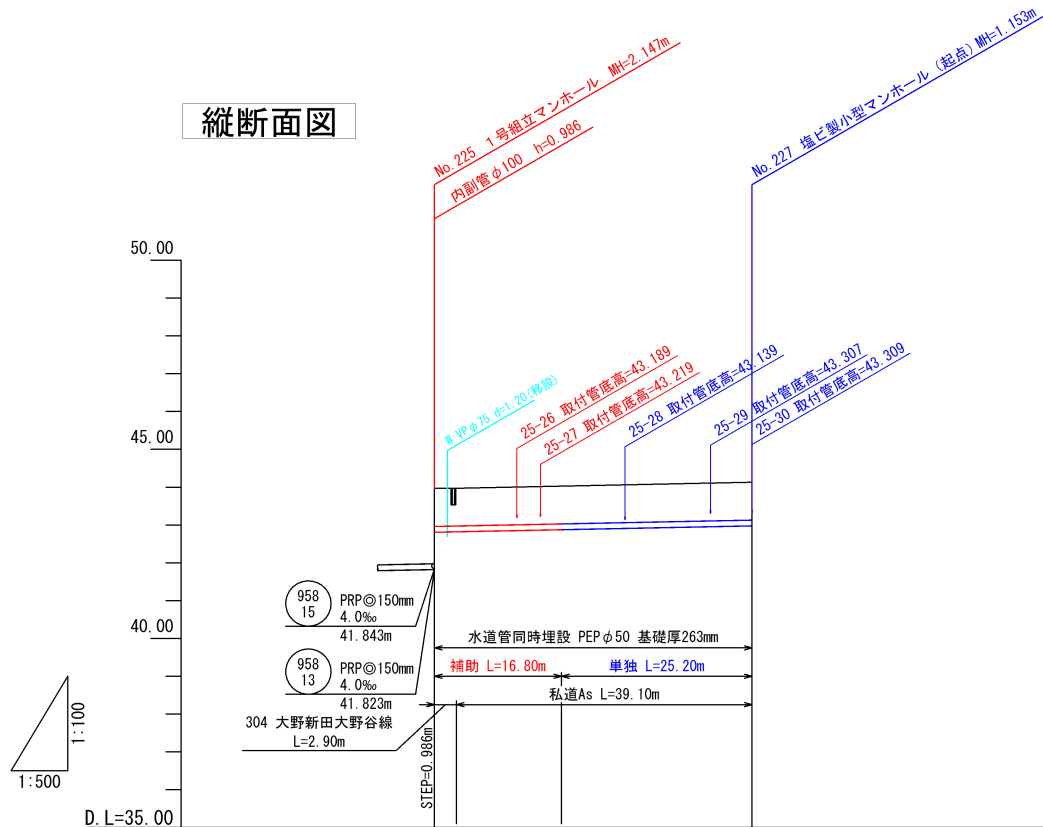


管 符 号		958 14	
勾 配		4.0‰	
管 種		PRP	
口 径		φ150	
路 線 延 長		42.00m	
土 被 り	1.01	1.00	
管 底 高	42.809	42.977	
地 盤 高	43.97	44.13	
人孔間距離		42.00m	

位置図 1:5,000

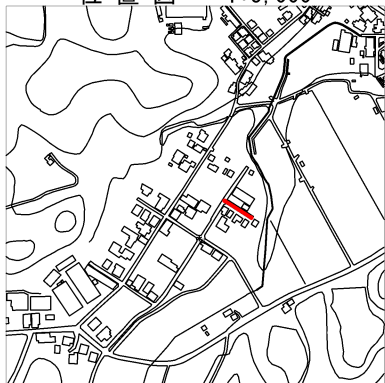


工事番号	7京丹下公工第2-10号
事業名	公共下水道(大宮処理区)
工事名	口大野地区管渠布設工事その25
施工箇所	京丹後市 大宮町口大野 地内
図面種類	平面図・縦断面図・横断面図(9)
縮 尺	縦1:100 横1:500
図面番号	20 葉ノ内第 10 号
京丹後市 上下水道部 経営企画整備課	

平面図 1:500

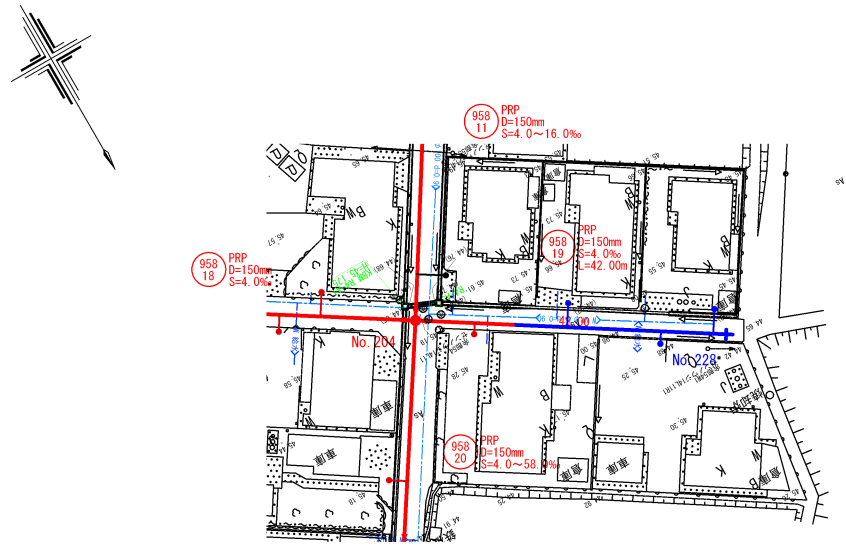


断面図 1:100

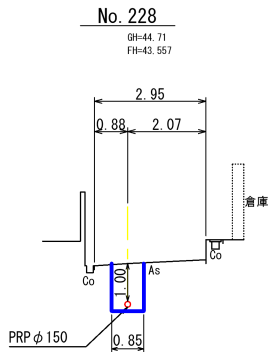


DL=40.00

縦断面図

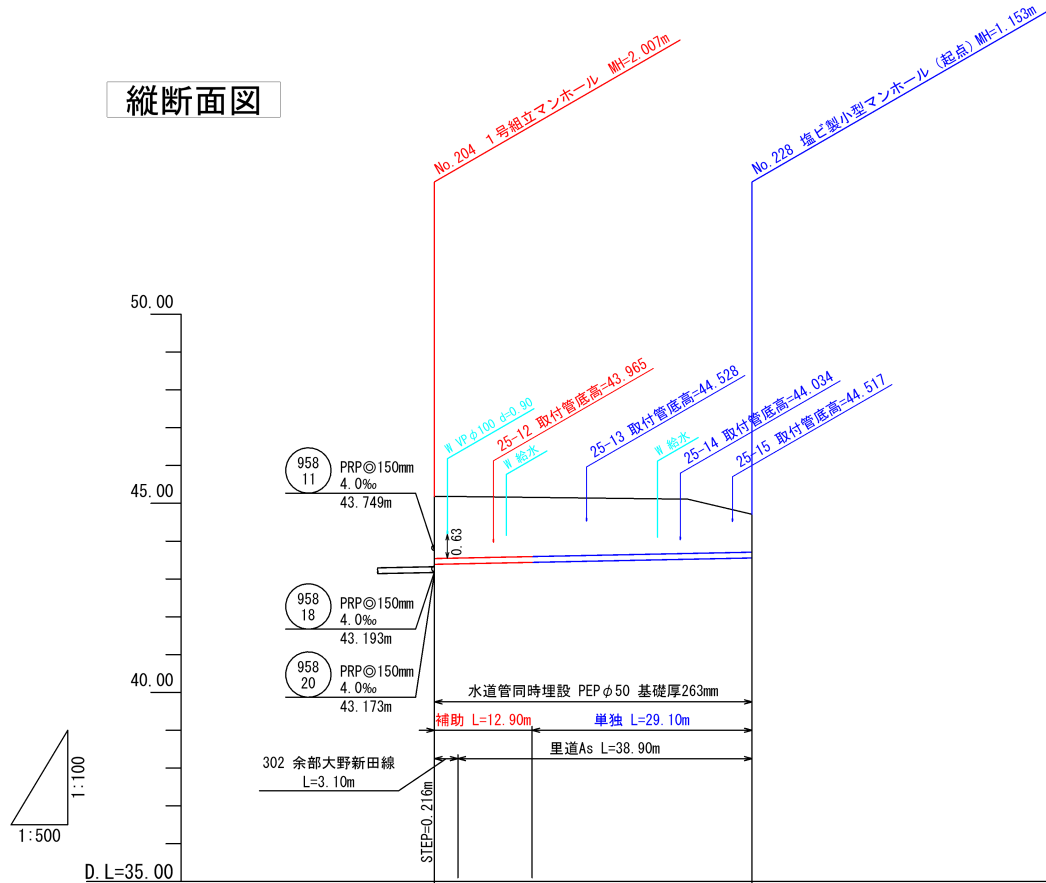

管 符 号	(958 19)	
勾 配	4.0‰	
管 種	PRP	
口 径	φ150	
路 線 延 長	42.00m	
土 被 り	1.64	1.00
管 底 高	43.389	43.557
地 盤 高	45.18	44.71
人孔間距離	42.00m	


位置図 1:5,000

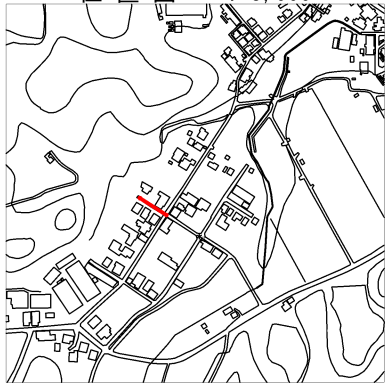

工事番号	7京丹下公工第2-10号
事業名	公共下水道(大宮処理区)
工事名	口大野地区管渠布設工事その25
施工箇所	京丹後市 大宮町口大野 地内
図面種類	平面図・縦断面図・横断面図(10)
縮 尺	縦1:100 横1:500
図面番号	20 葉ノ内第 11 号
京丹後市 上下水道部 経営企画整備課	


圧送管詳細図(1) S=Non

958
21 圧送管詳細図

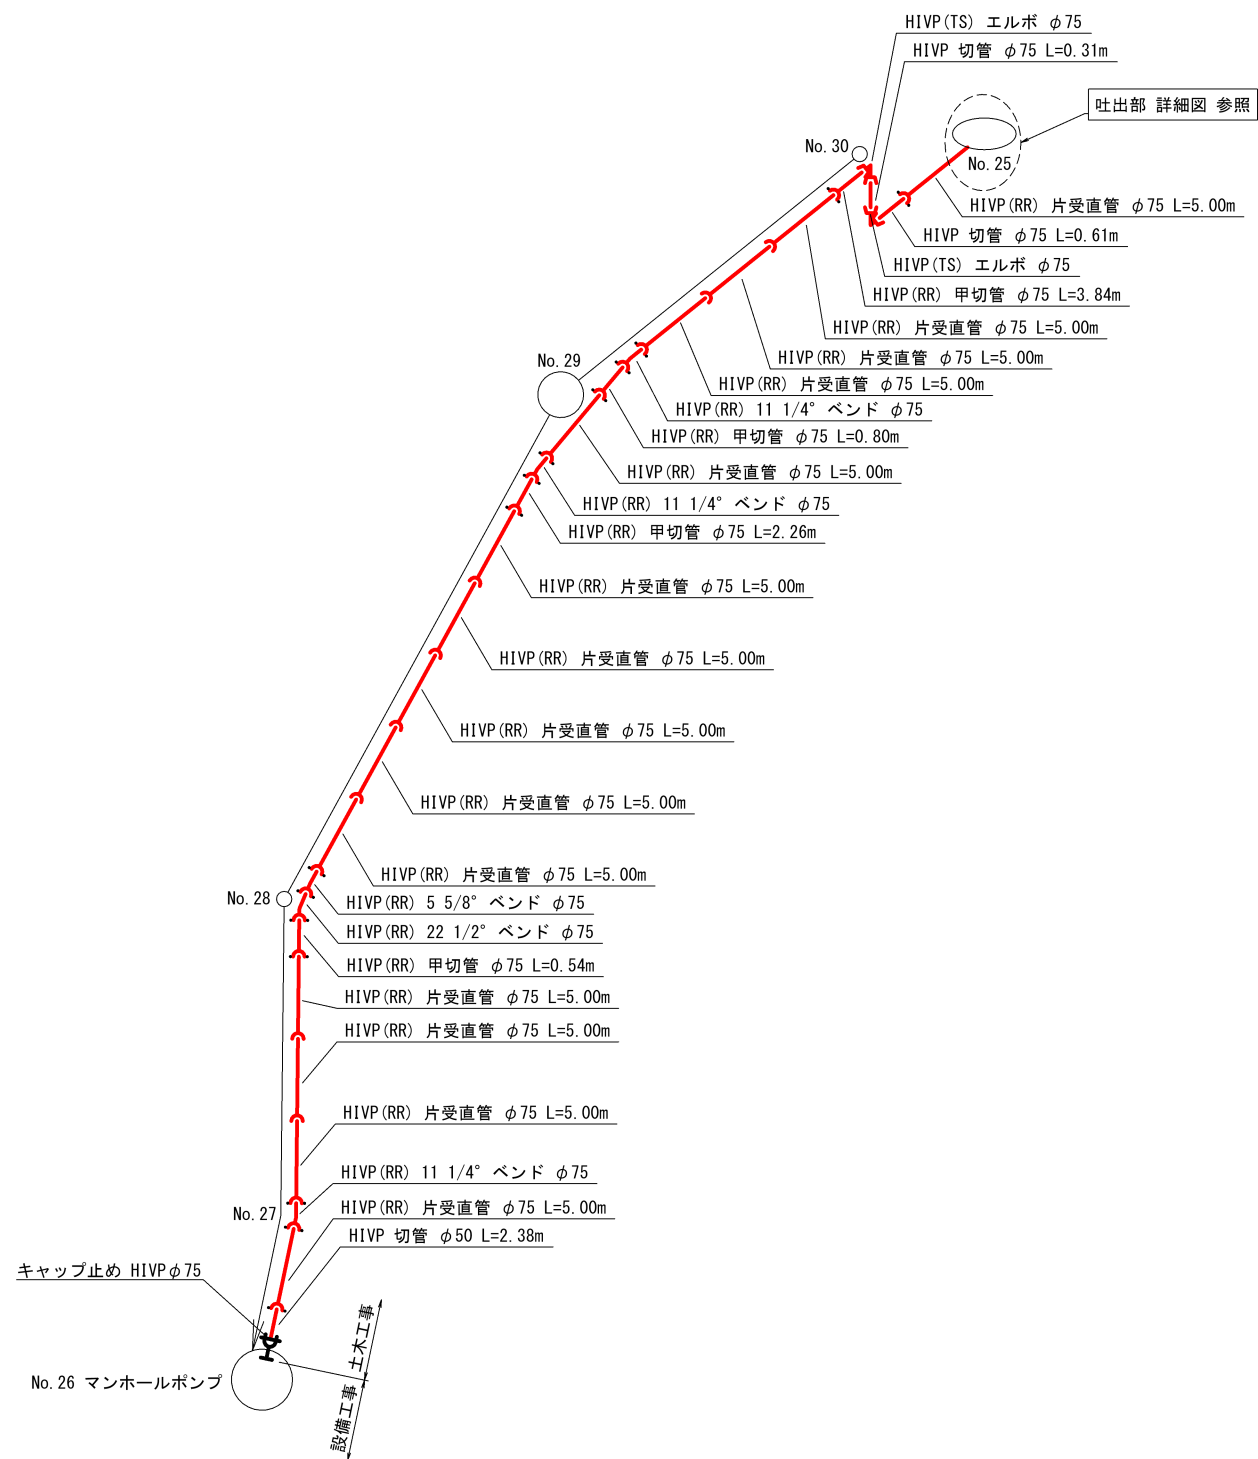


吐出部 詳細図 S=1:30

平面図

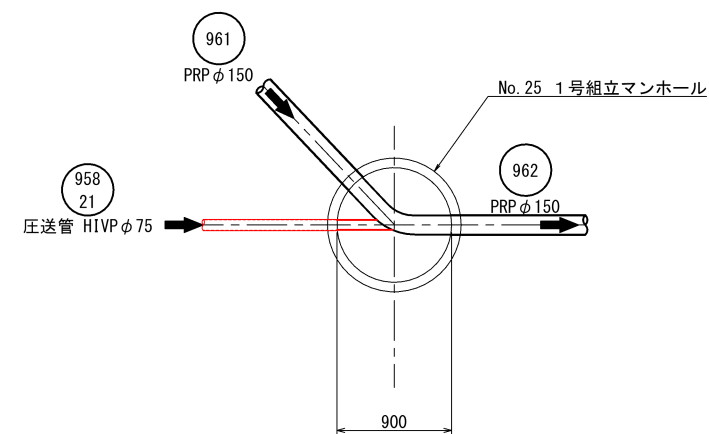

断面図

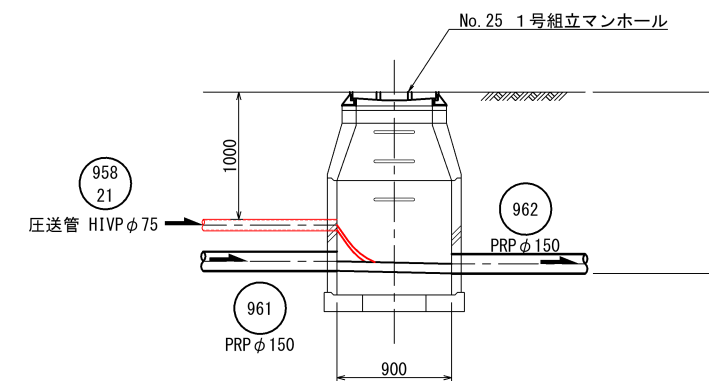


凡 例

記 号	種 別
	離脱防止金具


工事番号	7京丹下公工第2-10号
事 業 名	公共下水道 (大宮処理区)
工 事 名	口大野地区管渠布設工事その25
施工箇所	京丹後市 大宮町口大野 地内
図面種類	圧送管詳細図(1)
縮 尺	図示
図面番号	20 葉ノ内第 12 号
京丹後市 上下水道部 経営企画整備課	

圧送管詳細図(2) S=Non


958
17 圧送管詳細図

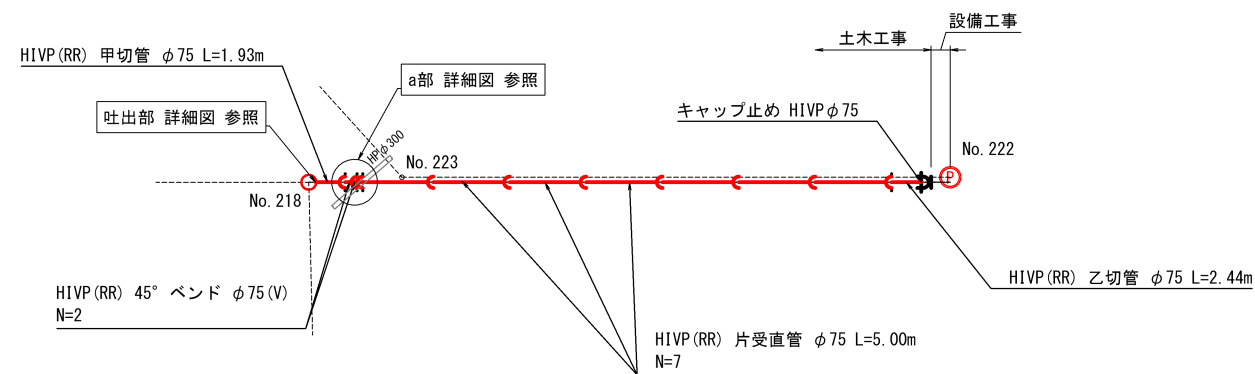

吐出部 詳細図 S=1:30

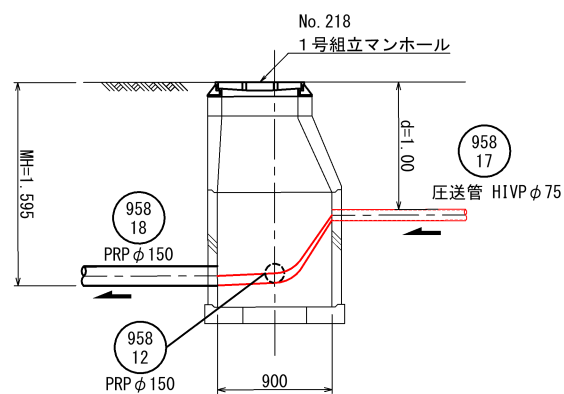

a部 詳細図 S=1:30

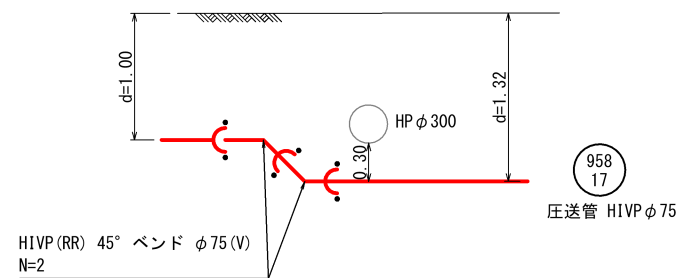


凡 例

記 号	種 別
	離脱防止金具


工事番号	7京丹下公工第2-10号
事業名	公共下水道(大宮処理区)
工事名	口大野地区管渠布設工事その25
施工箇所	京丹後市 大宮町口大野 地内
図面種類	圧送管詳細図(2)
縮 尺	図示
図面番号	20 葉ノ内第 13 号
京丹後市	上下水道部 経営企画整備課

No. 26 マンホールポンプ井構造図 S=1:20
(防菌, 抗菌タイプ)


平面図

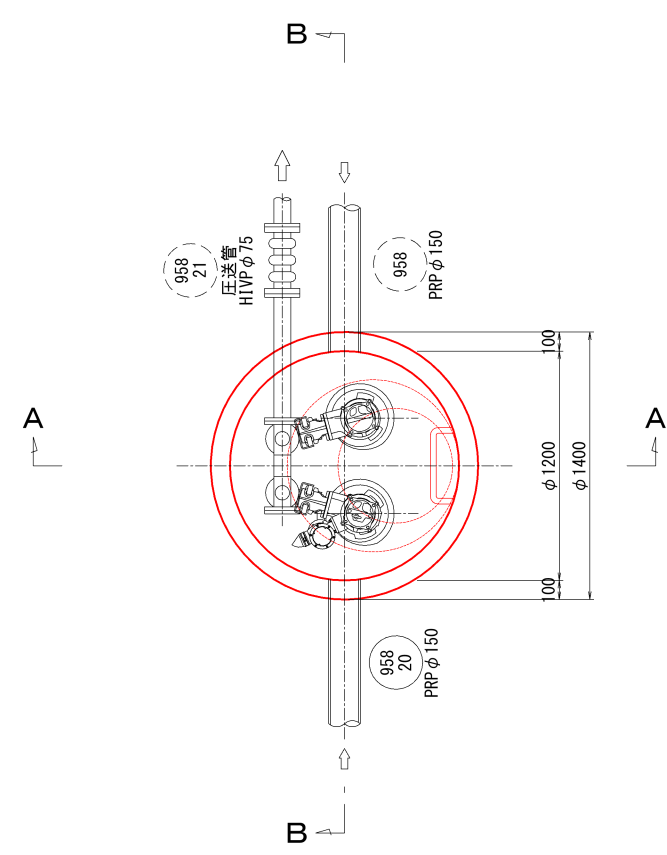

A-A断面図

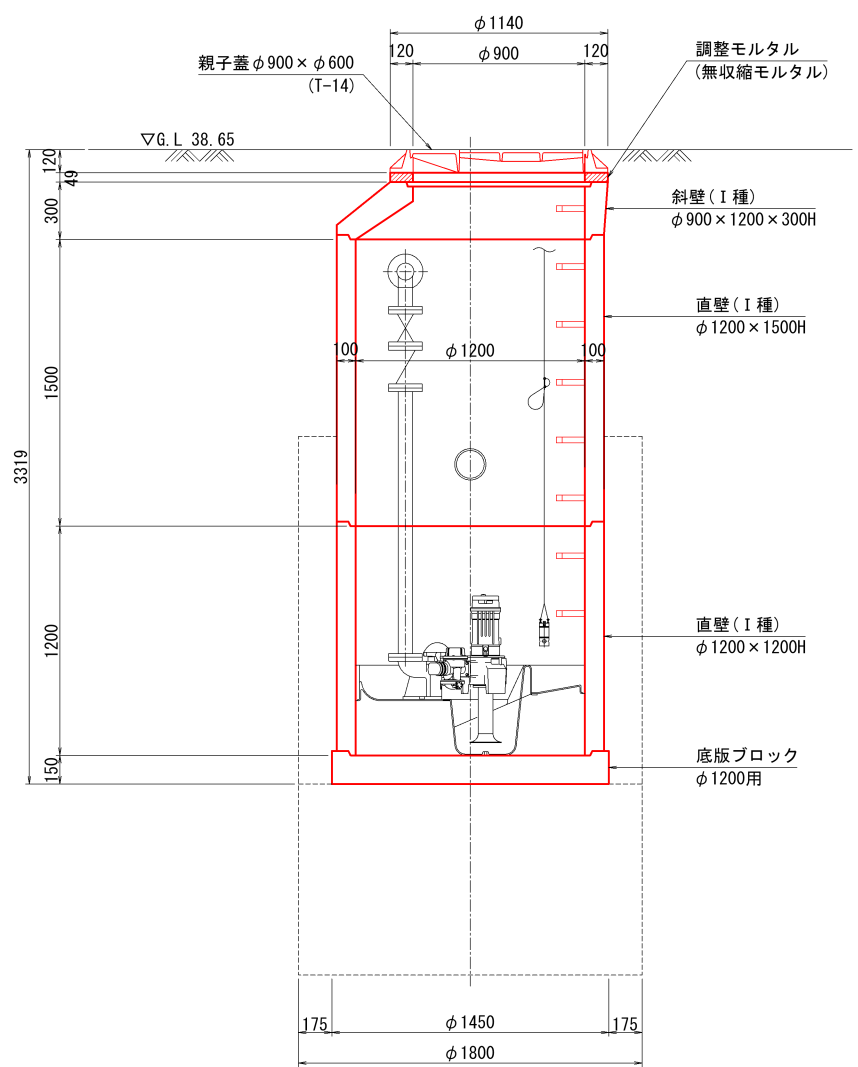


B-B断面図

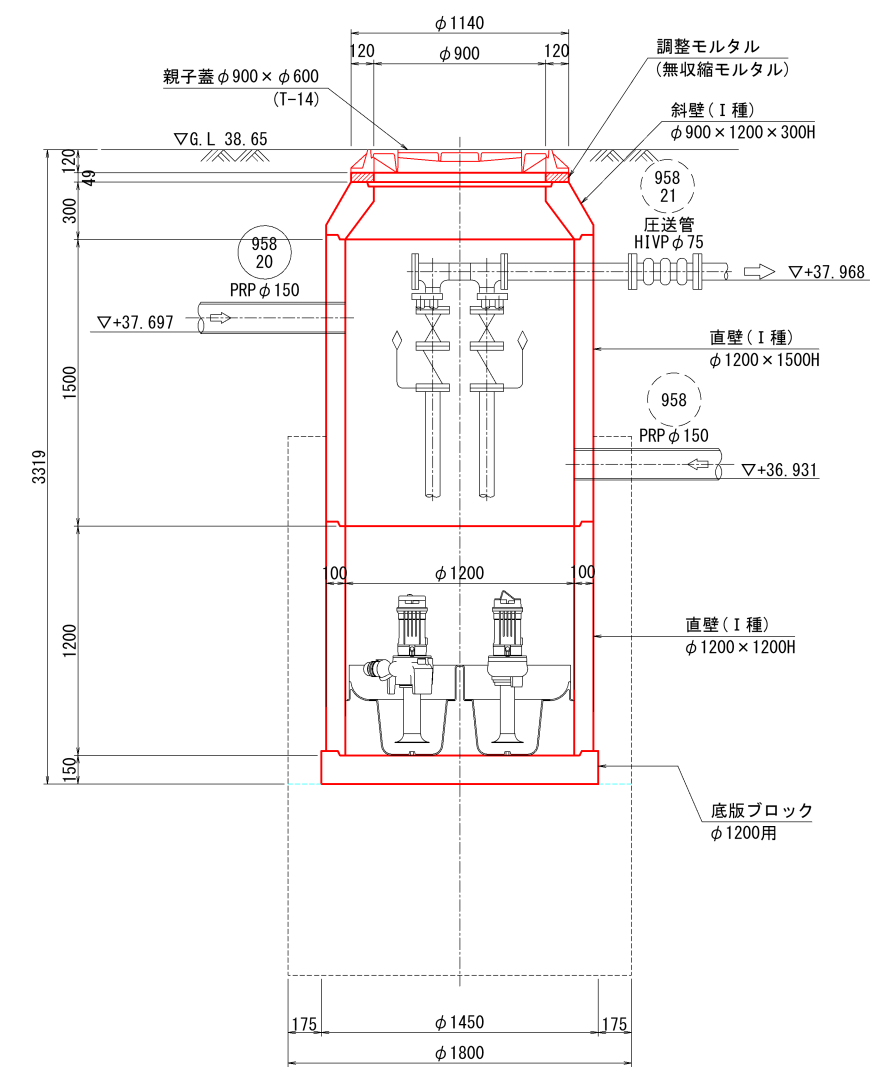


工事番号	7京丹下公工第2-10号
事業名	公共下水道(大宮処理区)
工事名	口大野地区管渠布設工事その25
施工箇所	京丹後市 大宮町口大野 地内
図面種類	No.26 マンホールポンプ井構造図
縮尺	1:20
図面番号	20 葉ノ内第 14 号
京丹後市	上下水道部 経営企画整備課

No. 222 マンホールポンプ井構造図 S=1:20
(防菌, 抗菌タイプ)


平面図

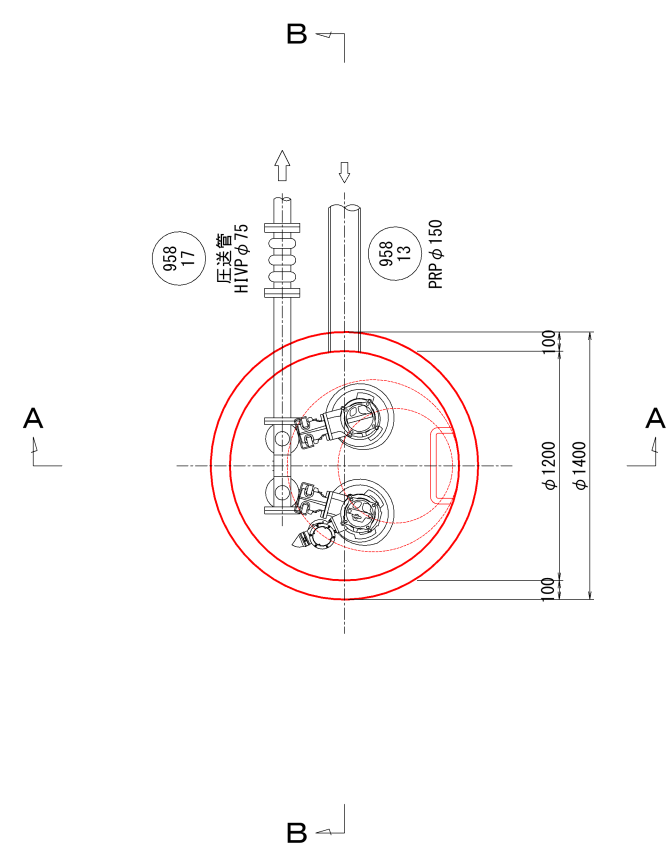

A-A断面図

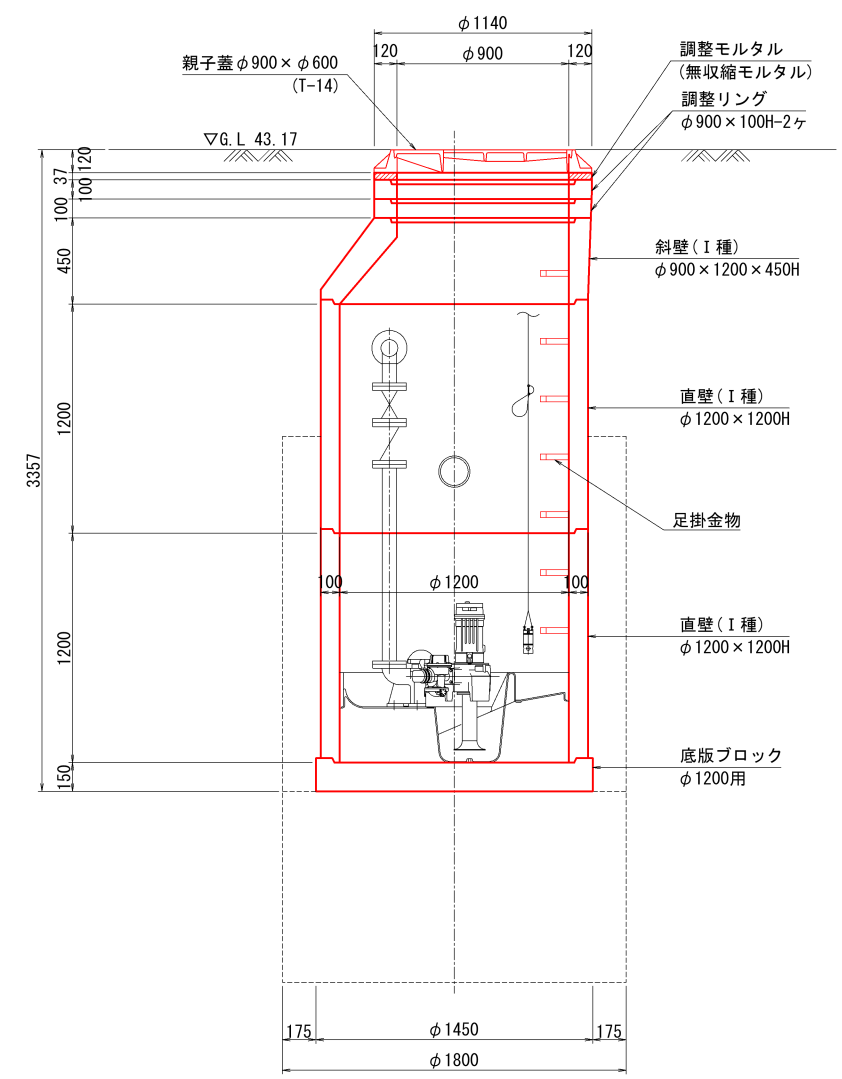


B-B断面図

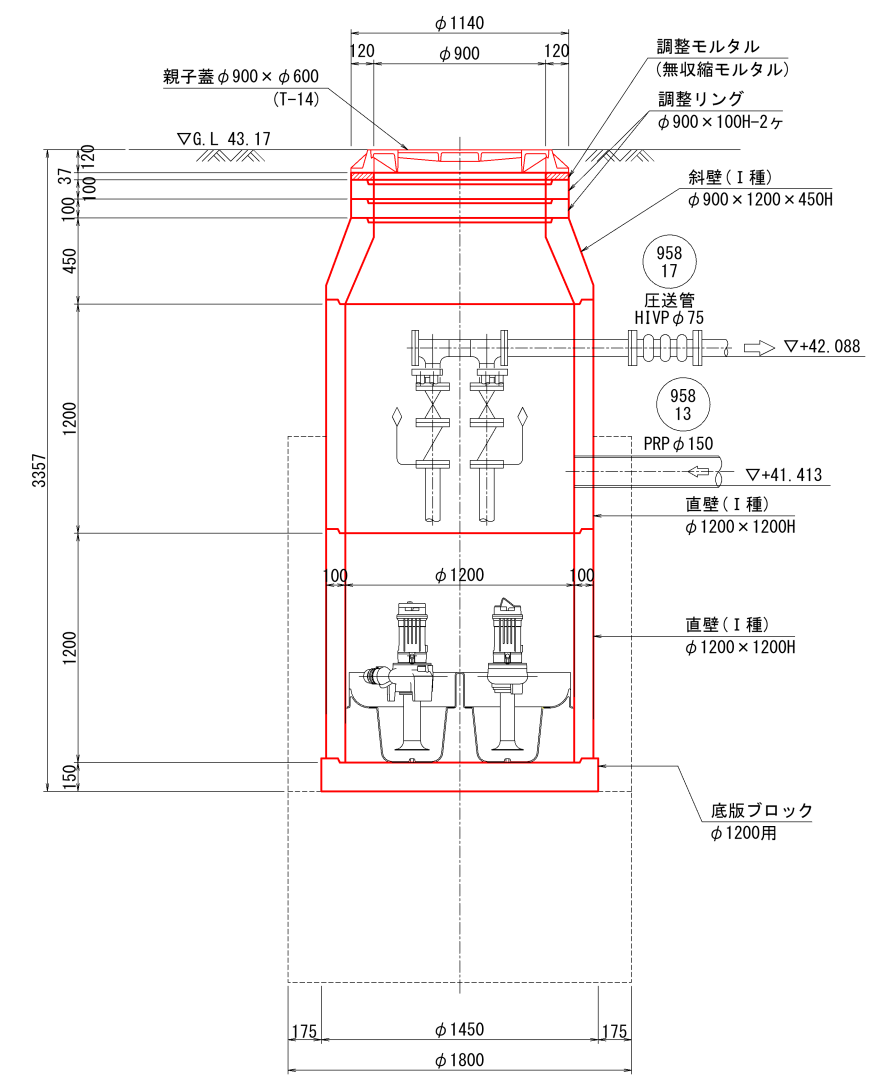

工事番号	7京丹下公工第2-10号
事業名	公共下水道(大宮処理区)
工事名	口大野地区管渠布設工事その25
施工箇所	京丹後市 大宮町口大野 地内
図面種類	No.222 マンホールポンプ井構造図
縮尺	1:20
図面番号	20 葉ノ内第 15 号
京丹後市	上下水道部 経営企画整備課


No. 26 立坑仮設図 S=1:50
(揺動圧入式-鋼製ケーシング式立坑φ1800)

平面图


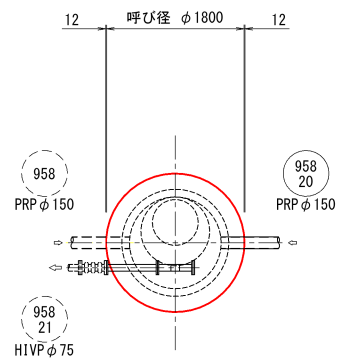


路面覆工図


(φ1800ケーシング用覆工板)

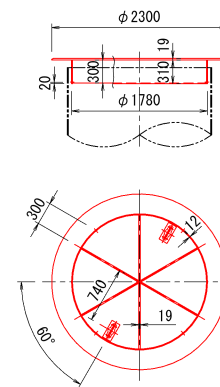

压入掘削完了図

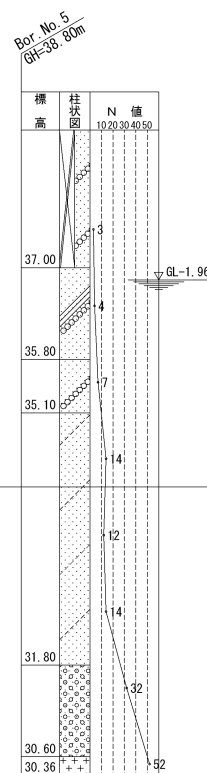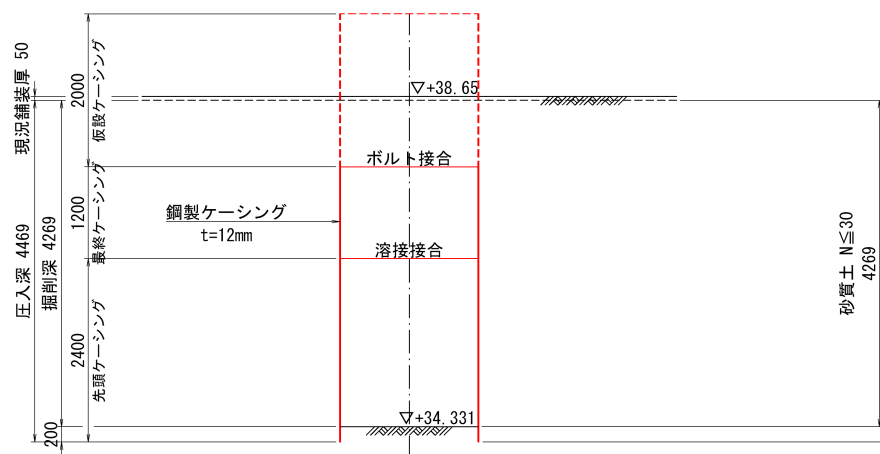


立坑構築完了図

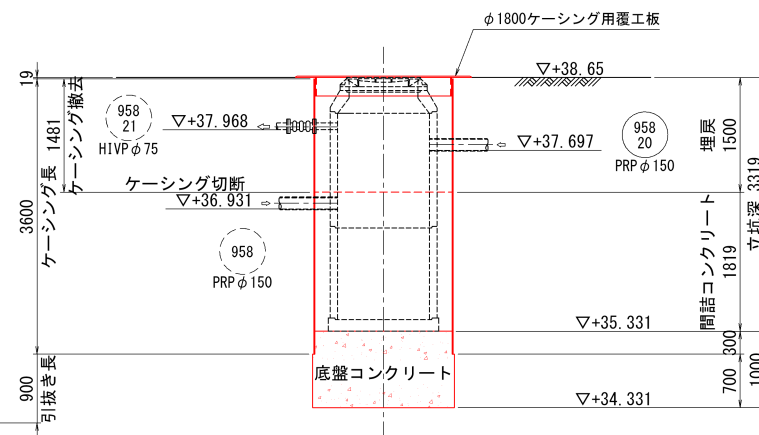

工事番号	7京丹下公工第2-10号
事業名	公共下水道(大宮処理区)
工事名	口大野地区管渠布設工事その25
施工箇所	京丹後市 大宮町口大野 地内
図面種類	No. 26 立坑仮設図
縮 尺	1:50
図面番号	20 葉ノ内第 16 号
京丹後市	上下水道部 経営企画整備課


No. 222 立坑仮設図 S=1:50

平面图

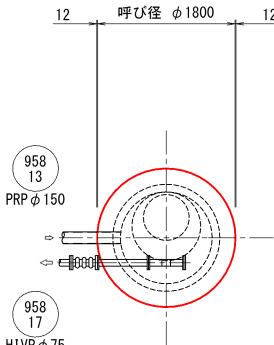


路面覆工图



(φ1800ケーシング用覆工板)

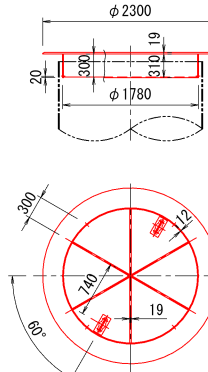

压入掘削完了区

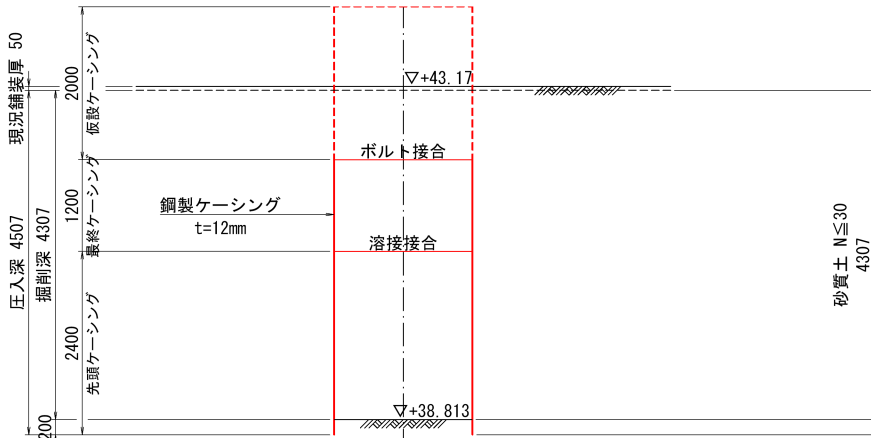



立坑構築完了図

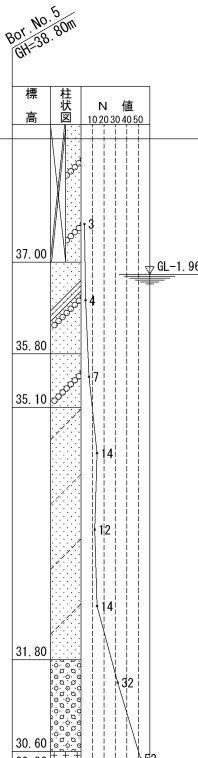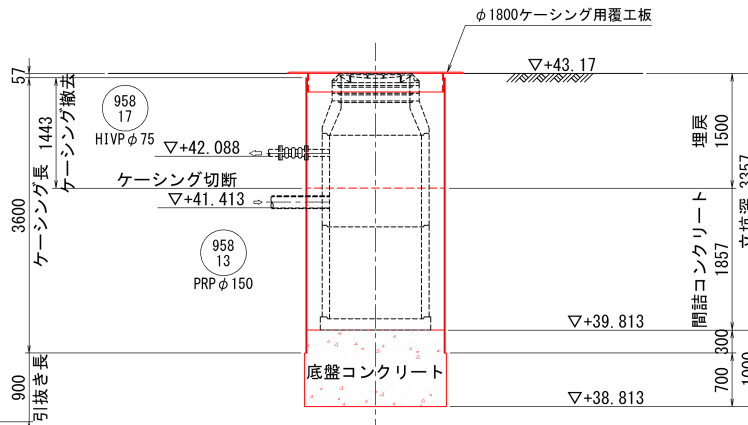


工事番号	7京丹下公工第2-10号
事業名	公共下水道(大宮処理区)
工事名	口大野地区管渠布設工事その
施工箇所	京丹後市 大宮町口大野 地
図面種類	No. 222 立坑仮設図
縮 尺	1:50
図面番号	20 葉ノ内第 17 号
京丹後市	上下水道部 経営企画整備

各種標準図


本管布設標準図 S=1:100

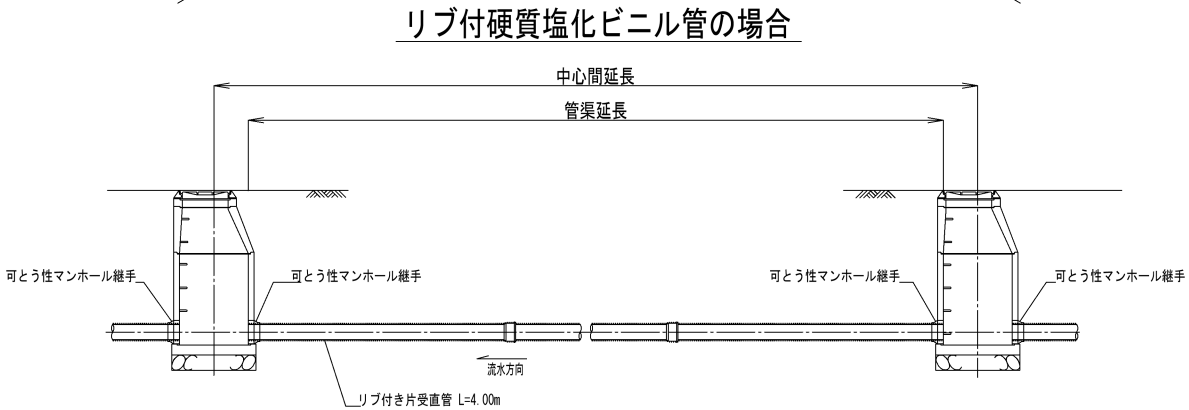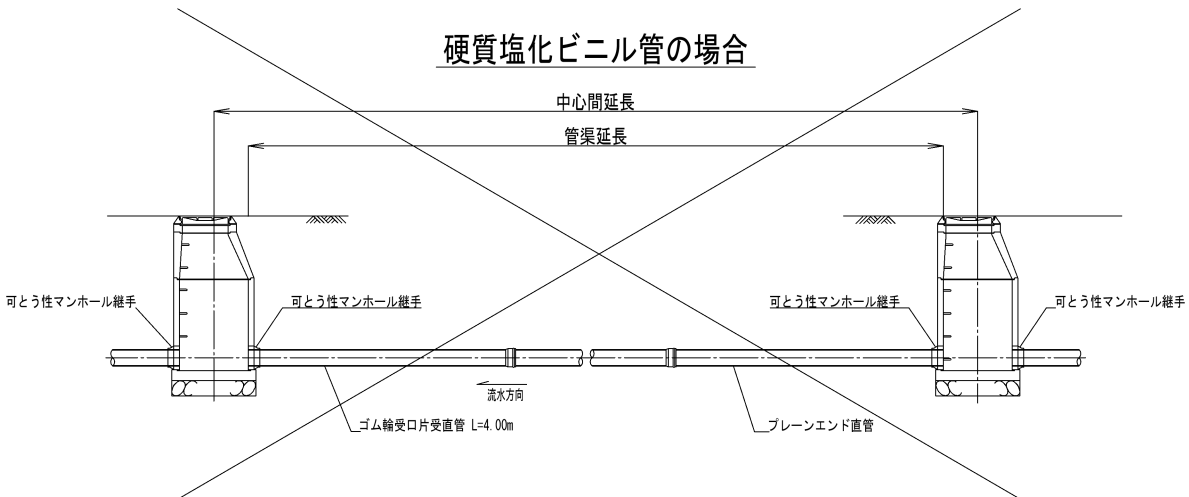

取付管布設標準図 S=1:60

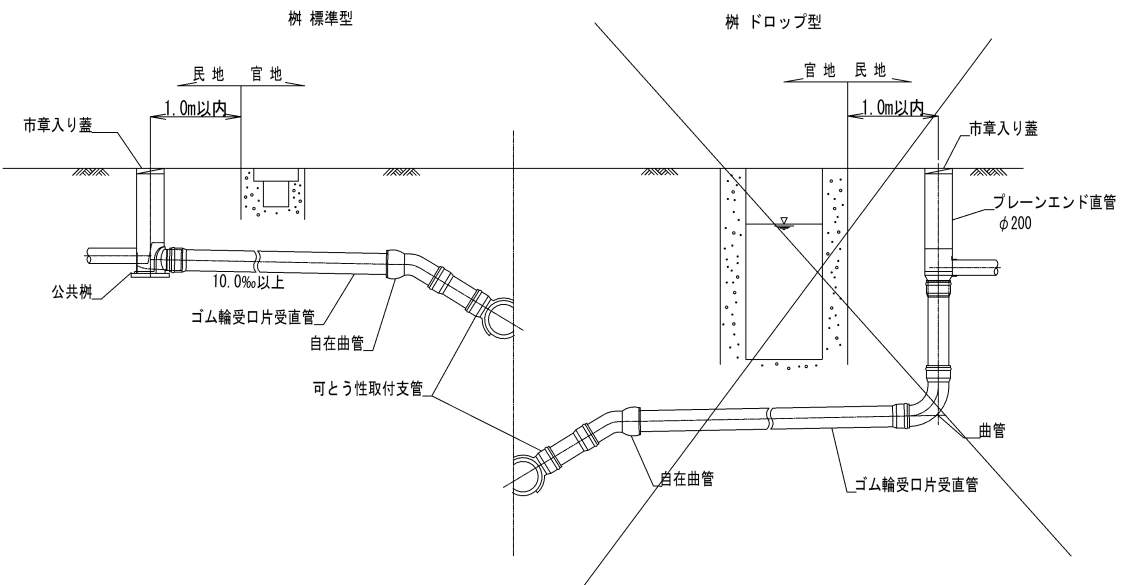


土工定規図 S=1:30

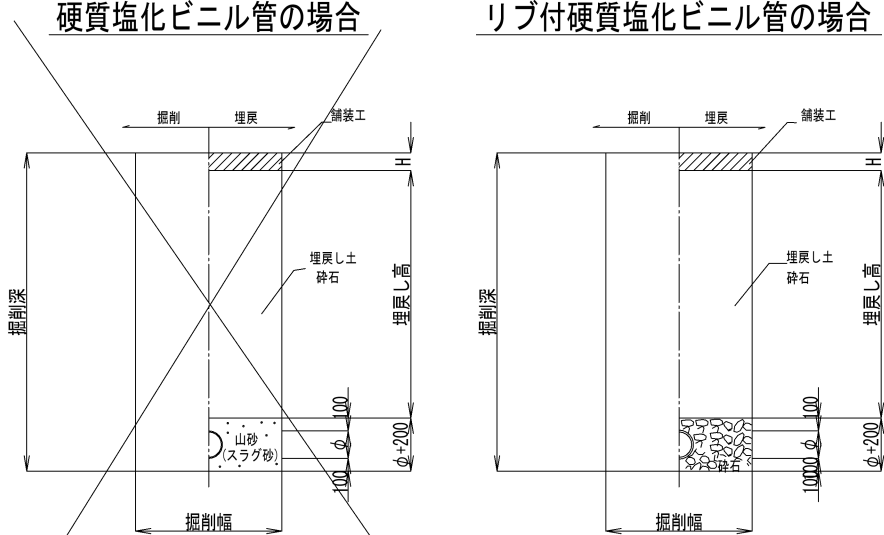

建込み簡易土留 使用区分

	掘 削 深 (m)	矢板長 H (m)	掘 削 幅 B (mm)	
			PRP φ 1 5 0	PRP φ 2 0 0
素掘	H ≤ 1.50	-	800	850
建込み簡易土留	1.50 < H ≤ 2.00	2.00	900	950
	2.00 < H ≤ 2.50	2.50	900	950
	2.50 < H ≤ 3.00	3.00	900	950
	3.00 < H ≤ 3.50	3.50	1000	1050
	3.50 < H ≤ 4.00	4.00	1000	1050


アルミ矢板土留工標準図 S=1:80

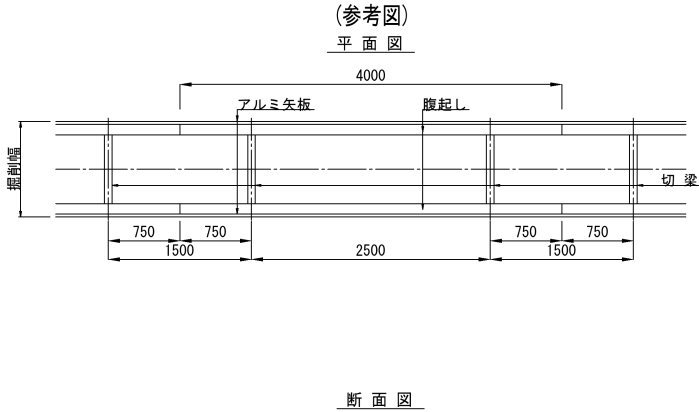


アルミ矢板土留 使用区分

	掘削深 (m)	矢板長 (m)	支保工 段 数	掘 削 幅 B (mm)		
				PRP φ 150	VU φ 200	VU φ 100
素掘	H ≤ 1.50	-	-	800	850	750
アルミ矢板	1.50 < H ≤ 1.80	2.00	1	850	900	800
	1.80 < H ≤ 2.00	2.50	1	850	900	800
	2.00 < H ≤ 2.30	2.50	2	850	900	800
	2.30 < H ≤ 2.80	3.00	2	850	900	800
	2.80 < H ≤ 3.30	3.50	2	850	900	800
	3.30 < H ≤ 3.80	4.00	3	850	900	800


取付管土工定規図 S=1:60

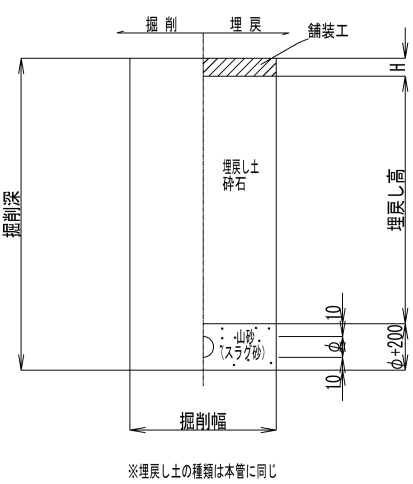

汚水樹標準図 S=1:30

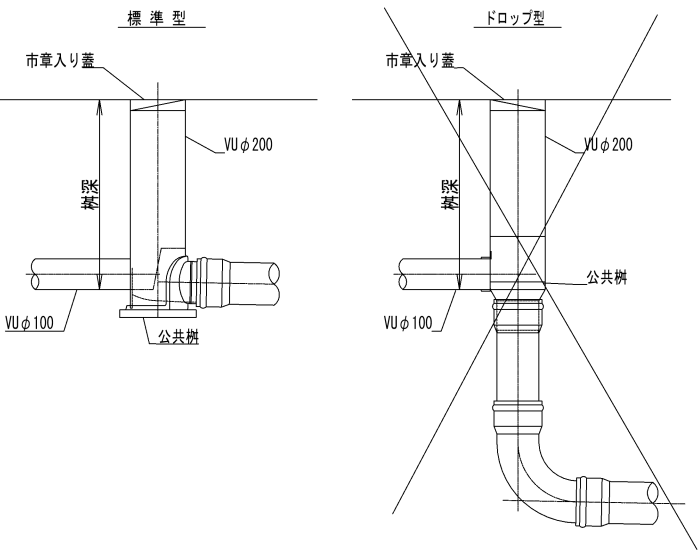

蓋取付詳細図 S=1:20

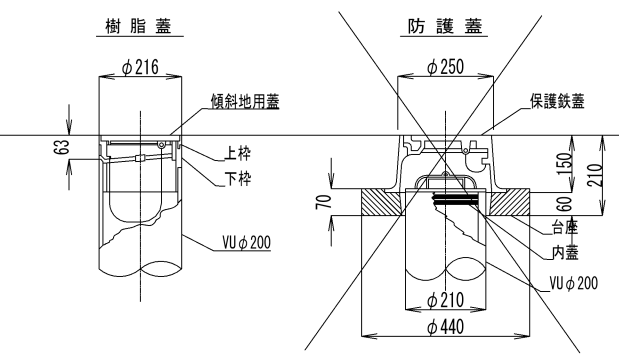


【 当 初 】

工事番号	7京丹下公工第2-10号
事業名	公共下水道事業（大宮処理区）
工事名	口大野地区管渠布設工事その25
施工箇所	京丹後市 大宮町口大野 地内
図面種類	各種標準図
縮尺	図 示
図面番号	20 葉ノ内第 18 号

京丹後市 上下水道部 経営企画整備課


マンホール標準図(1) S=図示

1号組立マンホール S=1:30

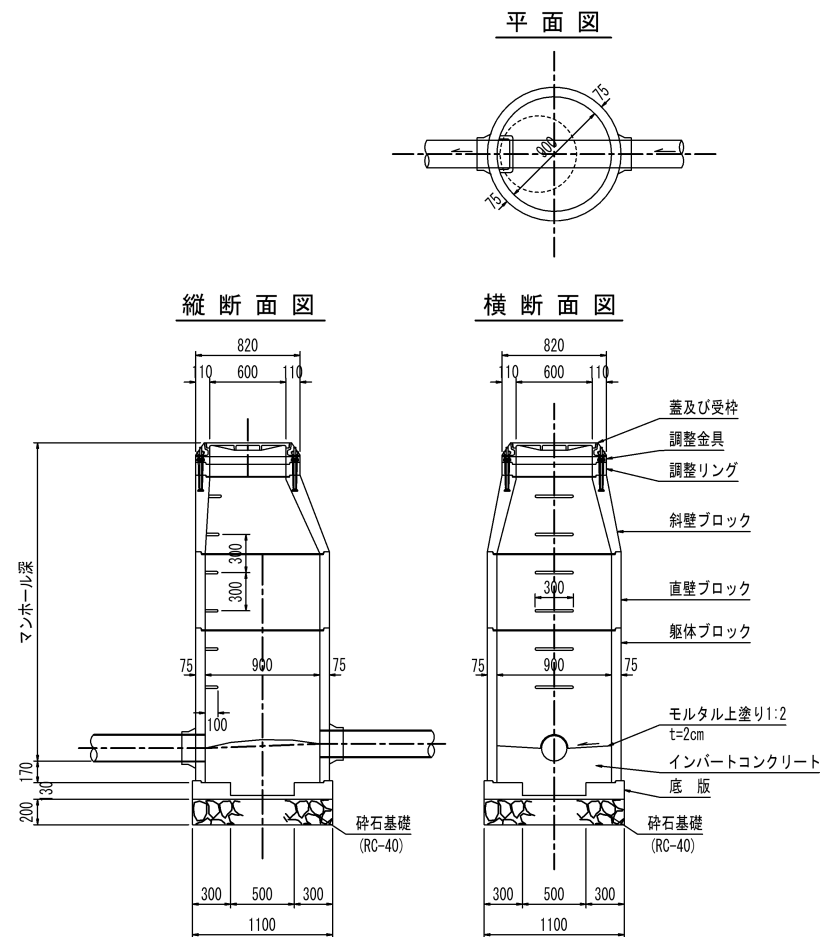

※鉄蓋は京丹後市指定のものとする


副管標準図 S=1:30

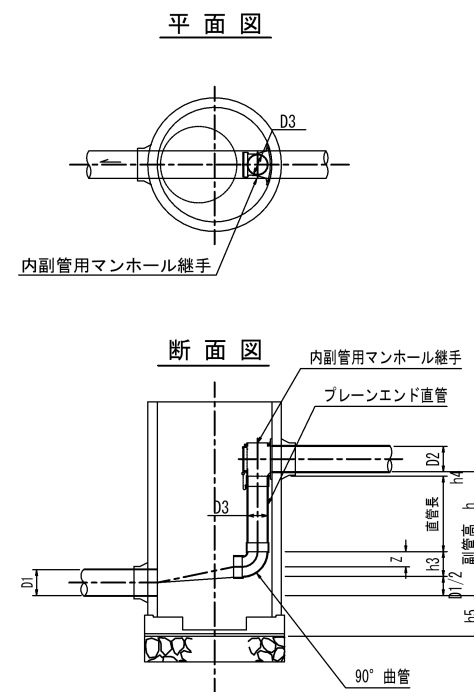

副管寸法 (硬質塩化ビニール管)

D2	D3	h3	h4
150	100	178	90
200	150	245	61

舗装工標準図 S=1:20

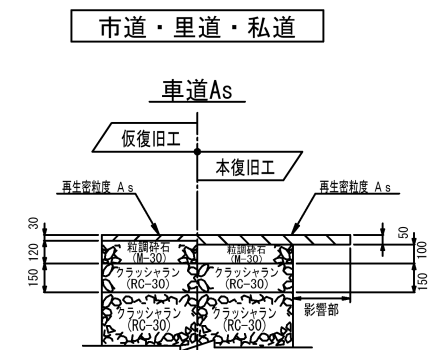


【当初】

工事番号	7京丹下公工第2-10号
事業名	公共下水道(大宮処理区)
工事名	口大野地区管渠布設工事その25
施工箇所	京丹後市 大宮町口大野 地内
図面種類	マンホール標準図(1)
縮尺	図示
図面番号	20 葉ノ内第 19 号
京丹後市 上下水道部 経営企画整備課	

$S = 1 : 1 \ 0$

落差

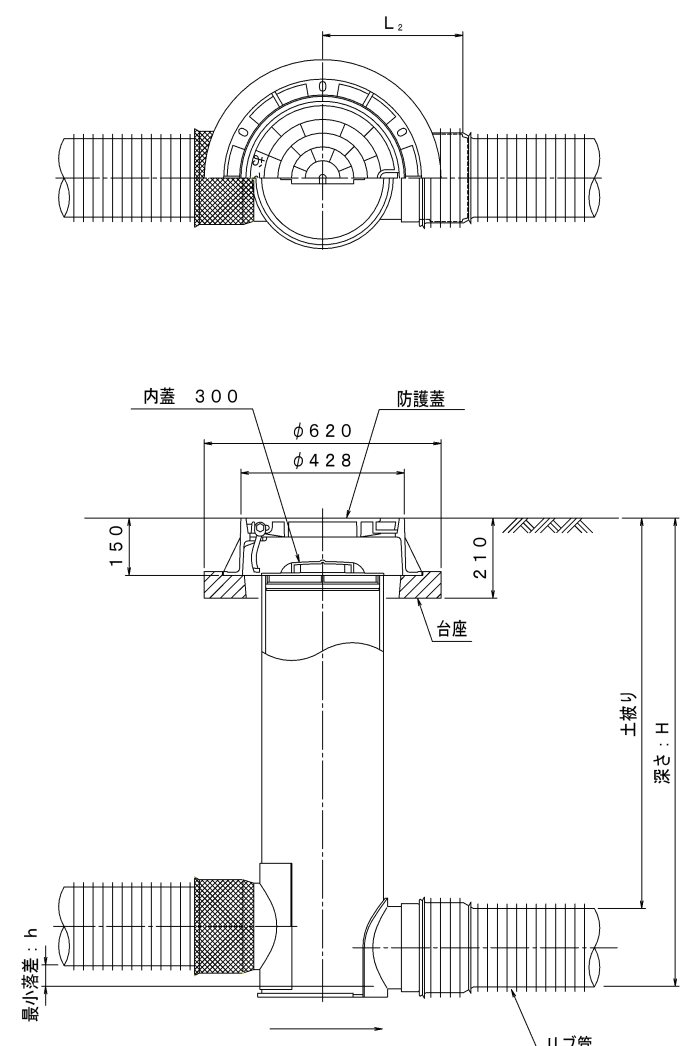

落差

管 路 径	イ ン パ ー ト		最小落差 h min
	路 号	L 2	
φ 150	150-300×0.8	362	65
	150-300×1.0		
	150-300×1.2		
	150-300×1.4		
	150-300×1.6		
	150-300×1.8		
φ 200	150-300×2.0	367	55
	200-300×0.8		
	200-300×1.0		
	200-300×1.2		
	200-300×1.4		
	200-300×1.6		
	200-300×1.8		
	200-300×2.0		

工事番号	7京丹下公工第2-10号
事業名	公共下水道(大宮処理区)
工事名	口大野地区管渠布設工事その25
施工箇所	京丹後市 大宮町口大野 地内
図面種類	マンホール標準図(2)
縮尺	図示
図面番号	20 葉ノ内第 20 号
京丹後市 上下水道部 経営企画整備課	