



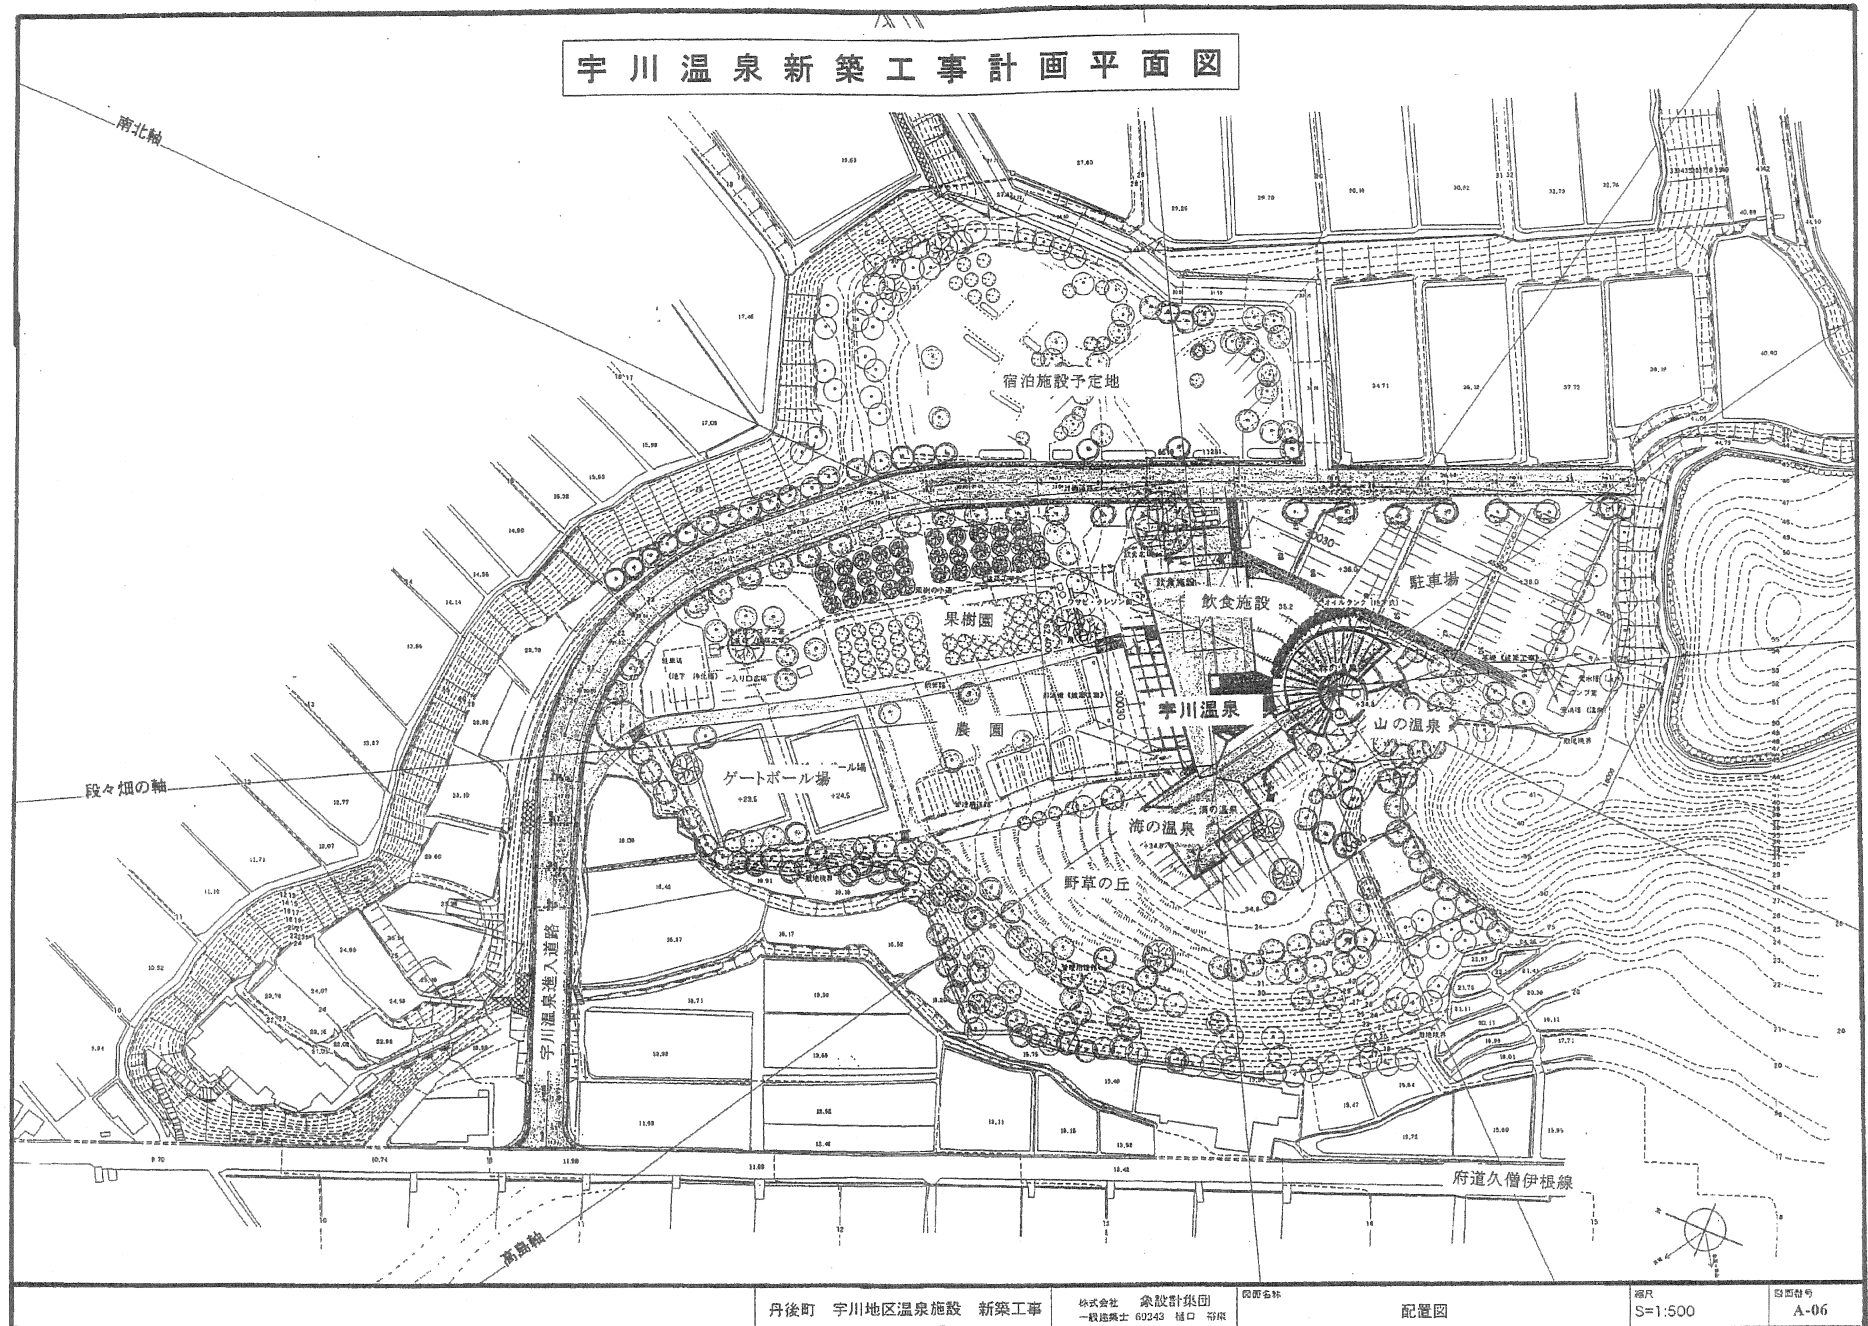

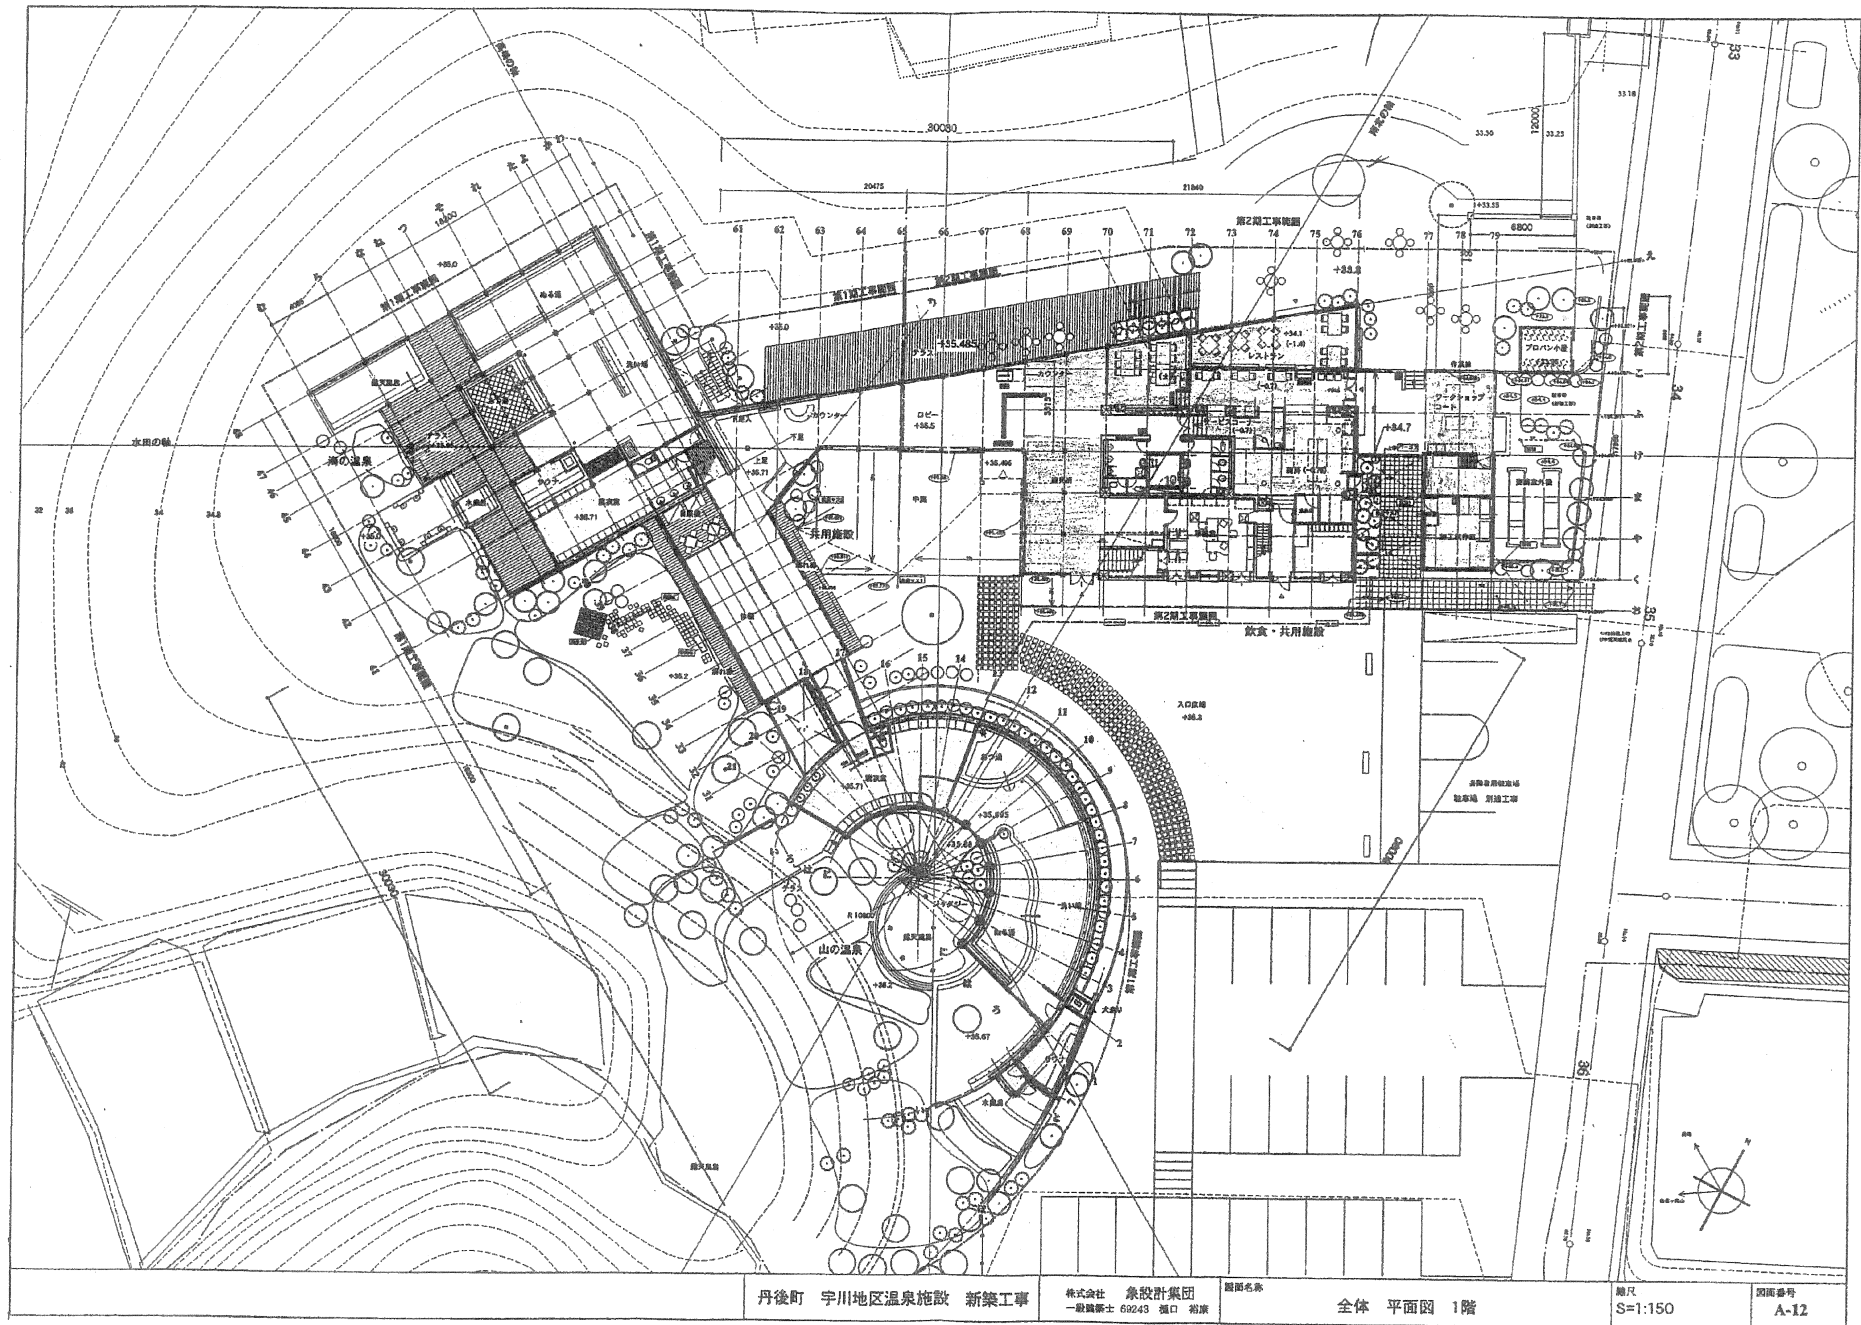

丹後町 宇川地区温泉施設 新築工事

株式会社 象設計集団
一般職第1 69243 樋口 裕康

図面名称

全体 平面図 1階

縮尺
S=1:150

図面番号
A-12



宇川温泉よし野の里 ポンプ施設

